

| 分電盤名称、記号、電気方式、幹線記号、主幹開閉器、WH等        |  | 回路番号 | 分岐開閉器<br>1 P 2 P E L B | リモコン又はM <sub>a</sub> | 負荷名称<br>用 途 | 容量 VA      | 備 考 |
|-------------------------------------|--|------|------------------------|----------------------|-------------|------------|-----|
| BL-2<br>AC<br>1φ3W<br>200/100V<br>※ |  |      |                        |                      |             |            |     |
| MCCB 3P<br>225/200                  |  | (1)  | ○                      |                      | コンソール       | 4床509      |     |
|                                     |  | (2)  | ○                      |                      | コンソール       | 4床508      |     |
|                                     |  | (3)  | ○                      |                      | コンソール       | 4床T6       |     |
|                                     |  | (4)  | ○                      |                      | コンソール       | 4床T5       |     |
|                                     |  | (5)  | ○                      |                      | コンソール       | 2床T4       |     |
|                                     |  | (6)  | ○                      |                      | コンソール       | 4床506      |     |
|                                     |  | (7)  | ○                      |                      | コンソール       | 1床507      |     |
|                                     |  | (8)  | ○                      |                      | コンソール       | 2床T1       |     |
|                                     |  | (9)  | ○                      |                      | コンソール       | 4床T2       |     |
|                                     |  | (10) | ○                      |                      | コンソール       | 4床T3       |     |
|                                     |  | (11) | ○                      |                      | コンソール       | 4床510      |     |
|                                     |  | (12) | ○                      |                      | コンソール       | 4床511      |     |
|                                     |  | (13) | ○                      |                      | コンソール       | 4床512      |     |
|                                     |  | (14) | ○                      |                      | コンソール       | 4床513      |     |
|                                     |  | (15) | ○                      |                      | コンソール       | 1床505      |     |
|                                     |  | (16) | ○                      |                      | コンソール       | 1床503・504  |     |
|                                     |  | (17) | ○                      |                      | コンソール       | 1床501・502  |     |
|                                     |  | (18) | ○                      |                      | TVコンセント     | 4床509      |     |
|                                     |  | (19) | ○                      |                      | TVコンセント     | 4床508      |     |
|                                     |  | (20) | ○                      |                      | TVコンセント     | 4床T6       |     |
|                                     |  | (21) | ○                      |                      | TVコンセント     | 4床T5       |     |
|                                     |  | (22) | ○                      |                      | TVコンセント     | 2床T4       |     |
|                                     |  | (23) | ○                      |                      | TVコンセント     | 4床506      |     |
|                                     |  | (24) | ○                      |                      | TVコンセント     | 1床507      |     |
|                                     |  | (25) | ○                      |                      | TVコンセント     | 2床T1       |     |
|                                     |  | (26) | ○                      |                      | TVコンセント     | 4床T2       |     |
|                                     |  | (27) | ○                      |                      | TVコンセント     | 4床T3       |     |
|                                     |  | (28) | ○                      |                      | TVコンセント     | 4床510      |     |
|                                     |  | (29) | ○                      |                      | TVコンセント     | 4床511      |     |
|                                     |  | (30) | ○                      |                      | TVコンセント     | 4床512      |     |
|                                     |  | (31) | ○                      |                      | TVコンセント     | 4床513      |     |
|                                     |  | (32) | ○                      |                      | TVコンセント     | 1床505      |     |
|                                     |  | (33) | ○                      |                      | TVコンセント     | 1床503・504  |     |
|                                     |  | (34) | ○                      |                      | TVコンセント     | 1床501・502  |     |
|                                     |  | (35) |                        | ○                    | 洗面コンセント     | 4床509      |     |
|                                     |  | (36) |                        | ○                    | 洗面コンセント     | 4床508      |     |
|                                     |  | (37) |                        | ○                    | 洗面コンセント     | 4床T6       |     |
|                                     |  | (38) |                        | ○                    | 洗面コンセント     | 4床T5       |     |
|                                     |  | (39) |                        | ○                    | 洗面コンセント     | 2床T4       |     |
|                                     |  | (40) |                        | ○                    | 洗面コンセント     | 4床506      |     |
|                                     |  | (71) | ○                      |                      | 予 備         |            |     |
|                                     |  | (72) | ○                      |                      | 予 備         |            |     |
|                                     |  | (73) | ○                      |                      | 予 備         |            |     |
|                                     |  | (74) | ○                      |                      | 予 備         |            |     |
| (T/U) ×6                            |  |      |                        |                      |             |            |     |
| 換気 (Wh) ★                           |  |      |                        |                      |             |            |     |
| 5L-1へ                               |  | ◇1   | ○                      |                      | 照 明         | 廊下         |     |
|                                     |  | ◇2   | ○                      | R×5                  | 照 明         | 病室 T4～509  |     |
|                                     |  | ◇3   | ○                      | R×5                  | 照 明         | 病室 506～T3  |     |
|                                     |  | ◇4   | ○                      | R×4                  | 照 明         | 4床 510～513 |     |
|                                     |  | ◇5   | ○                      | R×5                  | 照 明         | 1床 501～505 |     |
|                                     |  | ◇6   | ○                      | R×1                  | 照 明         | 1床室        |     |
|                                     |  | (1)  | ○                      |                      | 予 備         |            |     |
|                                     |  | (2)  | ○                      |                      | 予 備         |            |     |
| N S                                 |  |      |                        |                      |             |            |     |

[illegible]

分電盤名称、記号、電氣方式、幹線記号、主幹開閉器、Wh等

回路番号

1

P

2

P

ELB

リモコン又はMg

良明名称

用途

容量 VA

備考

前より

5L-2

AC/GC

1φ3W

200/100V

⑤

X

MCCB 3P

225/125

※

Wh

検査

T/U x7

本工事1個増設

N S

AC/EGC, 1φ3W, 200/100V

MCCB 3P 100/60

⑥

X

Mg

AC, 1φ3W, 200/100V

MCCB 3P 100/60

N S

⑥1

○

自動水洗

T4-T6, 50B, 509

⑥2

○

自動水洗

T1-T3, 50B, 507

⑥3

○

自動水洗

510-513

⑥4

○

自動水洗

脱衣室, 503, 504

⑥5

○

コンセント

ES5-3

⑥6

○

コンセント

機械室5-1

⑥7

○

5T-2

ES5-3

⑥8

○

オートドア

結核病棟廊下

⑥9

○

予備

⑥10

○

予備

⑥11

○

予備

⑥12

○

予備

⑦

○

R x3

照 明

廊下

⑧

○

予備

⑨

○

R x3

照 明

4床T6-509

⑩

○

R x2

照 明

4床T4, T5

⑪

○

R x3

照 明

1床506-T1

⑫

○

R x2

照 明

4床T2, T3

⑬

○

R x2

照 明

4床510, 511

⑭

○

R x2

照 明

4床512, 513

⑮

○

R x5

照 明

1床501, 505

⑯

○

R x1

US照明

T4-509, 結核浴室

⑰

○

R x1

WC照明

506-T3

⑱

○

R x1

WC照明

510-513

⑲

○

US照明

501-505, 東浴室

⑳

○

リモコントランス

㉑

○

R x1

照 明

1床室

㉒

○

予備

㉓1

○

コンソール

4床509

㉓2

○

コンソール

4床509

㉓3

○

コンソール

4床508

㉓4

○

コンソール

4床508

㉓5

○

コンソール

4床T6

㉓6

○

コンソール

4床T6

㉓7

○

コンソール

4床T5

㉓8

○

コンソール

4床T5

㉓9

○

コンソール

2床T6

㉓10

○

コンソール

4床506

㉓11

○

コンソール

4床506

㉓12

○

コンソール

1床507

㉓13

○

コンソール

2床T1

㉓14

○

コンソール

4床T2

㉓15

○

コンソール

4床T2

㉓16

○

コンソール

4床T3

㉓17

○

コンソール

4床T3

㉓18

○

コンソール

4床510

㉓19

○

コンソール

4床510

㉓20

○

コンソール

4床511

㉓21

○

コンソール

4床511

㉓22

○

コンソール

4床512

㉓23

○

コンソール

4床512

㉓24

○

コンソール

4床513

㉓25

○

コンソール

4床513

㉓26

○

コンソール

1床505

㉓27

○

コンソール

1床504

㉓28

○

コンソール

1床503

㉓29

○

コンソール

1床502

㉓30

○

コンソール

1床501

㉓31


 
 
 
 
 
 
 
○

予備

㉓32


○

予備
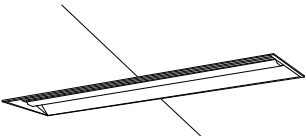
|                                                                                     |           |                                                                                       |                      |                                                                                     |              |                                                                                                                                                        |           |
|-------------------------------------------------------------------------------------|-----------|---------------------------------------------------------------------------------------|----------------------|-------------------------------------------------------------------------------------|--------------|--------------------------------------------------------------------------------------------------------------------------------------------------------|-----------|
| A                                                                                   | LEDベースライト | B                                                                                     | LEDブラケット 間接ベース照明     | C                                                                                   | シーリングライト 防湿型 | D                                                                                                                                                      | LEDダウンライト |
| 器具光束：6680[lm]相当                                                                     |           | 器具光束：4620[lm]相当42.0W                                                                  |                      | 器具光束：965[lm]相当                                                                      |              | 器具光束：580[lm]相当4.2W                                                                                                                                     |           |
| 取外し                                                                                 |           | 取外し・再取付                                                                               |                      | 取外し                                                                                 |              | 新設                                                                                                                                                     |           |
|    |           |    |                      |  |              | <br><br>5000K、Ra85、拡散タイプ<br>埋込穴φ150<br>参考：パナソニック ダウンライトXND0667SVLE9 |           |
| E                                                                                   | LEDダウンライト | F                                                                                     | LEDダウンライト            | G                                                                                   | LEDダウンライト    | H                                                                                                                                                      | LEDダウンライト |
| 器具光束：575[lm]相当 開口φ100                                                               |           | 器具光束：985[lm]相当7.4W                                                                    |                      | 器具光束：985[lm]相当7.0W                                                                  |              | 公共施設型番：LDS2-LRS1-087.1W                                                                                                                                |           |
| 取外し                                                                                 |           | 取外し・再取付                                                                               |                      | 新設                                                                                  |              | 熱線センサー付新設                                                                                                                                              |           |
|    |           |    |                      |  |              | <br><br>3500K、Ra85、拡散タイプ<br>埋込穴φ150<br>参考：パナソニック ダウンライトXND1067SVLE9 |           |
| I                                                                                   | LEDダウンライト | J                                                                                     | LED小丸電球ダウンライト ナイトライト |                                                                                     |              |                                                                                                                                                        |           |
| 公共施設型番：LRS1RP-1311.6W                                                               |           | 器具光束：10[lm]相当0.5W                                                                     |                      |                                                                                     |              |                                                                                                                                                        |           |
| 軒下用(防雨型)取外し・再取付                                                                     |           | 新設                                                                                    |                      |                                                                                     |              |                                                                                                                                                        |           |
|  |           |  |                      |                                                                                     |              |                                                                                                                                                        |           |
|                                                                                     |           | 埋込穴φ75<br>参考：パナソニック NNN60003S+LDT1L-H-E12                                             |                      |                                                                                     |              |                                                                                                                                                        |           |

現況・改修：電灯分岐設備平面図

A2:1/100  
A3:1/141.40

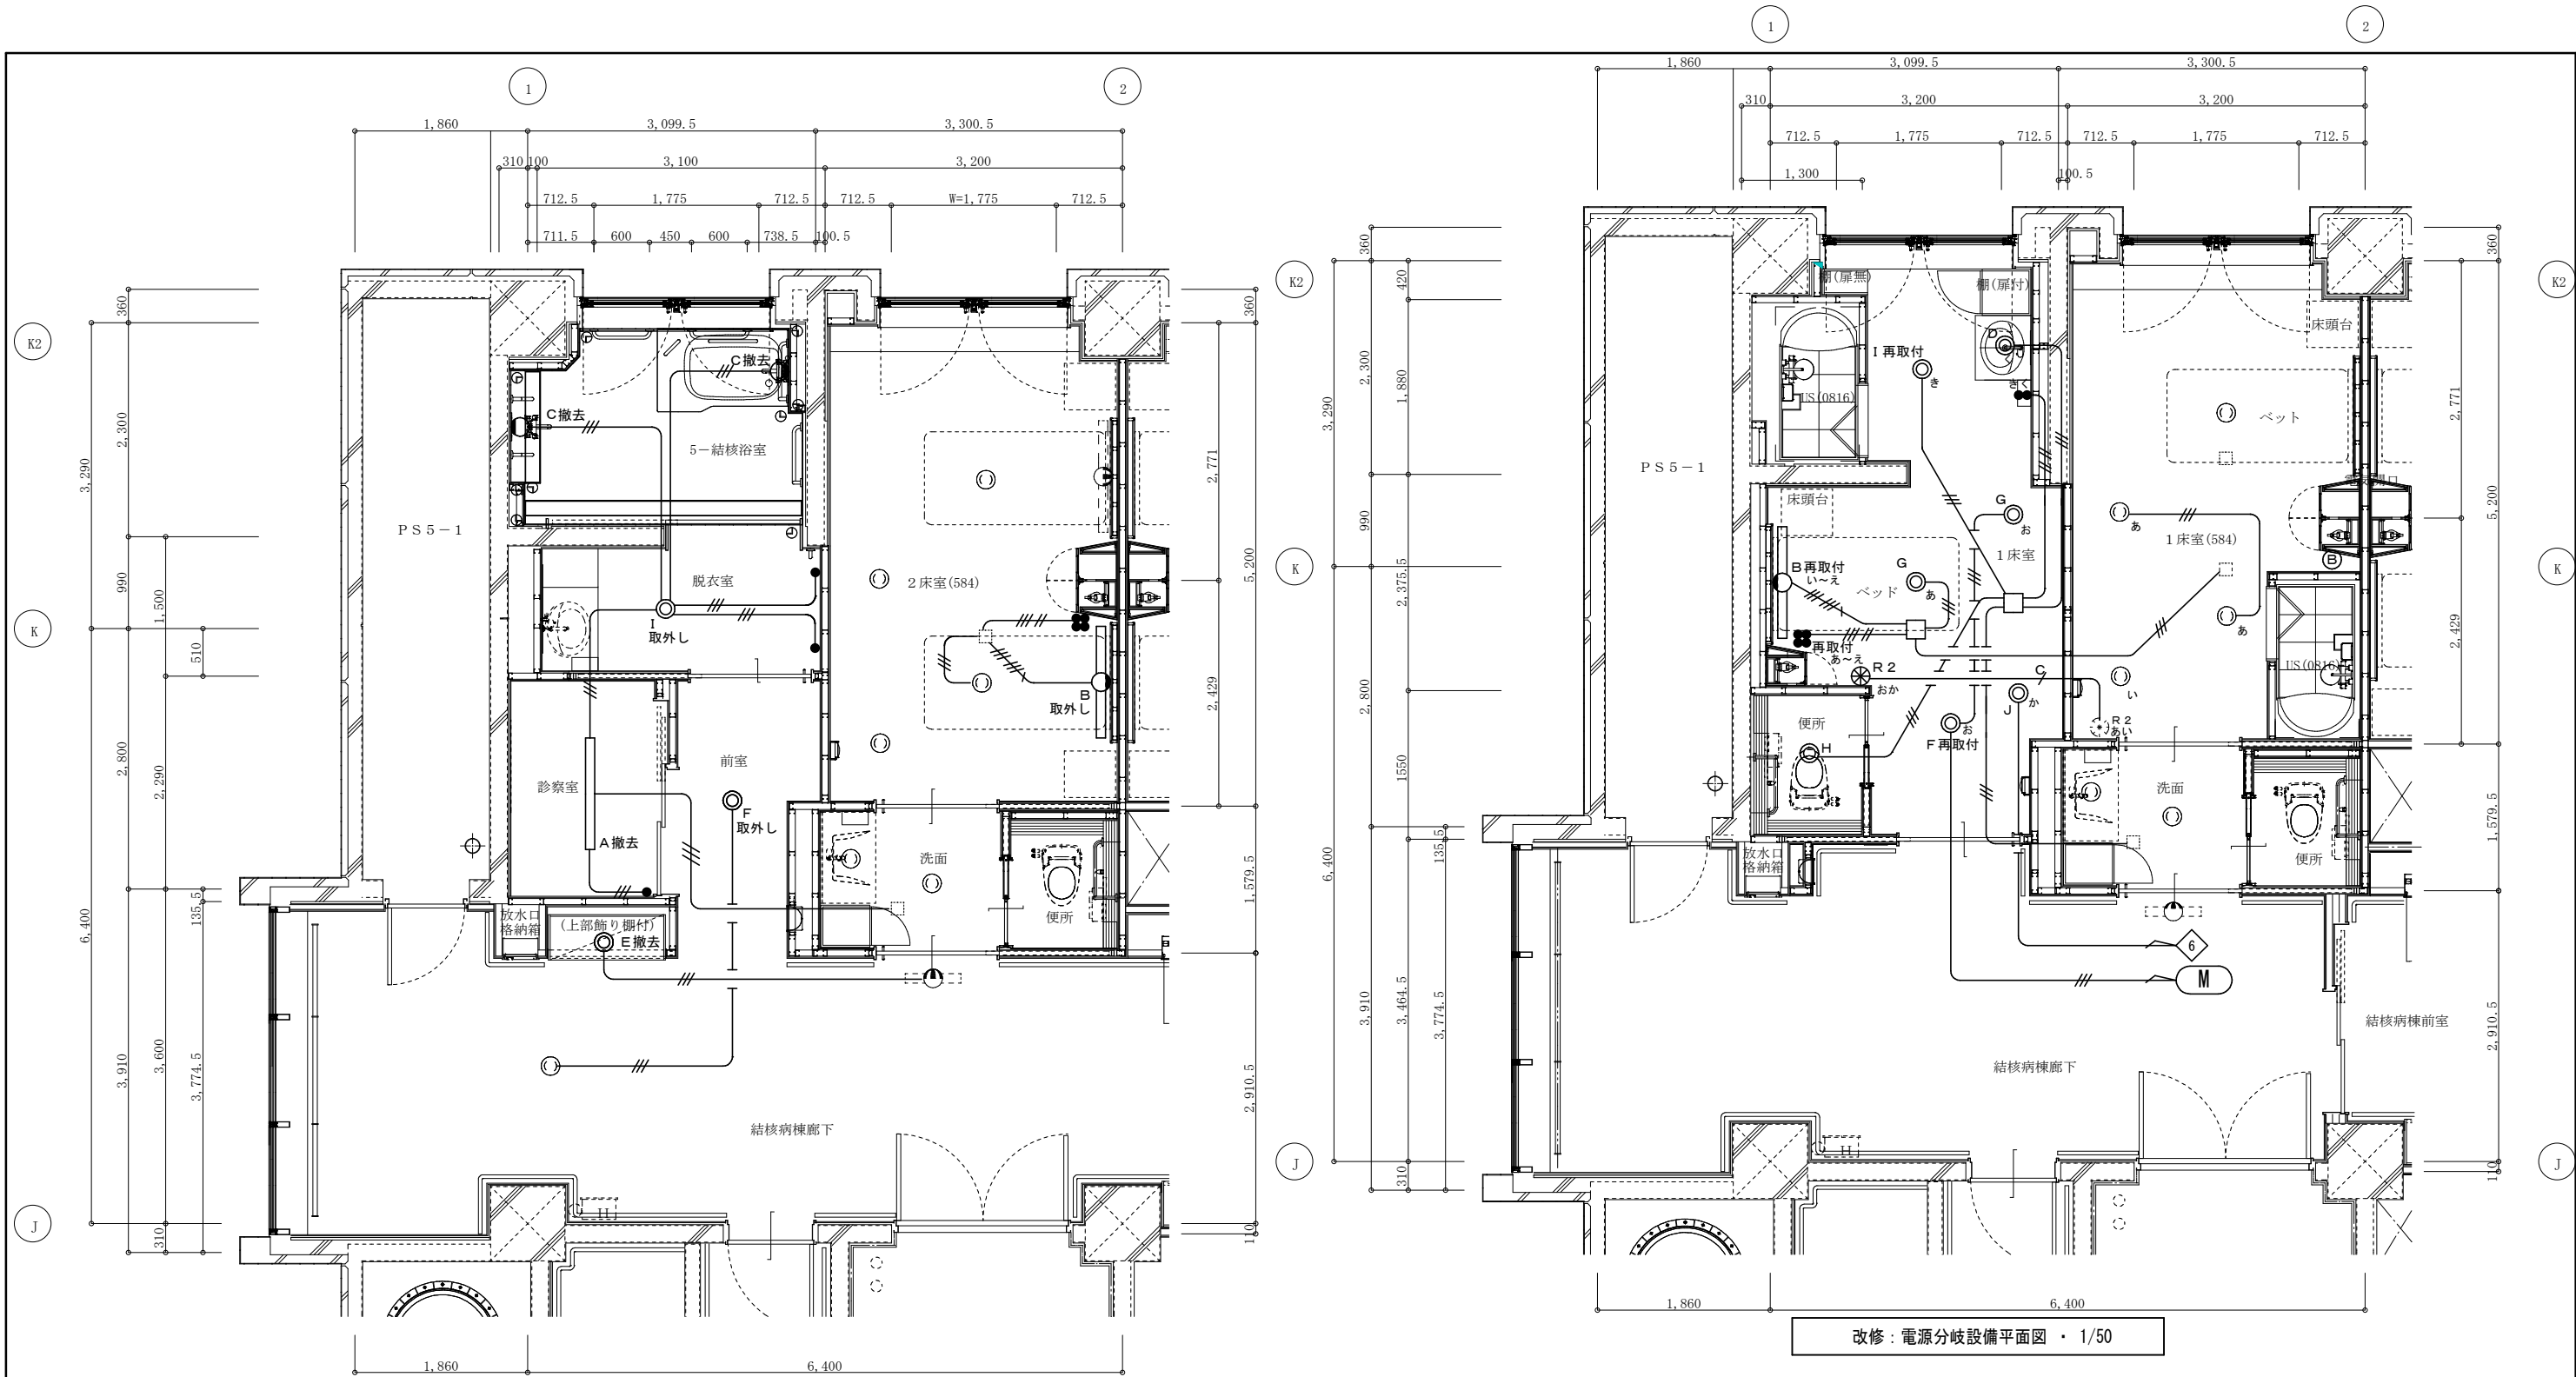


現況：電源分岐設備平面図・1/50

| 凡 例(特記なきは下記による)【撤去工事】 |                          |           |
|-----------------------|--------------------------|-----------|
| θ 図中、配管配線は下記による       | 保護管                      |           |
| ———                   | EM-EEF1. 6-3C            | (PF16)ー撤去 |
| ———                   | EM-EEF1. 6-2C+3C(PF28)   | ー撤去       |
| ———                   | EM-EEF2. 0-2C×2+3C(PF28) | ー撤去       |
| -----                 | 破線部分は既設使用とする             |           |
| θ 図中、シンボルは下記による       |                          |           |
| ●                     | スイッチ 1P15A×1             | ー撤去       |
| ⊗                     | スイッチ 1P15A×4             | ー取外し      |

改修：電源分岐設備平面図・1/50


| 凡 例(特記なきは下記による)【改修工事】 |                          |           | θ 図中、シンボルは下記による               |
|-----------------------|--------------------------|-----------|-------------------------------|
| θ 図中、配管配線は下記による       | 保護管                      |           | ● スイッチ 1P15A×2 ー新設            |
| ———                   | CPEE1. 2-1P              | (PF16)ー新設 | ⊗ スイッチ 1P15A×4 ー再取付           |
| ———                   | EM-EEF1. 6-2C            | (PF16)ー新設 | ⊗ R2 フル2線式リモコンスイッチ2個用コスモ形 ー新設 |
| ———                   | EM-EEF1. 6-3C            | (PF16)ー新設 | □ ジャンクションボックス ー新設             |
| ———                   | EM-EEF1. 6-2C×2          | (PF22)ー新設 | ⓑ ブランクプレート ー新設                |
| ———                   | EM-EEF1. 6-2C+3C(PF28)   | ー新設       |                               |
| ———                   | EM-EEF2. 0-2C×2+3C(PF28) | ー新設       |                               |
| -----                 | 破線部分は既設使用とする             |           |                               |

現況・改修：A2:1/100  
医用接地配線設備平面図・A3:1/141.40

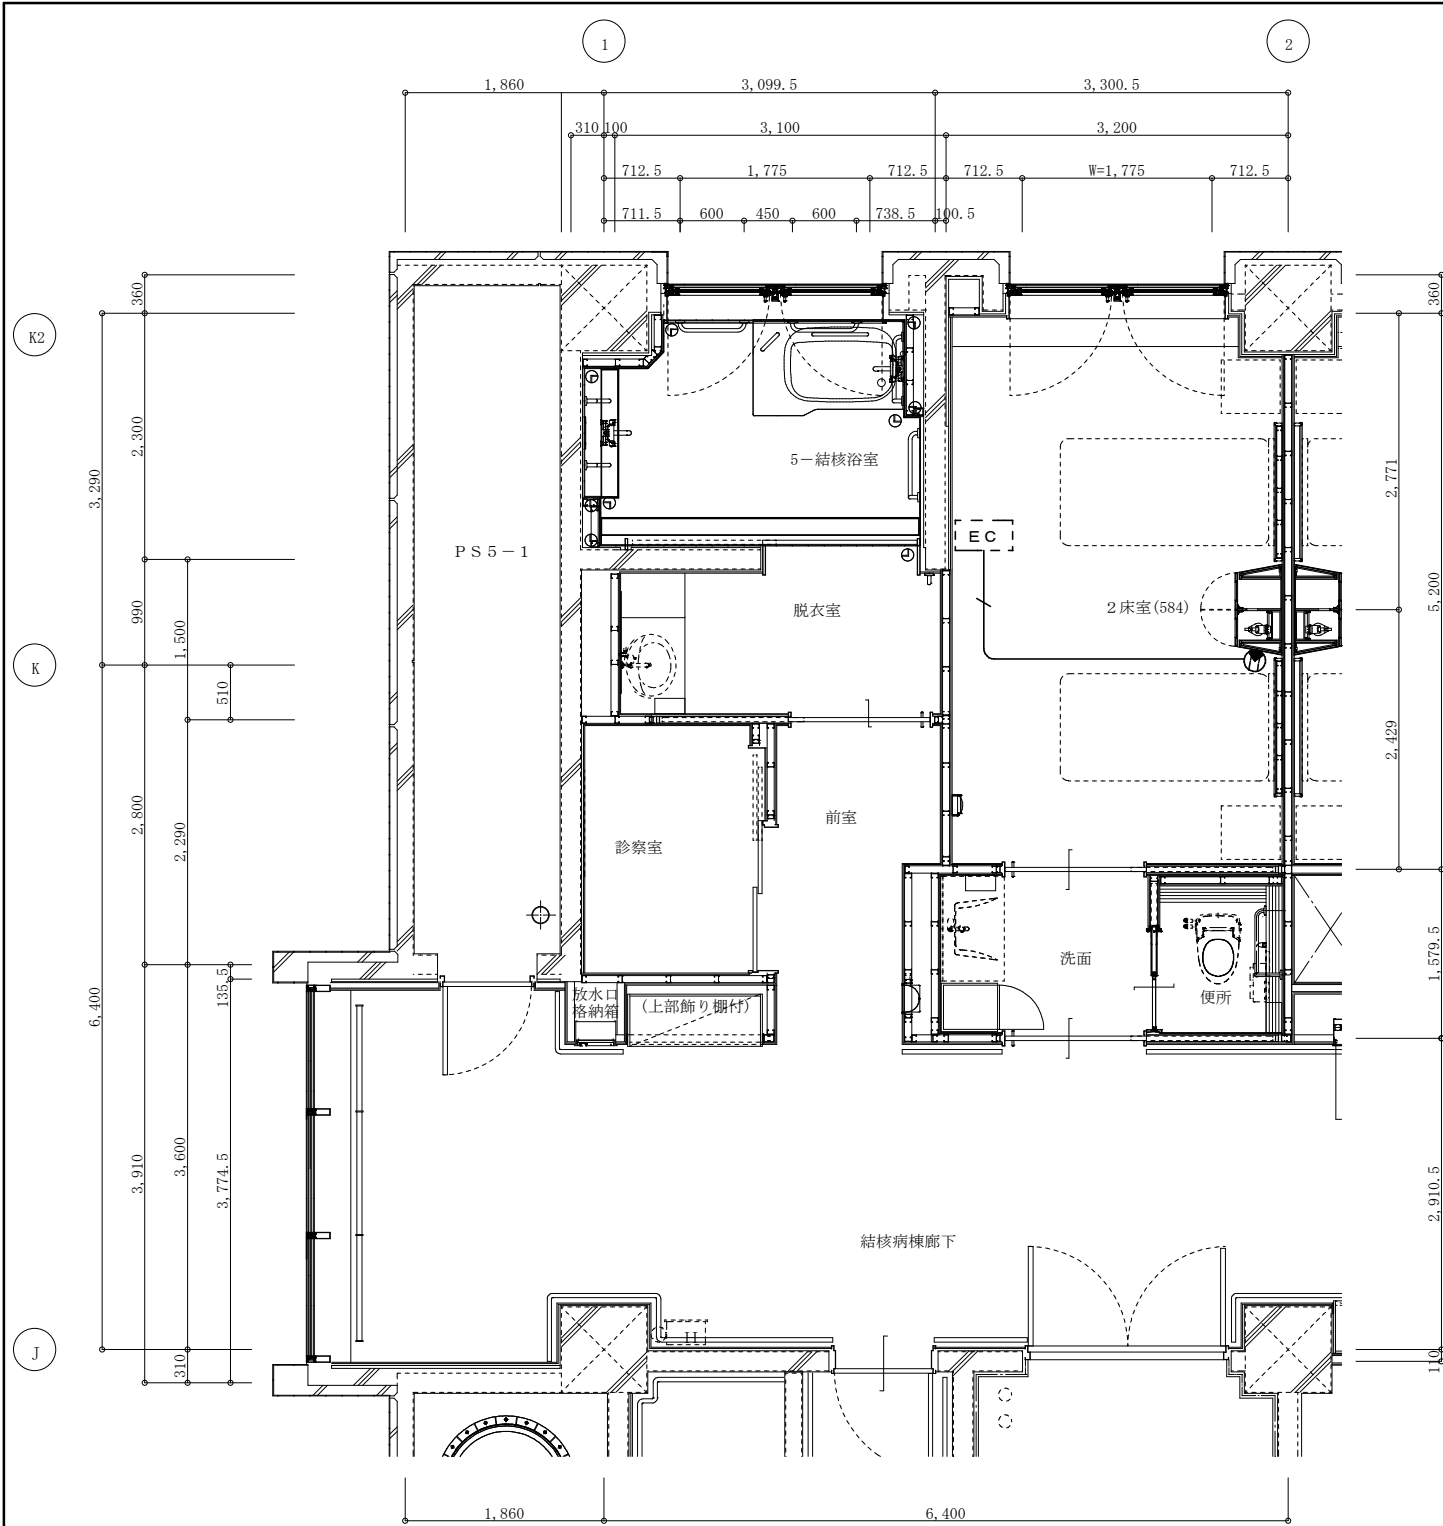


現況：医用接地配線設備平面図・1/50

|                       |              |             |
|-----------------------|--------------|-------------|
| 凡 例(特記なきは下記による)【撤去工事】 |              |             |
| θ 図中、配管配線は下記による       | 保護管          |             |
| ——— / ———             | EM-IE5.5×1   | (PF16) - 撤去 |
| -----                 | 破線部分は既設使用とする |             |

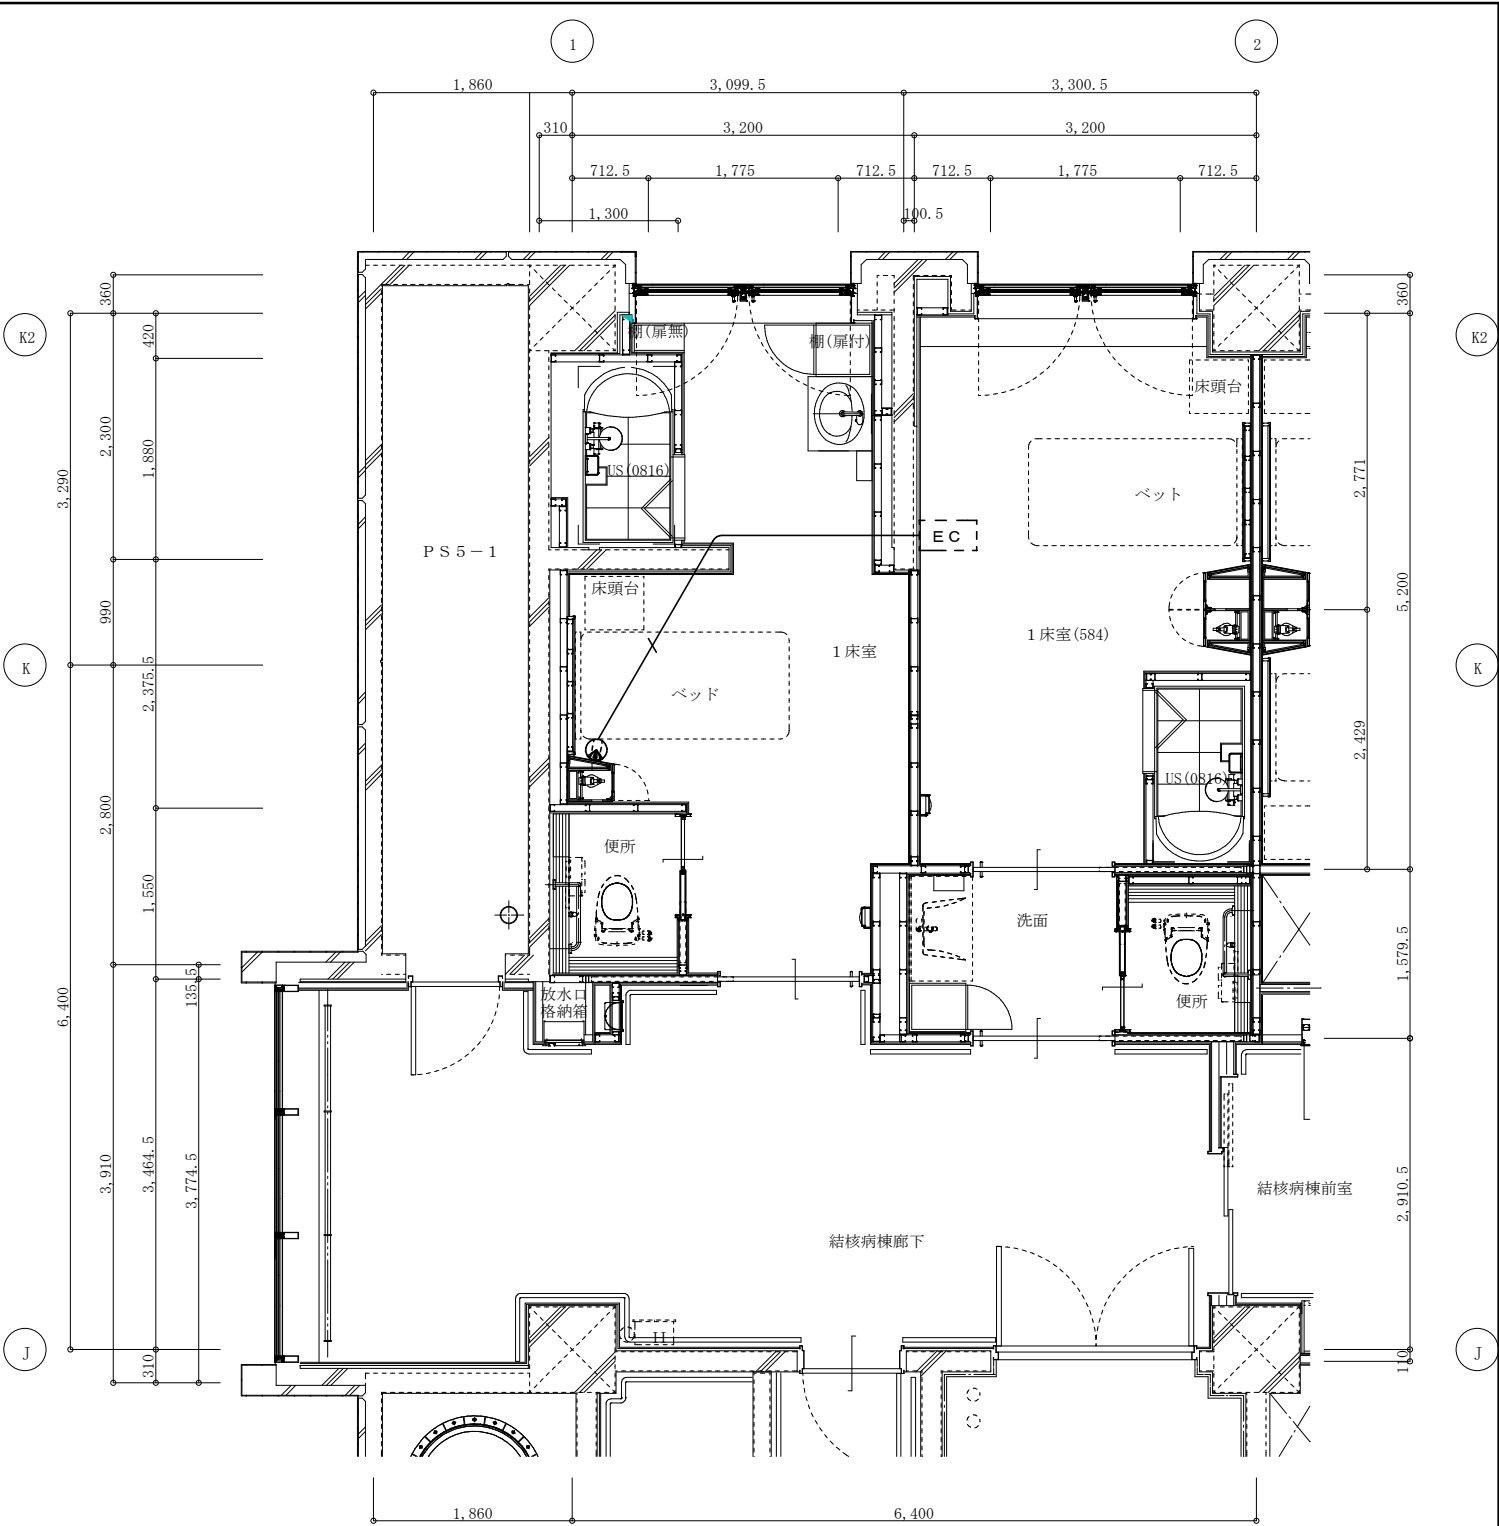


改修：医用接地配線設備平面図・1/50

|                       |              |             |
|-----------------------|--------------|-------------|
| 凡 例(特記なきは下記による)【改修工事】 |              |             |
| θ 図中、配管配線は下記による       | 保護管          |             |
| ——— / ———             | EM-IE5.5×1   | (PF16) - 新設 |
| -----                 | 破線部分は既設使用とする |             |

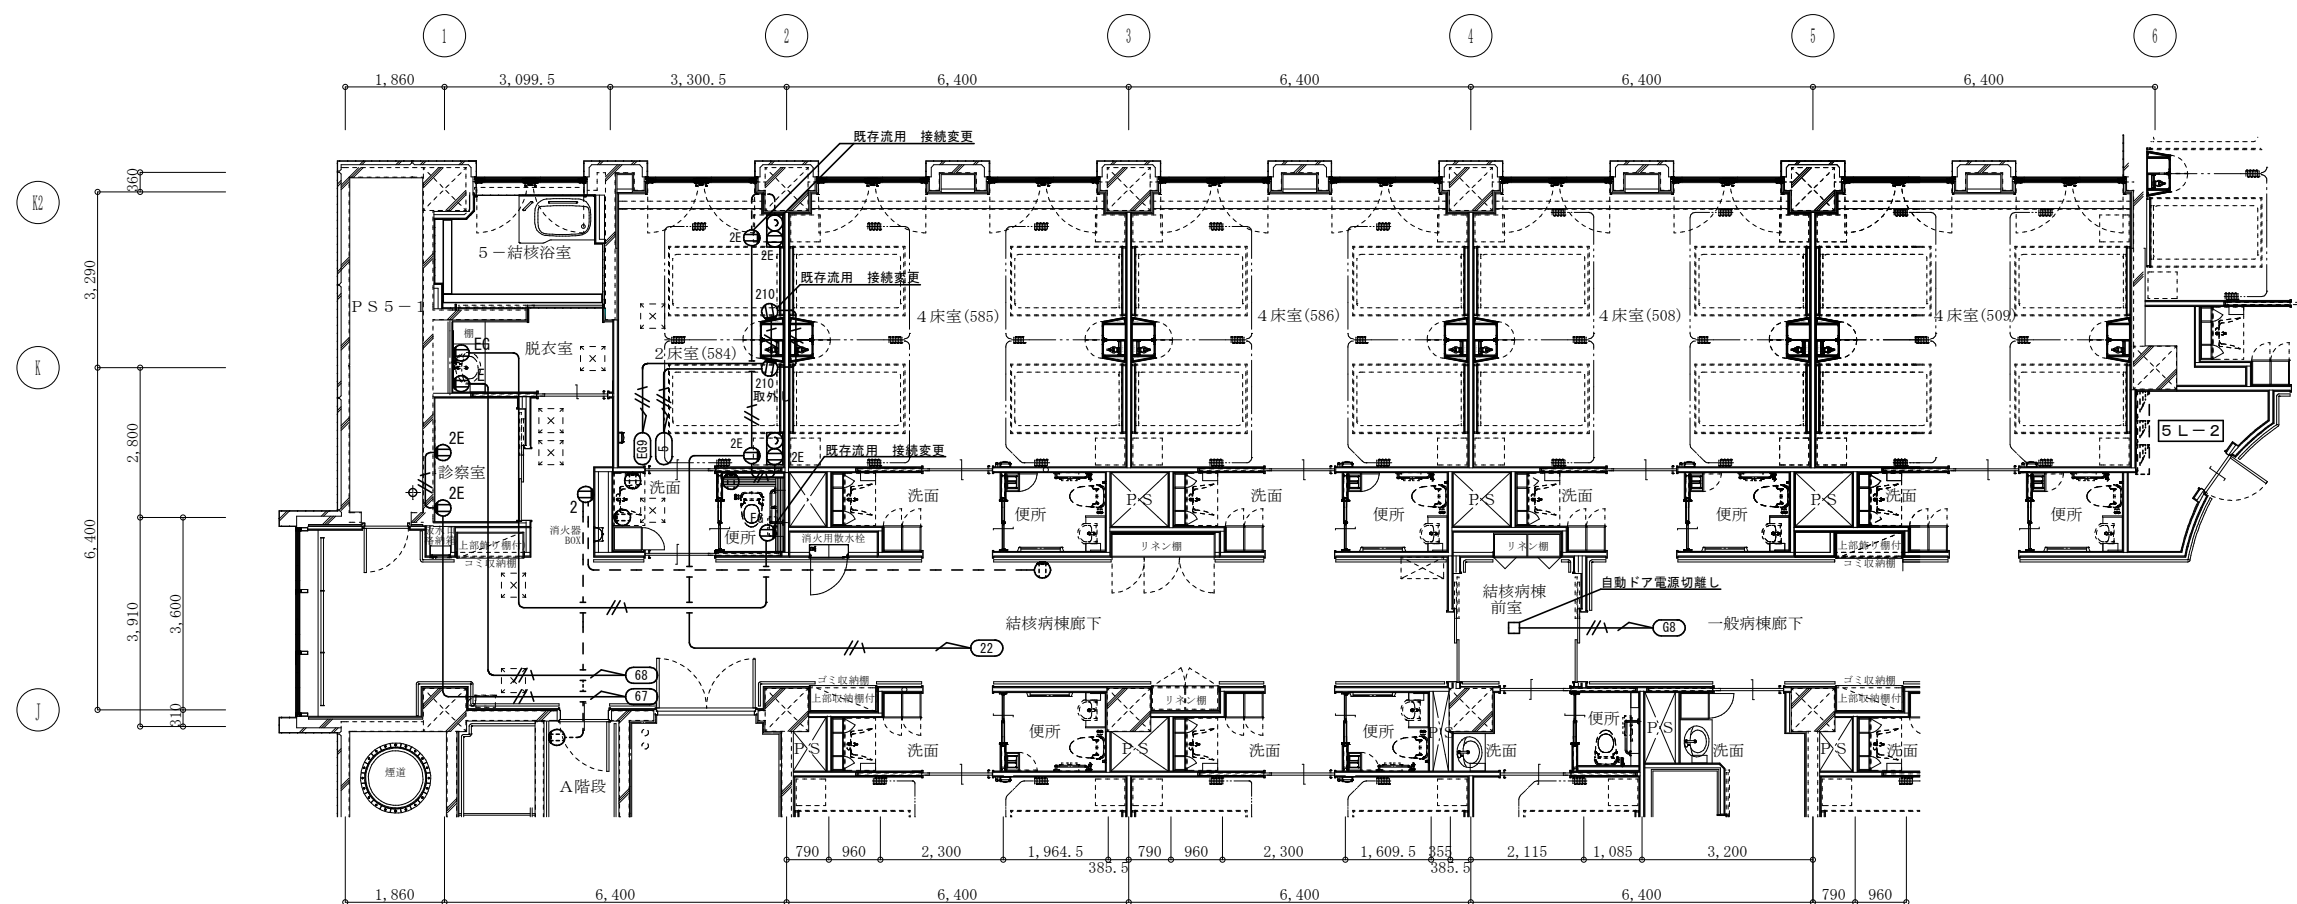


現況：コンセント設備平面図 ・ 1/100

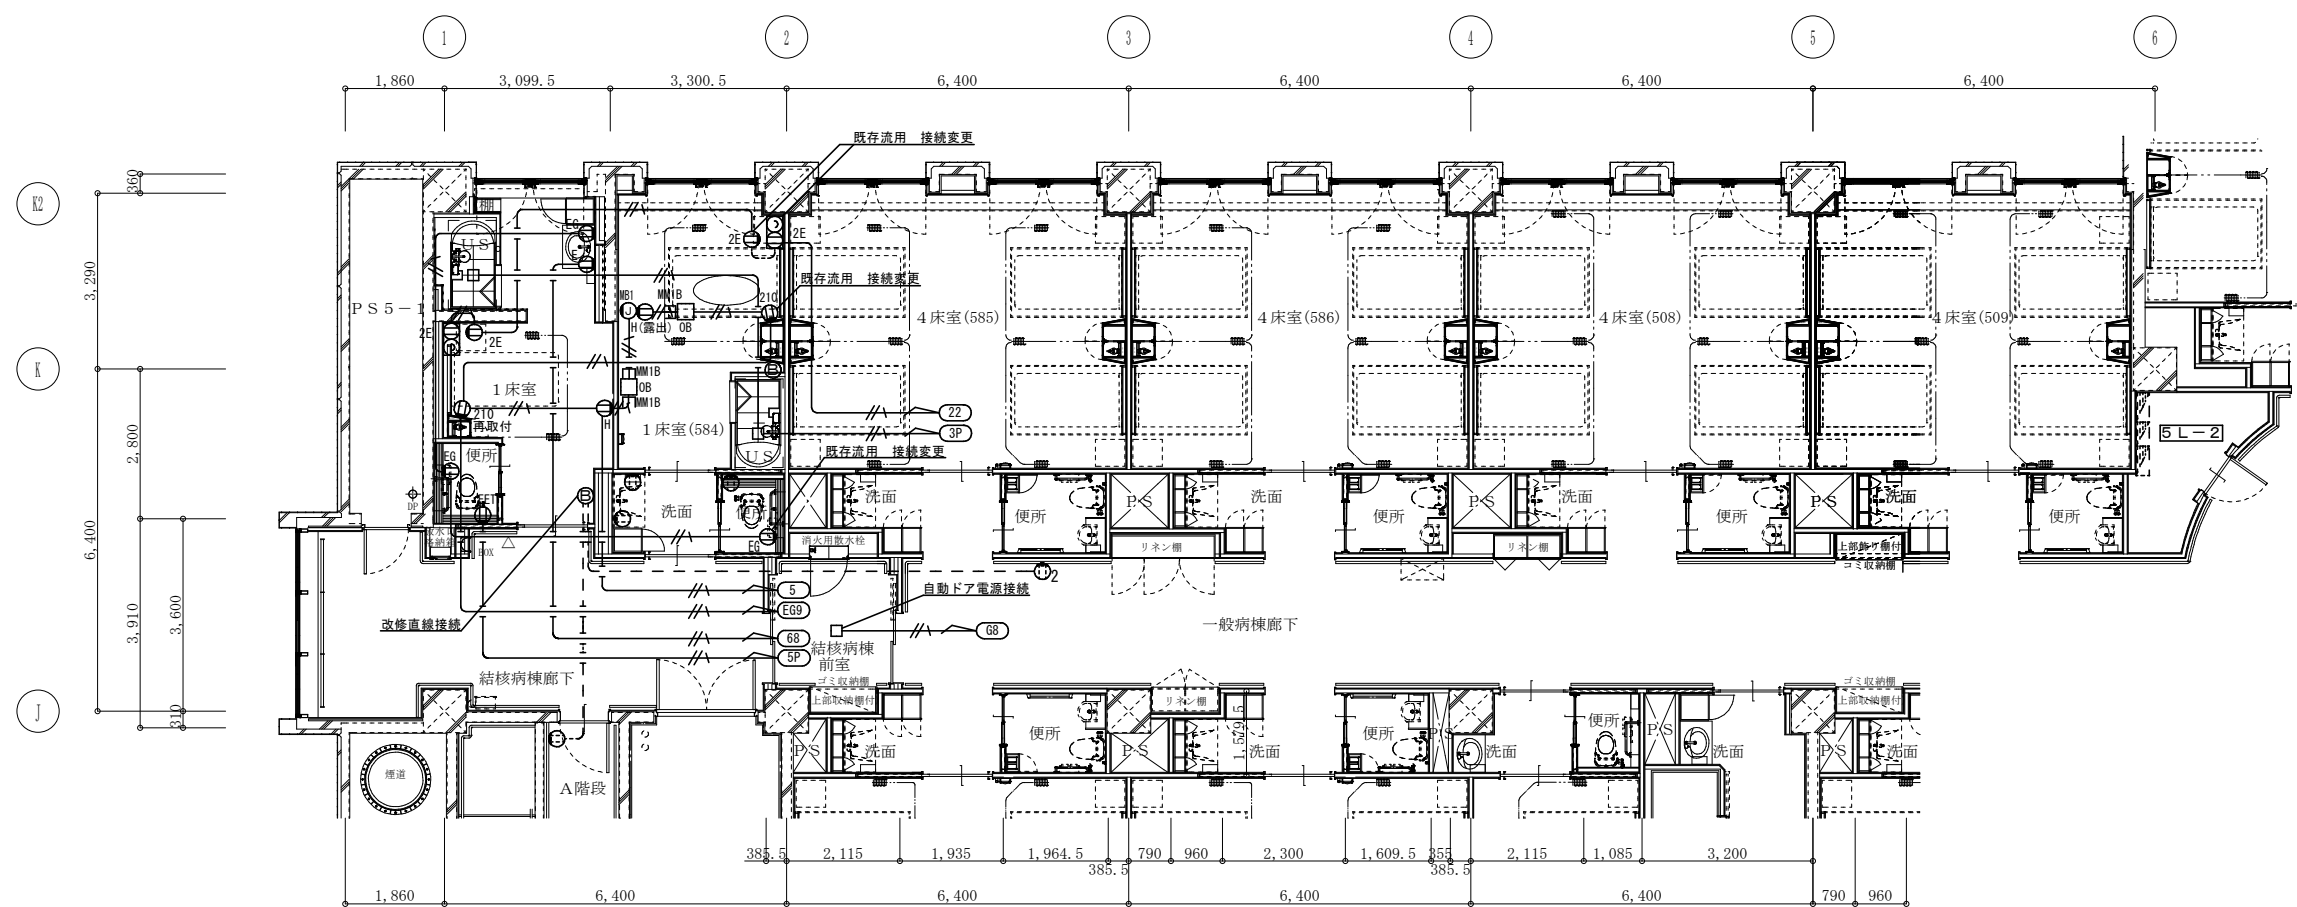

改修：コンセント設備平面図 ・ 1/100


|                                                                                         |                                        |
|-----------------------------------------------------------------------------------------|----------------------------------------|
| 凡 例 (特記なきは下記による) 【撤去工事】                                                                 |                                        |
| 0 國中、配管配線は下記による                                                                         | 保護管                                    |
|      | EM-EEF2.0-3C (PF22) 一撤去                |
| 破線部分は既設使用とする                                                                            |                                        |
| 0 國中、シンボルは下記による                                                                         |                                        |
|  2   | 埋込コンセント 2P15A x 2 一撤去                  |
|  E   | 埋込コンセント 2P15A x 1 (接地極付) 一撤去           |
|  2E  | 埋込コンセント 2P15A x 2 (接地極付) 一撤去           |
|  EG  | 埋込コンセント 2P15A x 2 (接地極付) EGC電源 (赤) 一撤去 |
|  210 | 要用 100V15A x 2 (接地極付) AC電源 (白) 一取外し    |
|                                                                                         | 要用 100V15A x 2 (接地極付) EGC電源 (赤) 一取外し   |
|  2E  | 埋込コンセント 2P15A x 2 (接地極付) 一撤去           |

|                                                                                             |                                                                   |
|---------------------------------------------------------------------------------------------|-------------------------------------------------------------------|
| 凡 例 (特記なきは下記による)【改修工事】                                                                      |                                                                   |
| 6 図中、配管記線は下記による                                                                             | 保護管                                                               |
|        | EM-EFF2.0-3C (PF22) 一新設                                           |
|        | ※特記配線による (MM1B) 一新設                                               |
|        | 破断部分は既設使用とする                                                      |
| 6 図中、シンボルは下記による                                                                             |                                                                   |
|  1E    | 埋込コンセント 2P15A×1(接地極付) 一新設                                         |
|  2E    | 埋込コンセント 2P15A×2(接地極付) 一新設                                         |
|  EET   | 埋込コンセント 2P15A×2(接地極・接地端子付) 一新設                                    |
|  EG    | 埋込コンセント 2P15A×2(接地極付) EGC電線(赤) 一新設                                |
|  210   | 取用100V15A×2(接地極付) AC電線(白) 一再取付<br>取用100V15A×2(接地極付) EGC電線(赤) 一再取付 |
|  2E    | 埋込コンセント 2P15A×2(接地極付) 一新設                                         |
|  H     | 埋込取用コンセント 2P15A×2(接地極付) 一新設                                       |
|  H(露出) | 露出取用コンセント 2P15A×2(接地極付) 一新設                                       |
|        | ジョイントボックス 一新設                                                     |
|  OB    | アウトレットボックス 一新設                                                    |
|  MB1   | MM1B用 1倍用ボックス 一新設                                                 |
|        | ブラנקプレート 一新設                                                      |

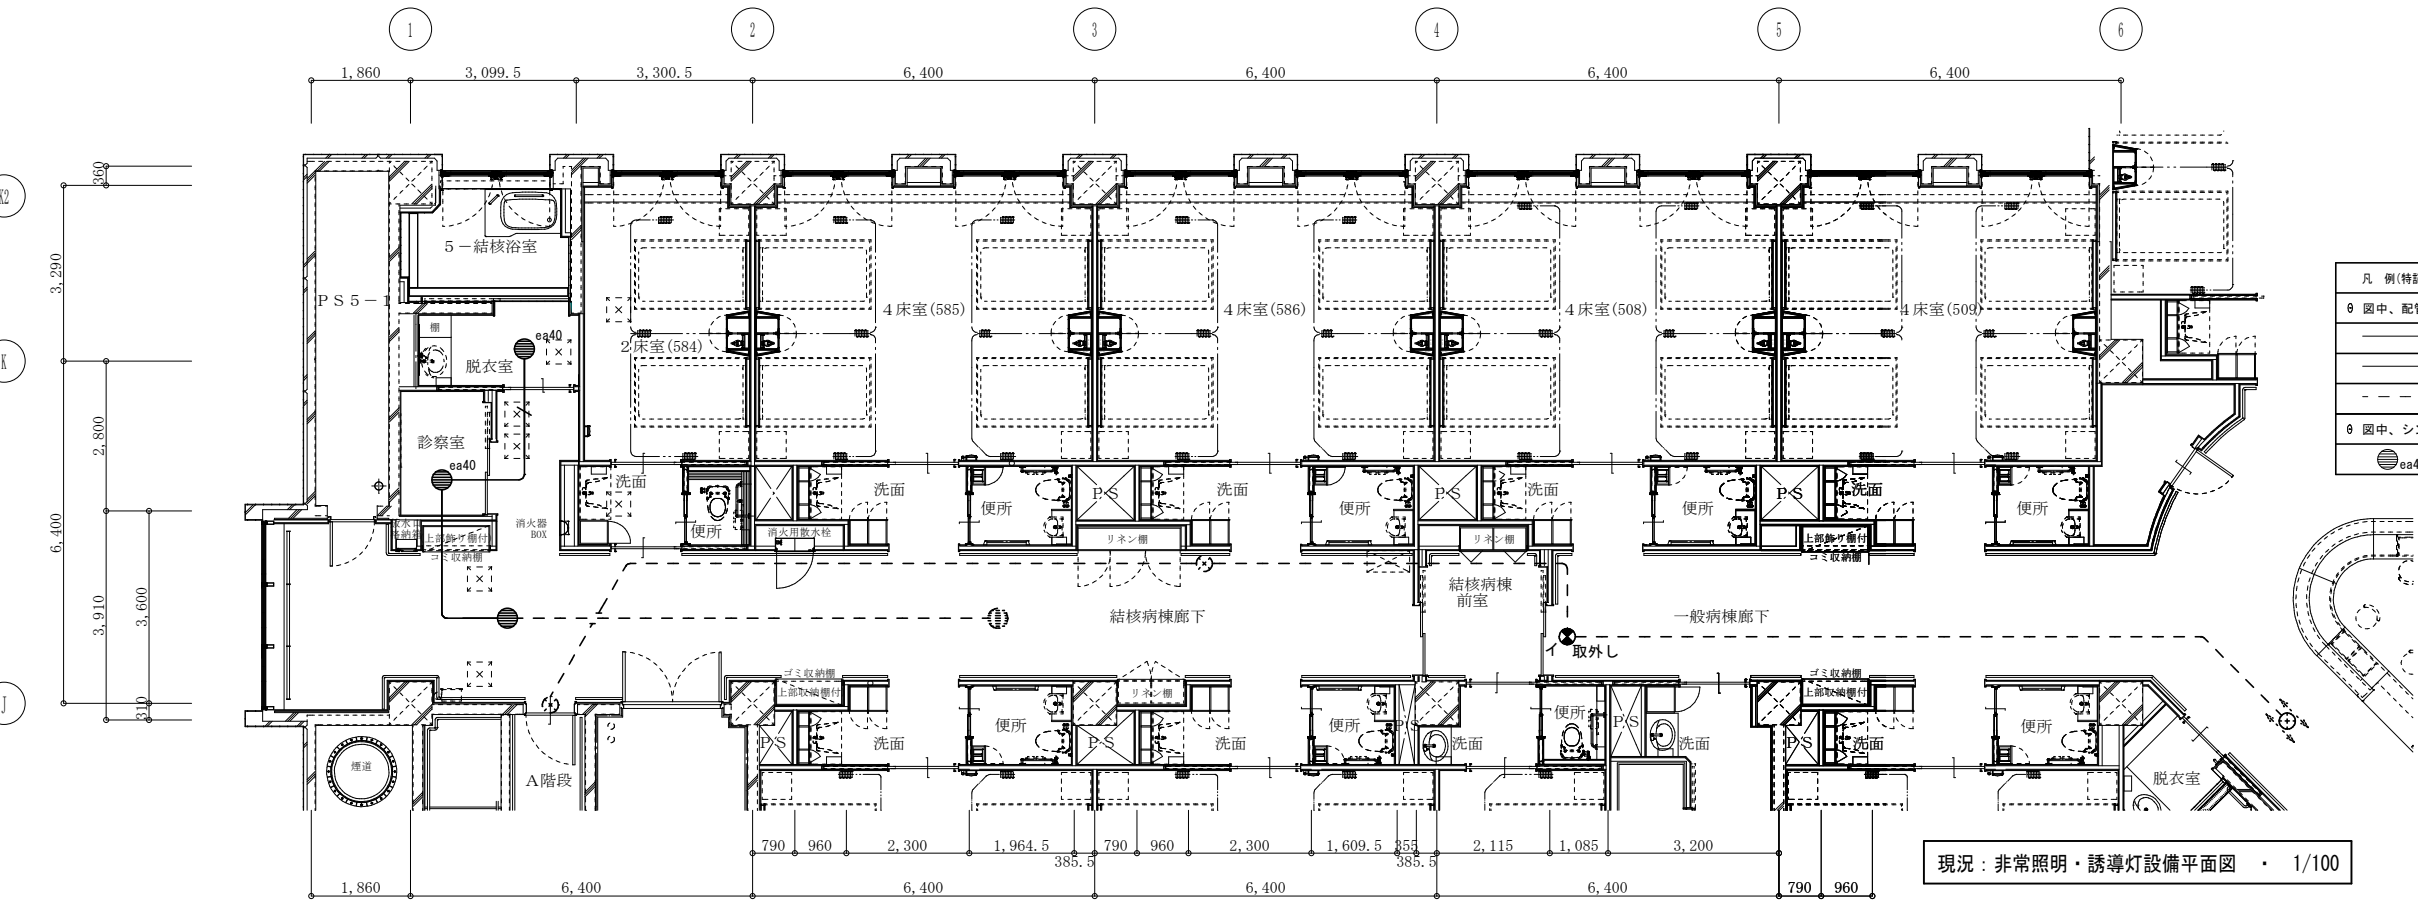

| 凡 例 (特記なきは下記による) 【撤去工事】                                                             |                           |     |
|-------------------------------------------------------------------------------------|---------------------------|-----|
| ⑧ 図中、配管配線は下記による                                                                     |                           |     |
|  | FPC2.0-2C                 | —撤去 |
|  | EM-EEF1.6-2C              | —撤去 |
|  | 破線部分は既設使用とする              |     |
| ⑨ 図中、シンボルは下記による                                                                     |                           |     |
|  | 1 L 4 0 W × 1 非常灯 (環境配慮型) | —撤去 |

|   |                      |
|---|----------------------|
| イ | LED誘導灯 片面型           |
|   | 公共施設型番: SH1-FRF20P-C |
|   | 型式認定番号: 1AS111-3643  |
|   |                      |

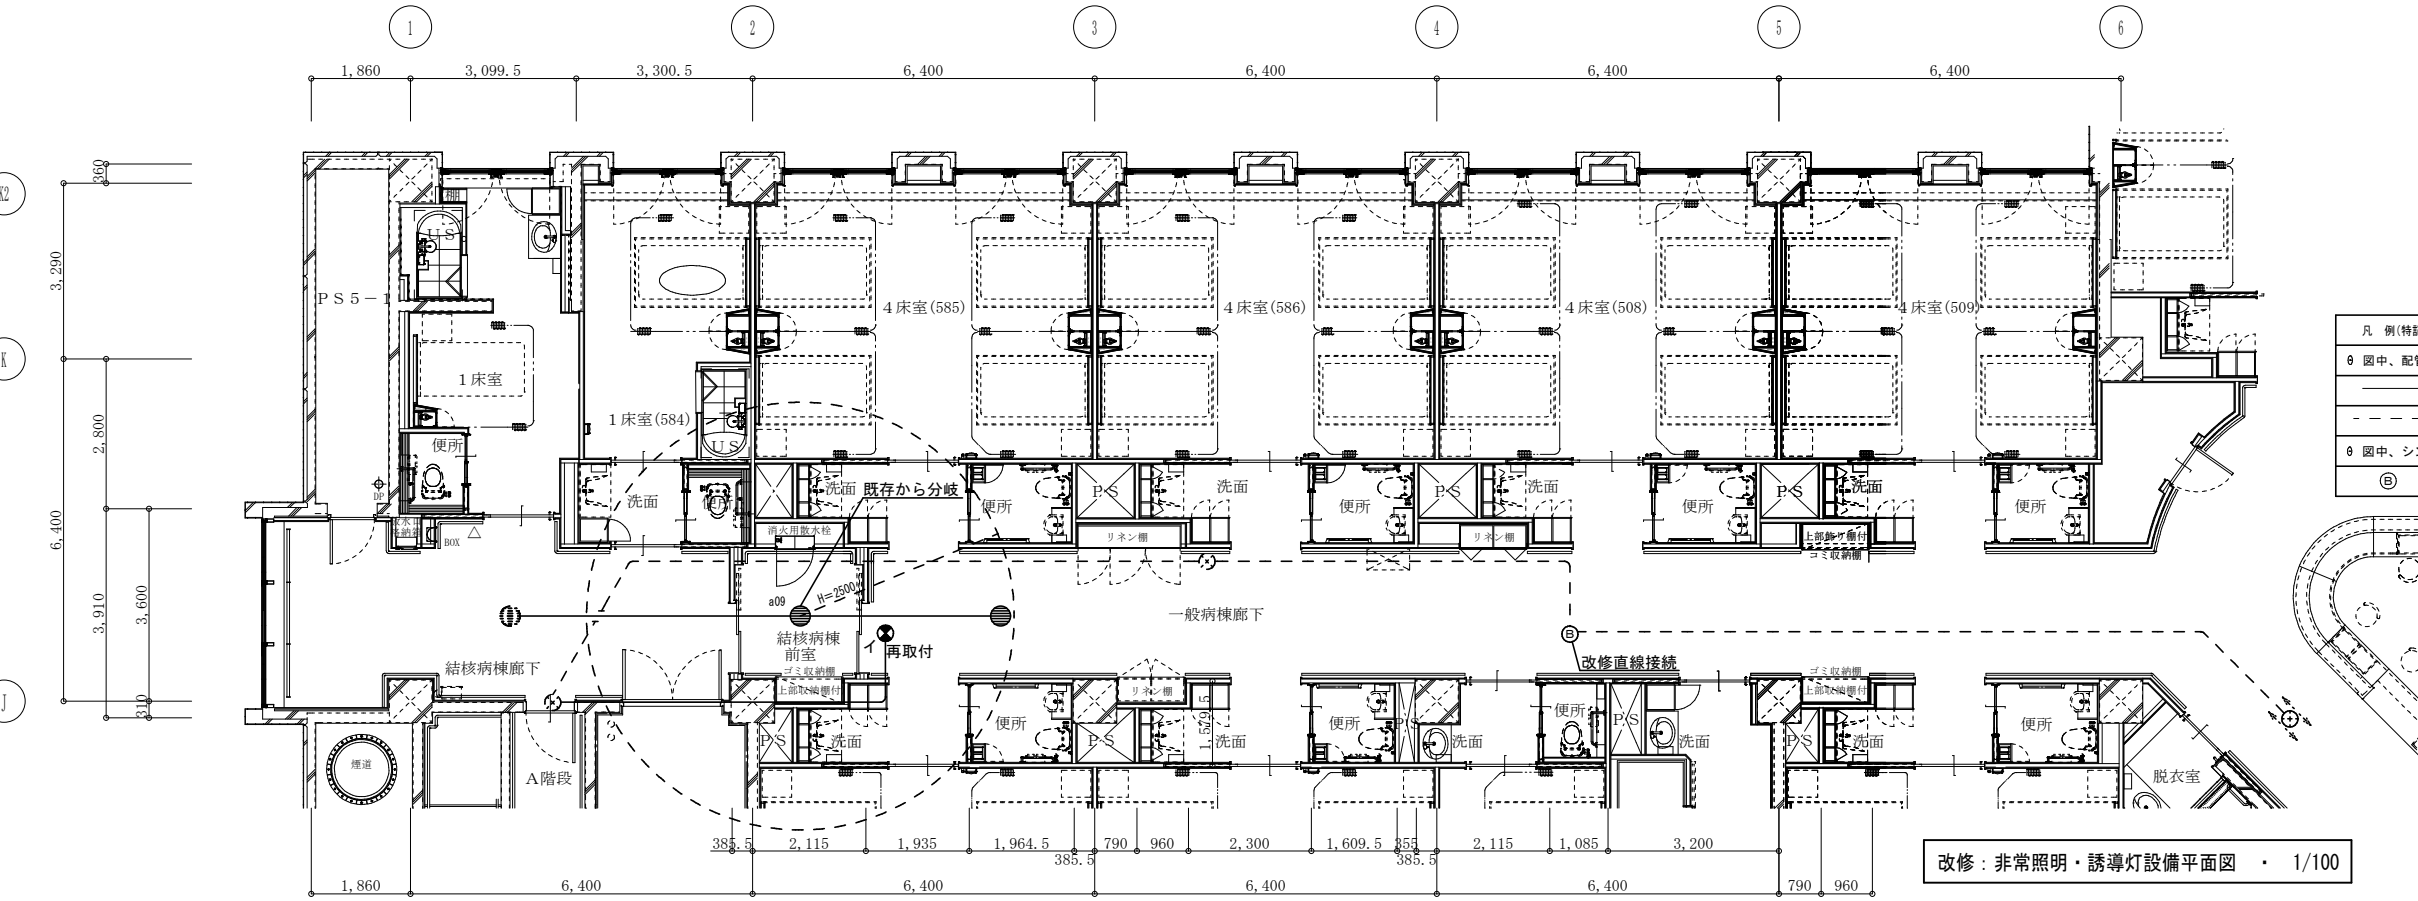

| 凡 例 (特記なきは下記による) 【改修工事】                                                               |              |     |
|---------------------------------------------------------------------------------------|--------------|-----|
| ⑥ 図中、配管配線は下記による                                                                       |              |     |
|  | EM-EEF1.6-2C | —新設 |
|  | 破線部分は既設使用とする |     |
| ⑦ 図中、シンボルは下記による                                                                       |              |     |
|  | ブラックプレート     |     |

|                                                                                       |                         |      |      |      |      |                       |  |  |  |  |
|---------------------------------------------------------------------------------------|-------------------------|------|------|------|------|-----------------------|--|--|--|--|
| a09                                                                                   | 非常用照明器具専用形 一般形 (埋込φ100) |      |      |      |      |                       |  |  |  |  |
|                                                                                       | LED9形 低天井用 (電池内蔵形)      |      |      |      |      |                       |  |  |  |  |
|                                                                                       | 非常灯許定番号: LALE-001       |      |      |      |      |                       |  |  |  |  |
|  |                         |      |      |      |      |                       |  |  |  |  |
|                                                                                       |                         |      |      |      |      | 消費電力: 0.8W            |  |  |  |  |
|                                                                                       |                         |      |      |      |      | 保守率: 0.93 (照度2ルクスの範囲) |  |  |  |  |
|                                                                                       |                         |      |      |      |      | 取付の高さ                 |  |  |  |  |
|                                                                                       | 2.1m                    | 2.4m | 2.5m | 2.6m | 3.0m |                       |  |  |  |  |
| 単体配置                                                                                  | A1                      | 3.8  | 4.0  | 4.0  | 4.0  | 2.8                   |  |  |  |  |
| 直線配置                                                                                  | A2                      | 8.5  | 9.4  | 9.6  | 9.9  | 10.1                  |  |  |  |  |
| 四角配置                                                                                  | A4                      | 6.9  | 7.6  | 7.8  | 8.1  | 8.9                   |  |  |  |  |
| 東芝: LEDEM09221M 相当品 公: K1-LRS11-1 対象                                                  |                         |      |      |      |      |                       |  |  |  |  |

岩手県立中部病院結核病棟改修工事

設計製図担当承認 特記及訂正事項

図面内容

現況・改修：非常照明・誘導灯設備平面図

作成年月日


令和8年 5月 日

設計図番号

E 14 枚の内 E 6 枚


縮 尺 A2:1/100 A3:1/141.40

設計図整理番号第 号

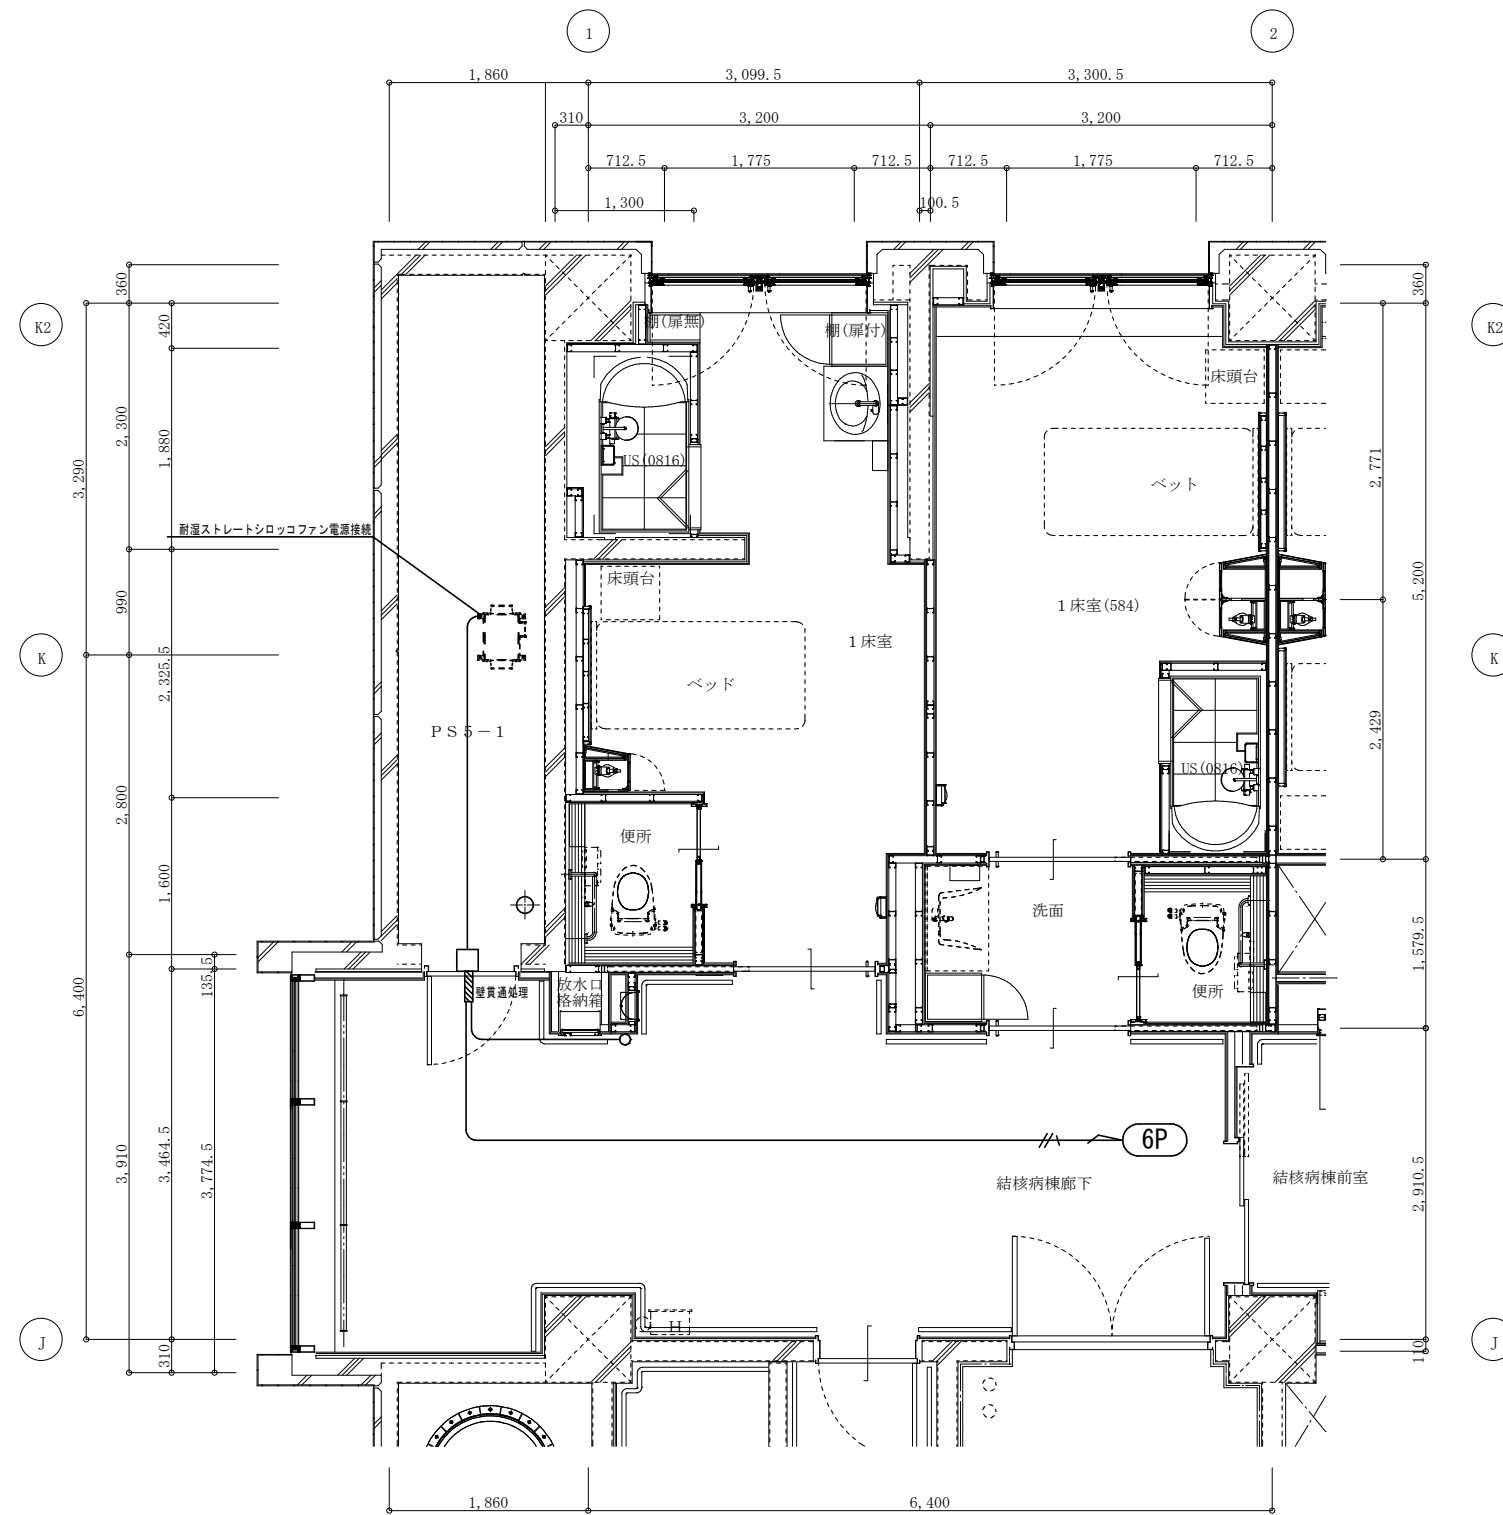


改修：機械電源設備平面図 ・ 1/50

|                                                                                                          |                                                                                                                                                          |
|----------------------------------------------------------------------------------------------------------|----------------------------------------------------------------------------------------------------------------------------------------------------------|
| 凡 (例(特記なきは下記による)【改修工事】                                                                                   |                                                                                                                                                          |
| ⑥ 園中、配管配線は下記による<br> | 保護管<br>EM-EEF 2. 0-3C (PF 22) 一新設<br><br>EM-EEF 1. 6-2C (PF 16) 一新設 |
| ⑥ 園中、シボルは下記による                                                                                           |                                                                                                                                                          |
| ○                                                                                                        | ランプ付運込スイッチ 1 P L 15 A × 1 一新設                                                                                                                            |
| □                                                                                                        | アウトレットボックス 一新設                                                                                                                                           |

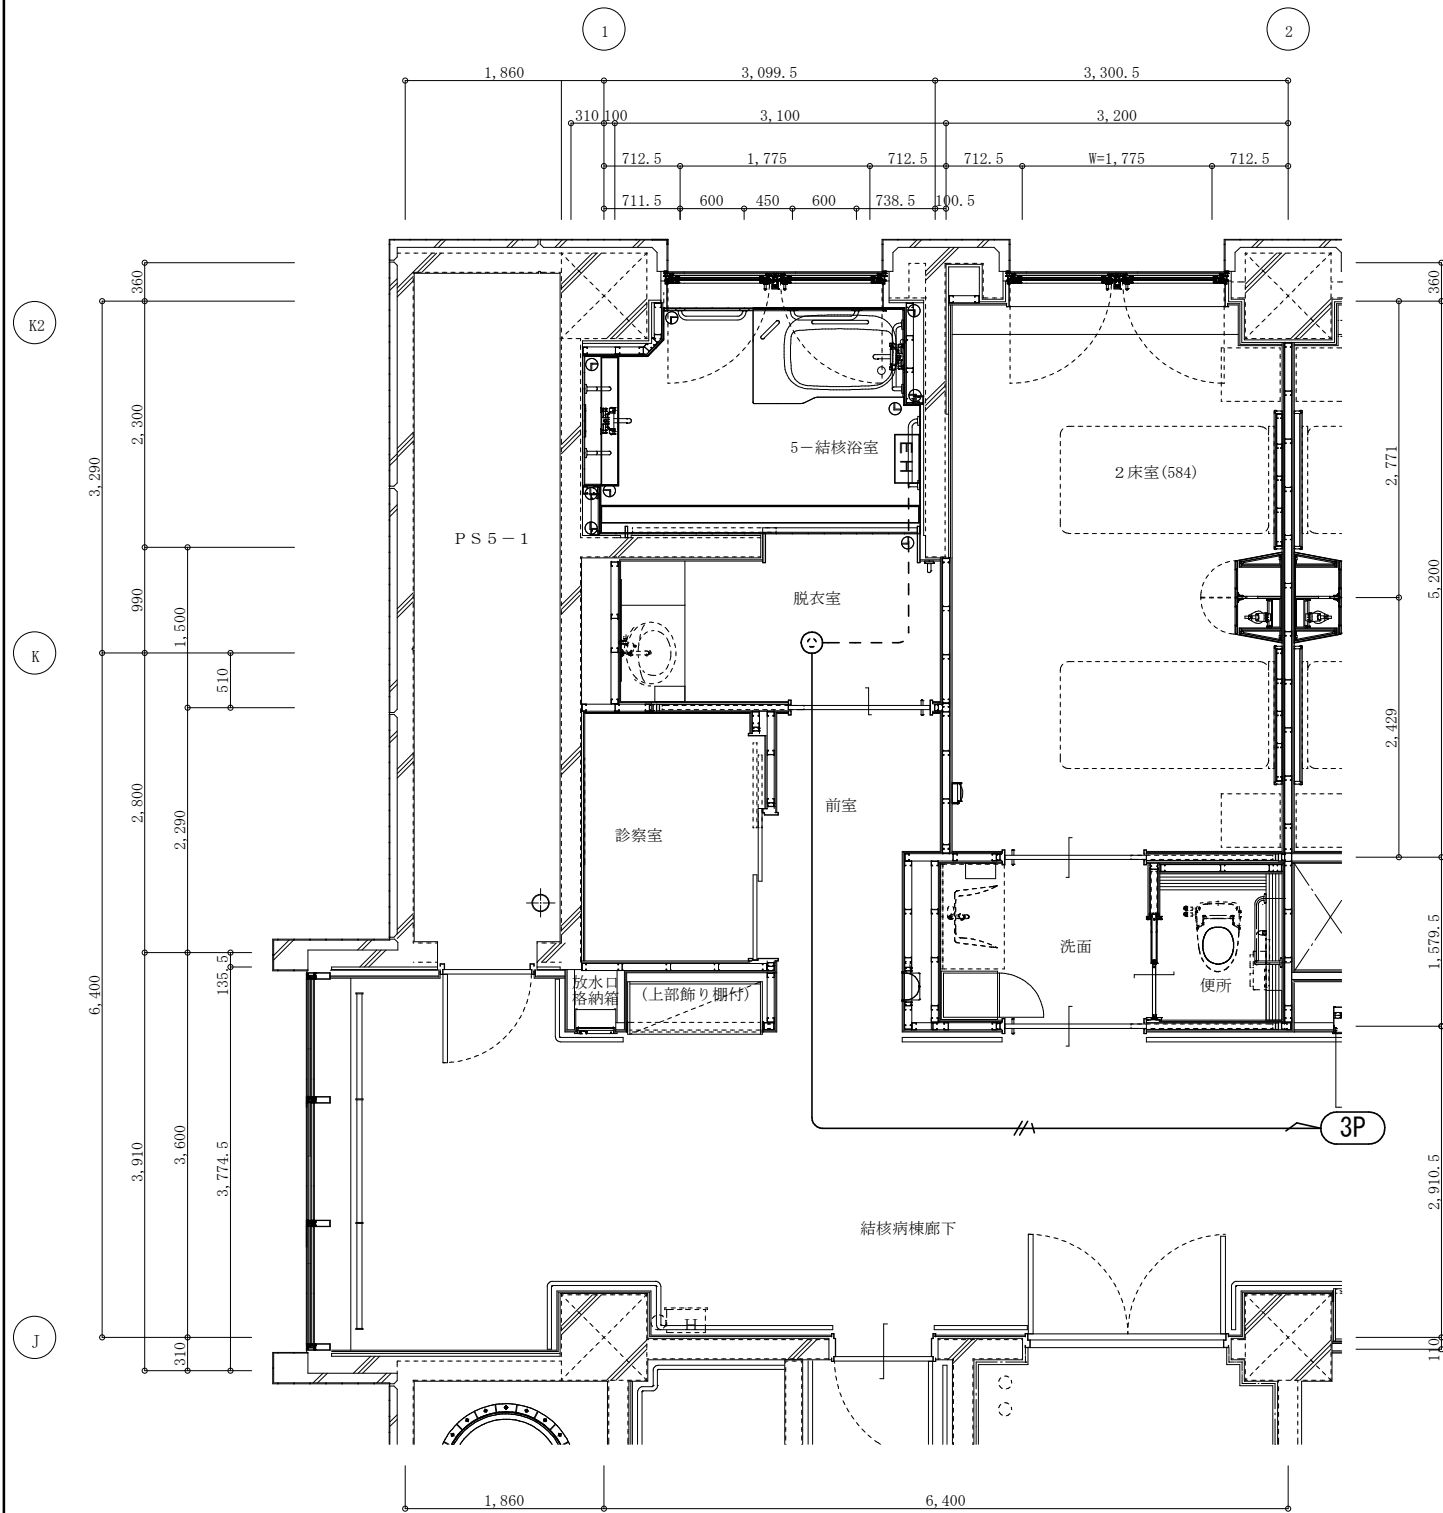

現況：電熱設備平面図 ・ 1/50

| 凡 例(特記なきは下記による)【撤去工事】  |                      |     |  |
|------------------------|----------------------|-----|--|
| ⑧ 図中、配管配線は下記による        | 保護管                  |     |  |
| EM-EEF2.0-3C (PF22)    | —撤去                  |     |  |
| IE2.0x2 (PF16)         | —撤去                  |     |  |
| ⑧ 図中、シンボルは下記による        |                      |     |  |
| 埋込コンセント2P15A E極付×1 引掛形 | —撤去                  |     |  |
| EH                     | 電気式パネルヒーター (コーナー設置型) | —撤去 |  |

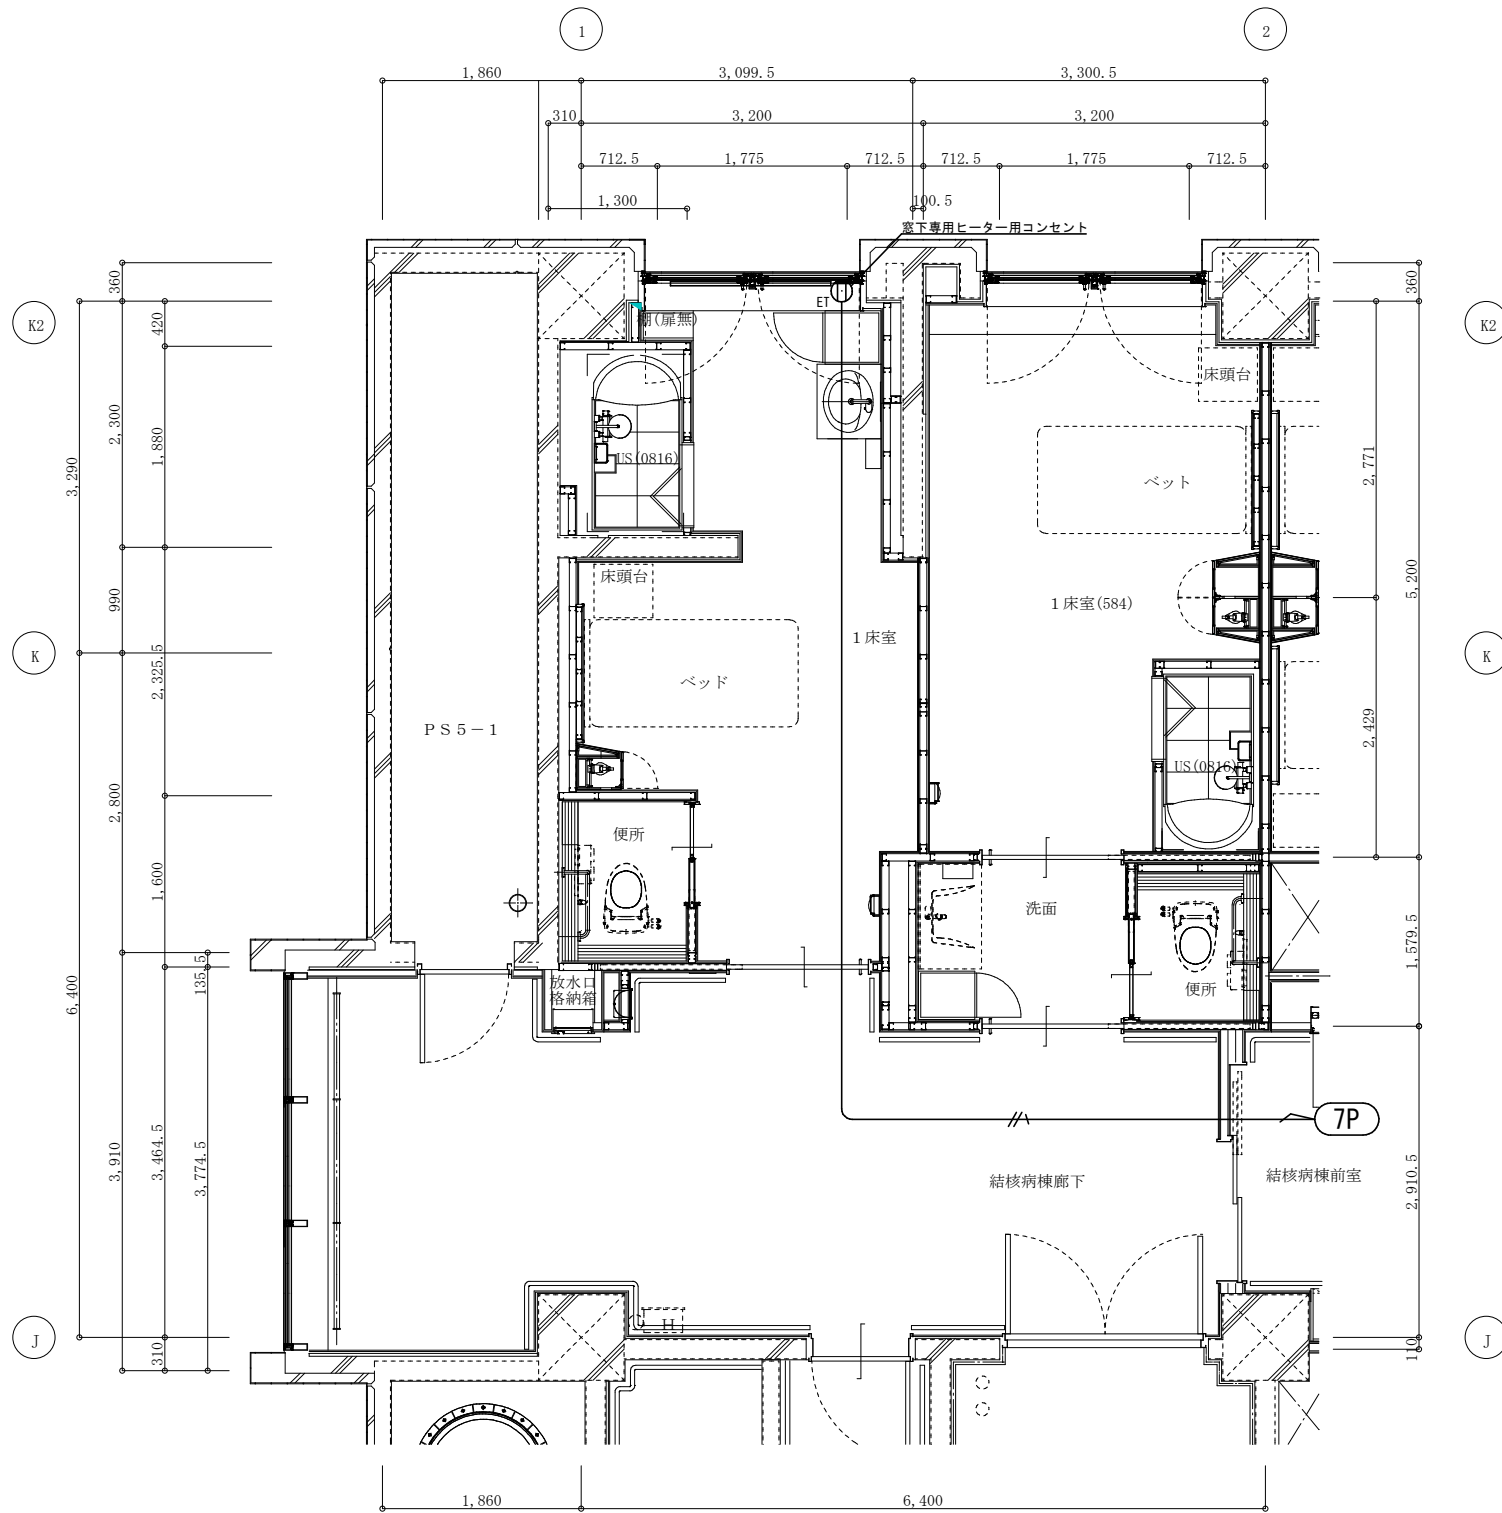

改修：電熱設備平面図 ・ 1/50

| 凡 例(特記なきは下記による)【改修工事】 |                            |  |  |
|-----------------------|----------------------------|--|--|
| ⑧ 図中、配管配線は下記による       | 保護管                        |  |  |
| EM-EEF2.0-3C (PF22)   | —新設                        |  |  |
| ⑧ 図中、シンボルは下記による       |                            |  |  |
| ET                    | 埋込コンセント2P15A×2 (接地端子付) —新設 |  |  |

岩手県立中部病院結核病棟改修工事

設計製図担当承認

特記及訂正事項

図面内容

現況・改修：電熱設備平面図

縮尺 A2:1/50 A3:1/70.70


作成年月日

令和8年 5月 日

設計図番号


E14枚の内 E 8枚

設計図整理番号第 号

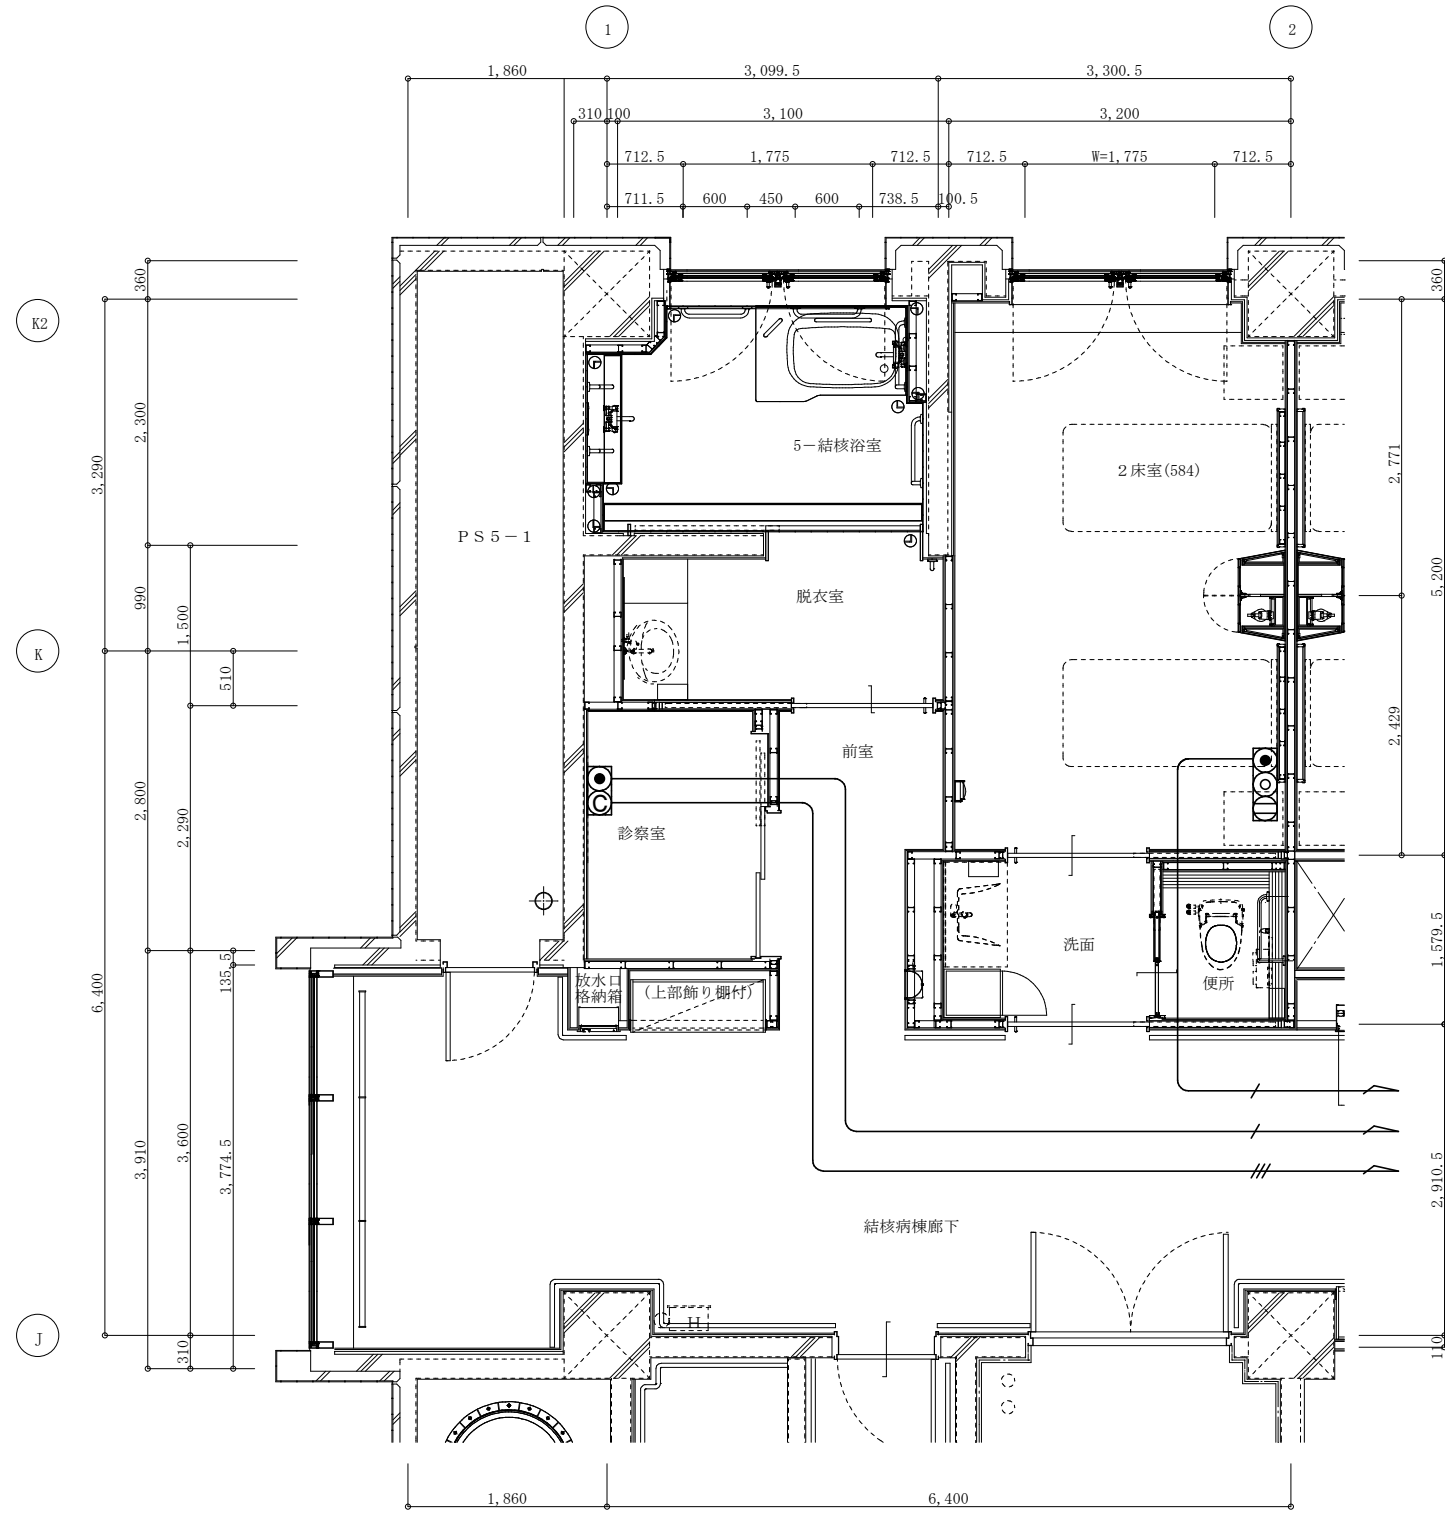


現況：電話・LAN設備平面図・1/50

|                         |                                  |
|-------------------------|----------------------------------|
| 凡 例 (特記なきは下記による) 【撤去工事】 |                                  |
| ⑥ 図中、配管記線は下記による         | 保護管                              |
| — / —                   | EM-BTIE0.4-2P (PF16) — 撤去        |
| — /// —                 | EM-CAT5e x3 (PF22) — 撤去          |
| ⑥ 図中、シンボルは下記による         |                                  |
| ●                       | 電話壁付アウトレット (6 極 4 心モジュラー) — 撤去   |
| ◎                       | LAN 用壁付アウトレット (CAT5e モジュラー) — 撤去 |

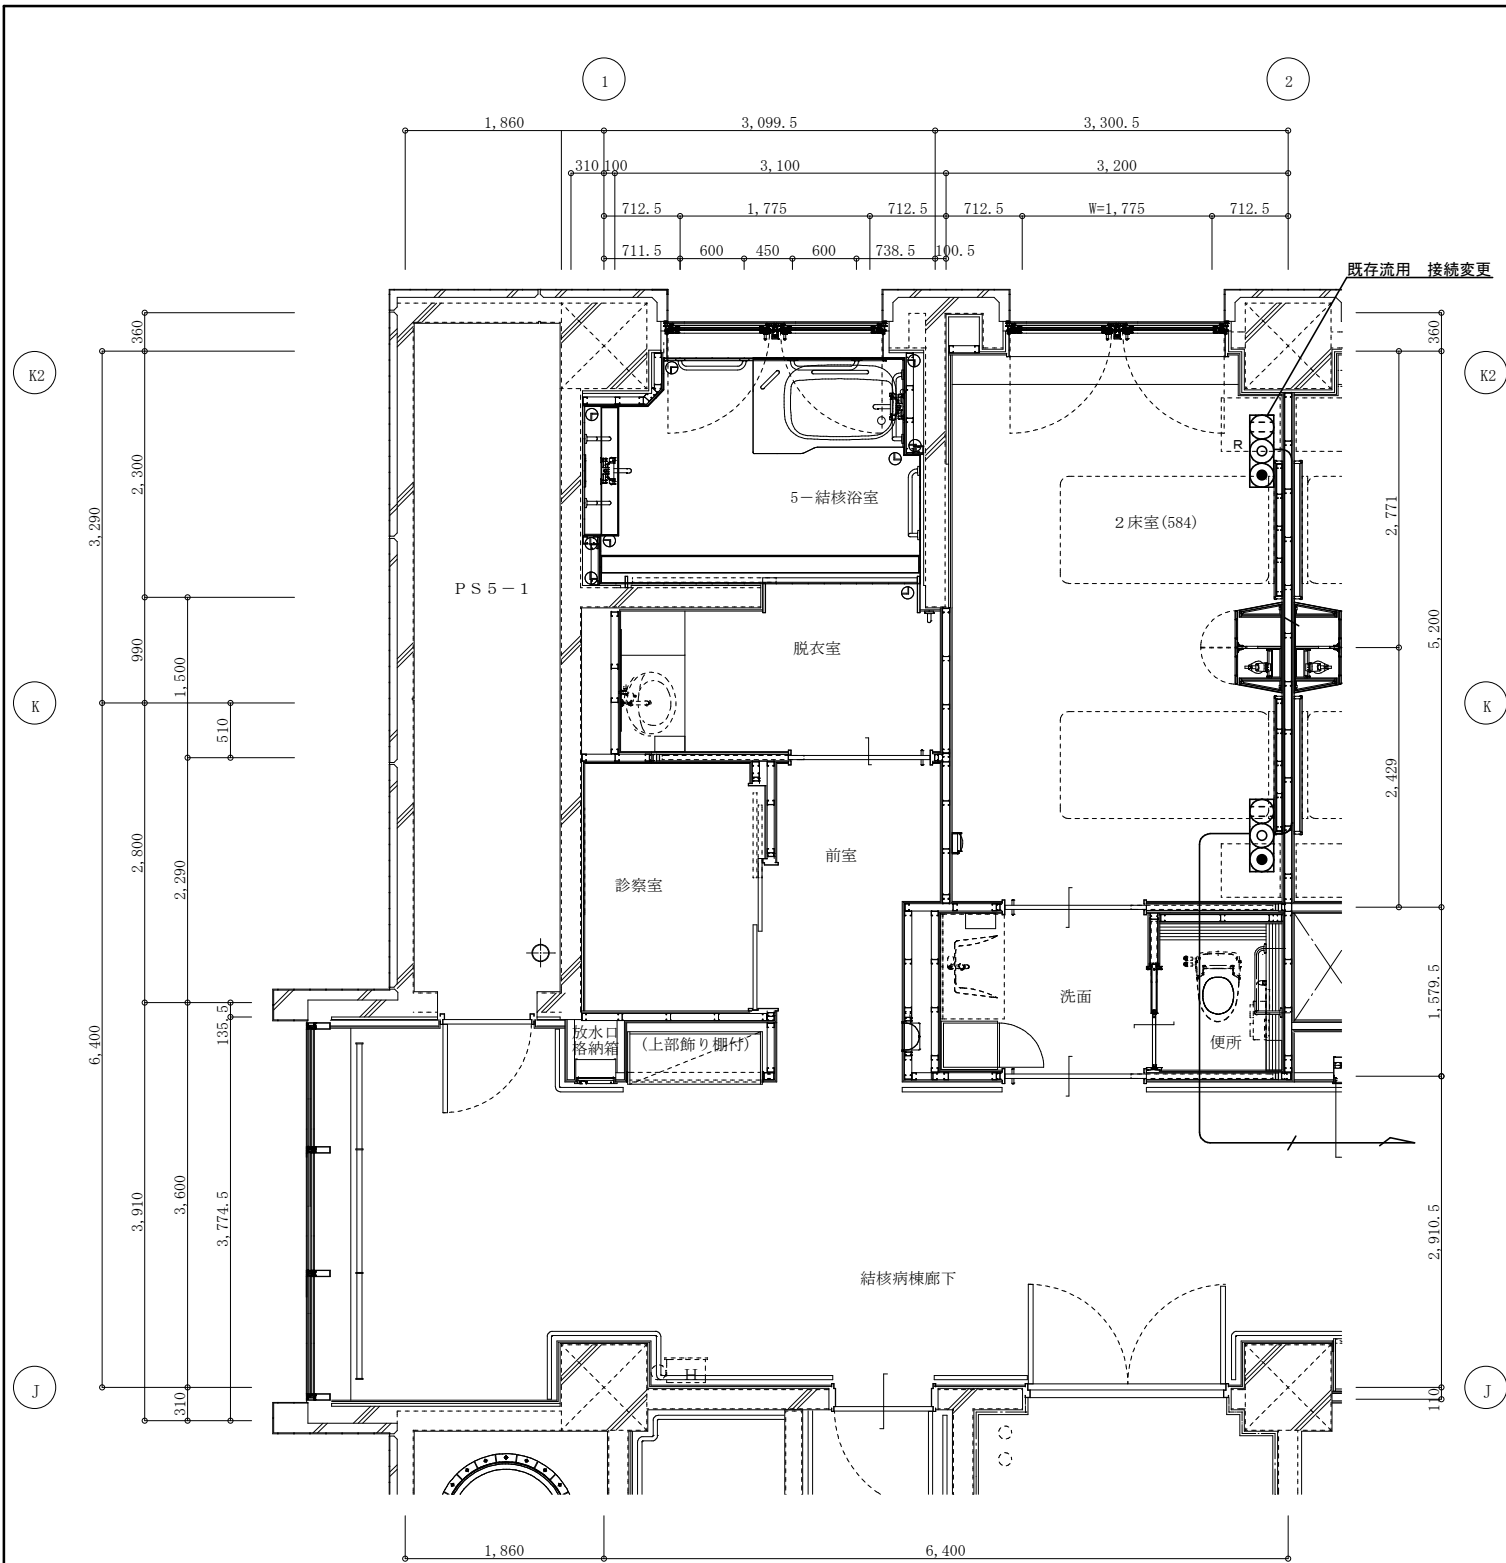

現況：テレビ設備平面図 ・ 1/50


| 凡 例(特記なきは下記による)【撤去工事】 |                |            |
|-----------------------|----------------|------------|
| ⌀ 図中、配管配線は下記による       | 保護管            |            |
| — / —                 | EM-S5C-FB×1    | (PF16) ー撤去 |
| ⊙ 図中、シンボルは下記による       |                |            |
| ⊙                     | テレビ直列ユニット(中間型) | ー撤去        |

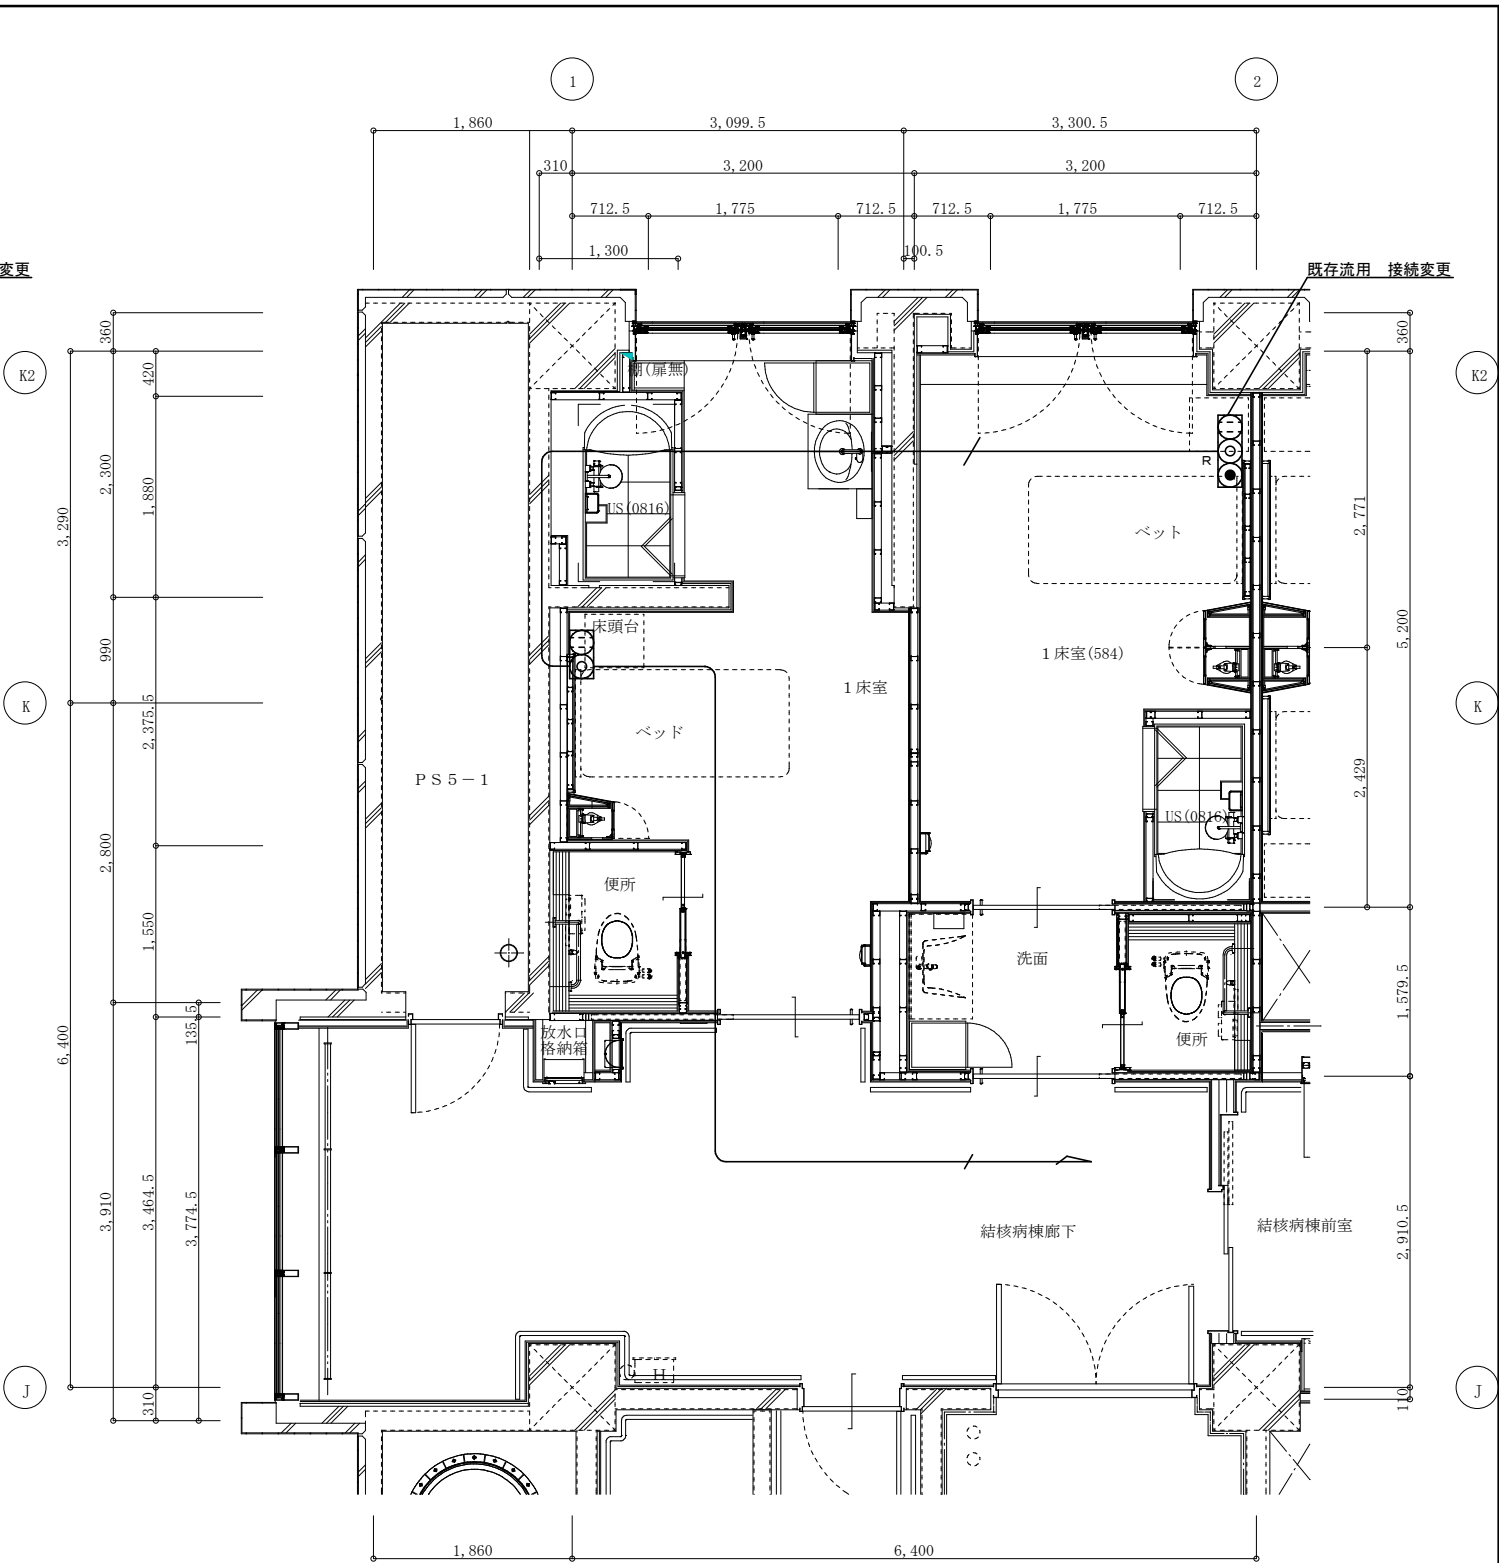

改修：テレビ設備平面図 ・ 1/50


| 凡 例(特記なきは下記による)【改修工事】 |                |            |
|-----------------------|----------------|------------|
| ⌀ 図中、配管配線は下記による       | 保護管            |            |
| — / —                 | EM-S5C-FB×1    | (PF16) ー新設 |
| ⊙ 図中、シンボルは下記による       |                |            |
| ⊙                     | テレビ直列ユニット(中間型) | ー新設        |

現況・改修：  
医療モニター設備平面図  
A2:1/100  
A3:1/141.40

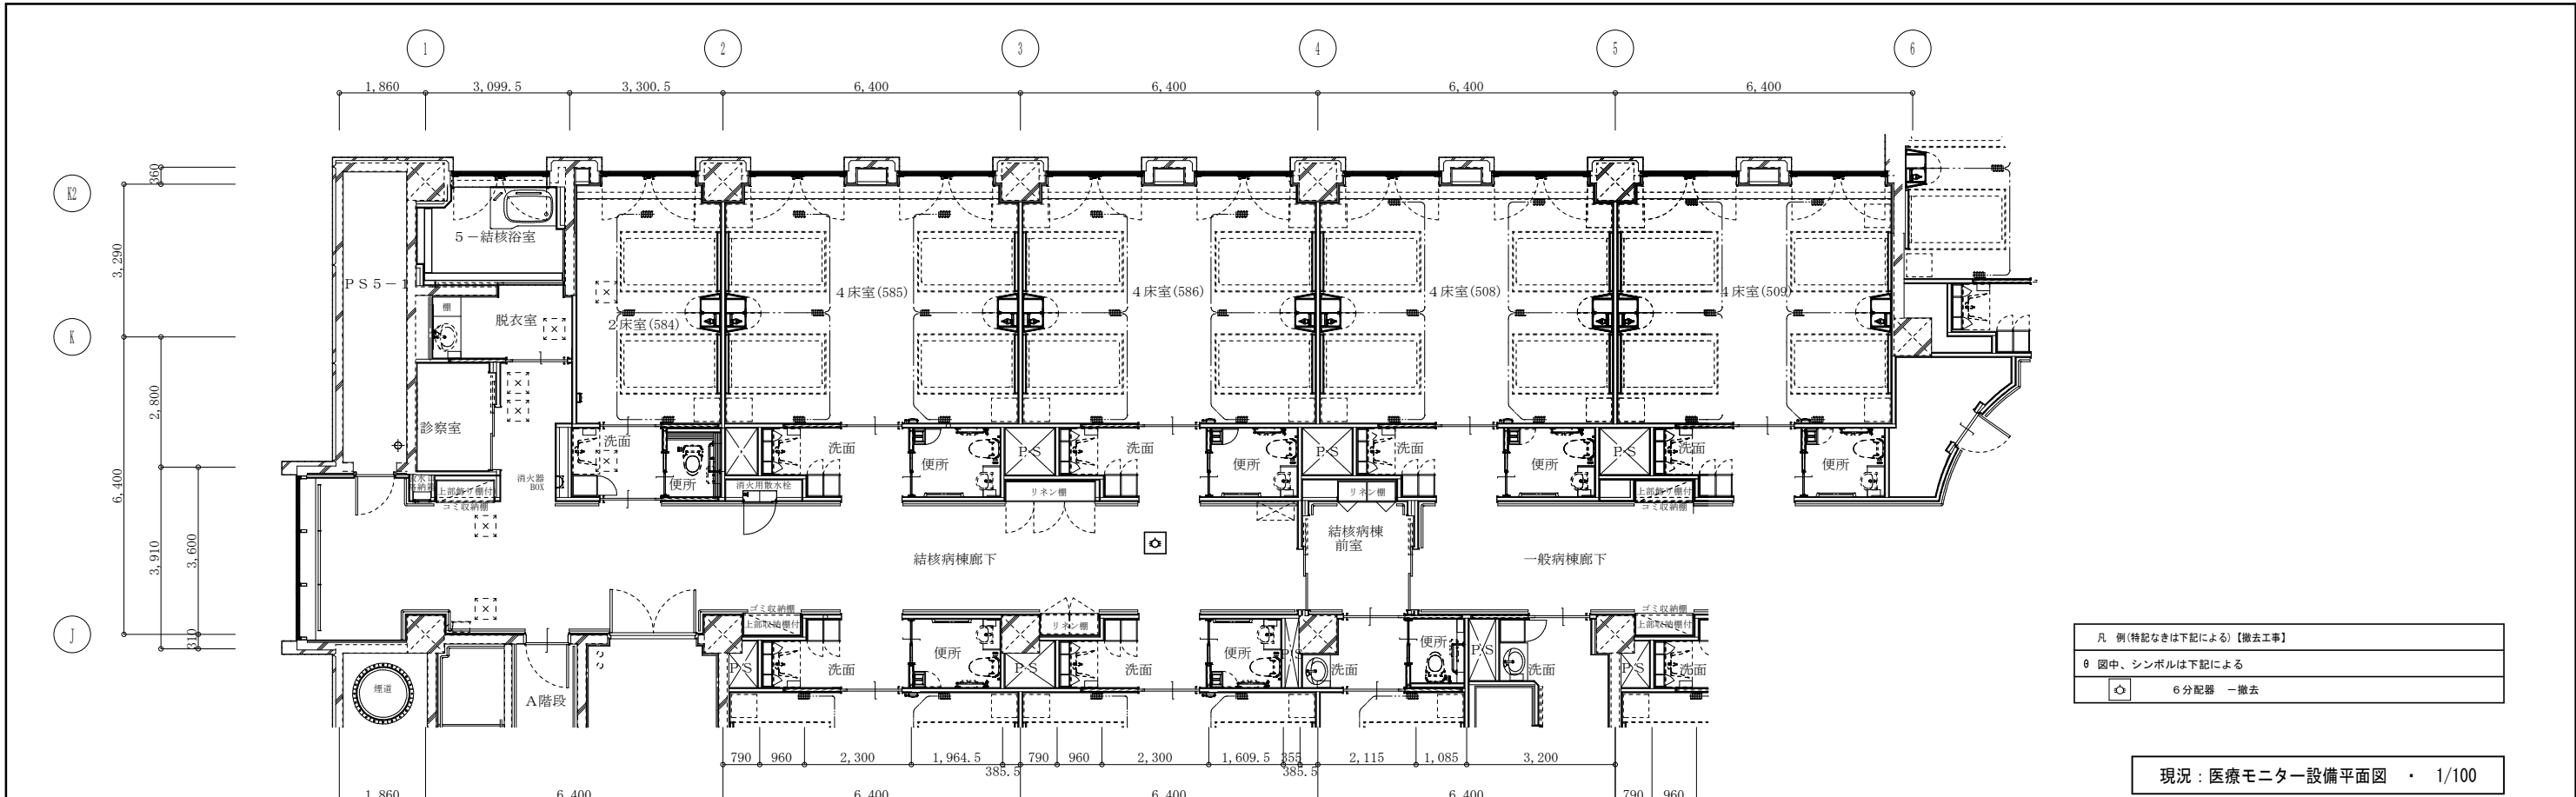

|                       |          |
|-----------------------|----------|
| 凡 例(特記なきは下記による)【撤去工事】 |          |
| ⊗ 図中、シンボルは下記による       |          |
| ⊗                     | 6分配器 一撤去 |

現況：医療モニター設備平面図 ・ 1/100

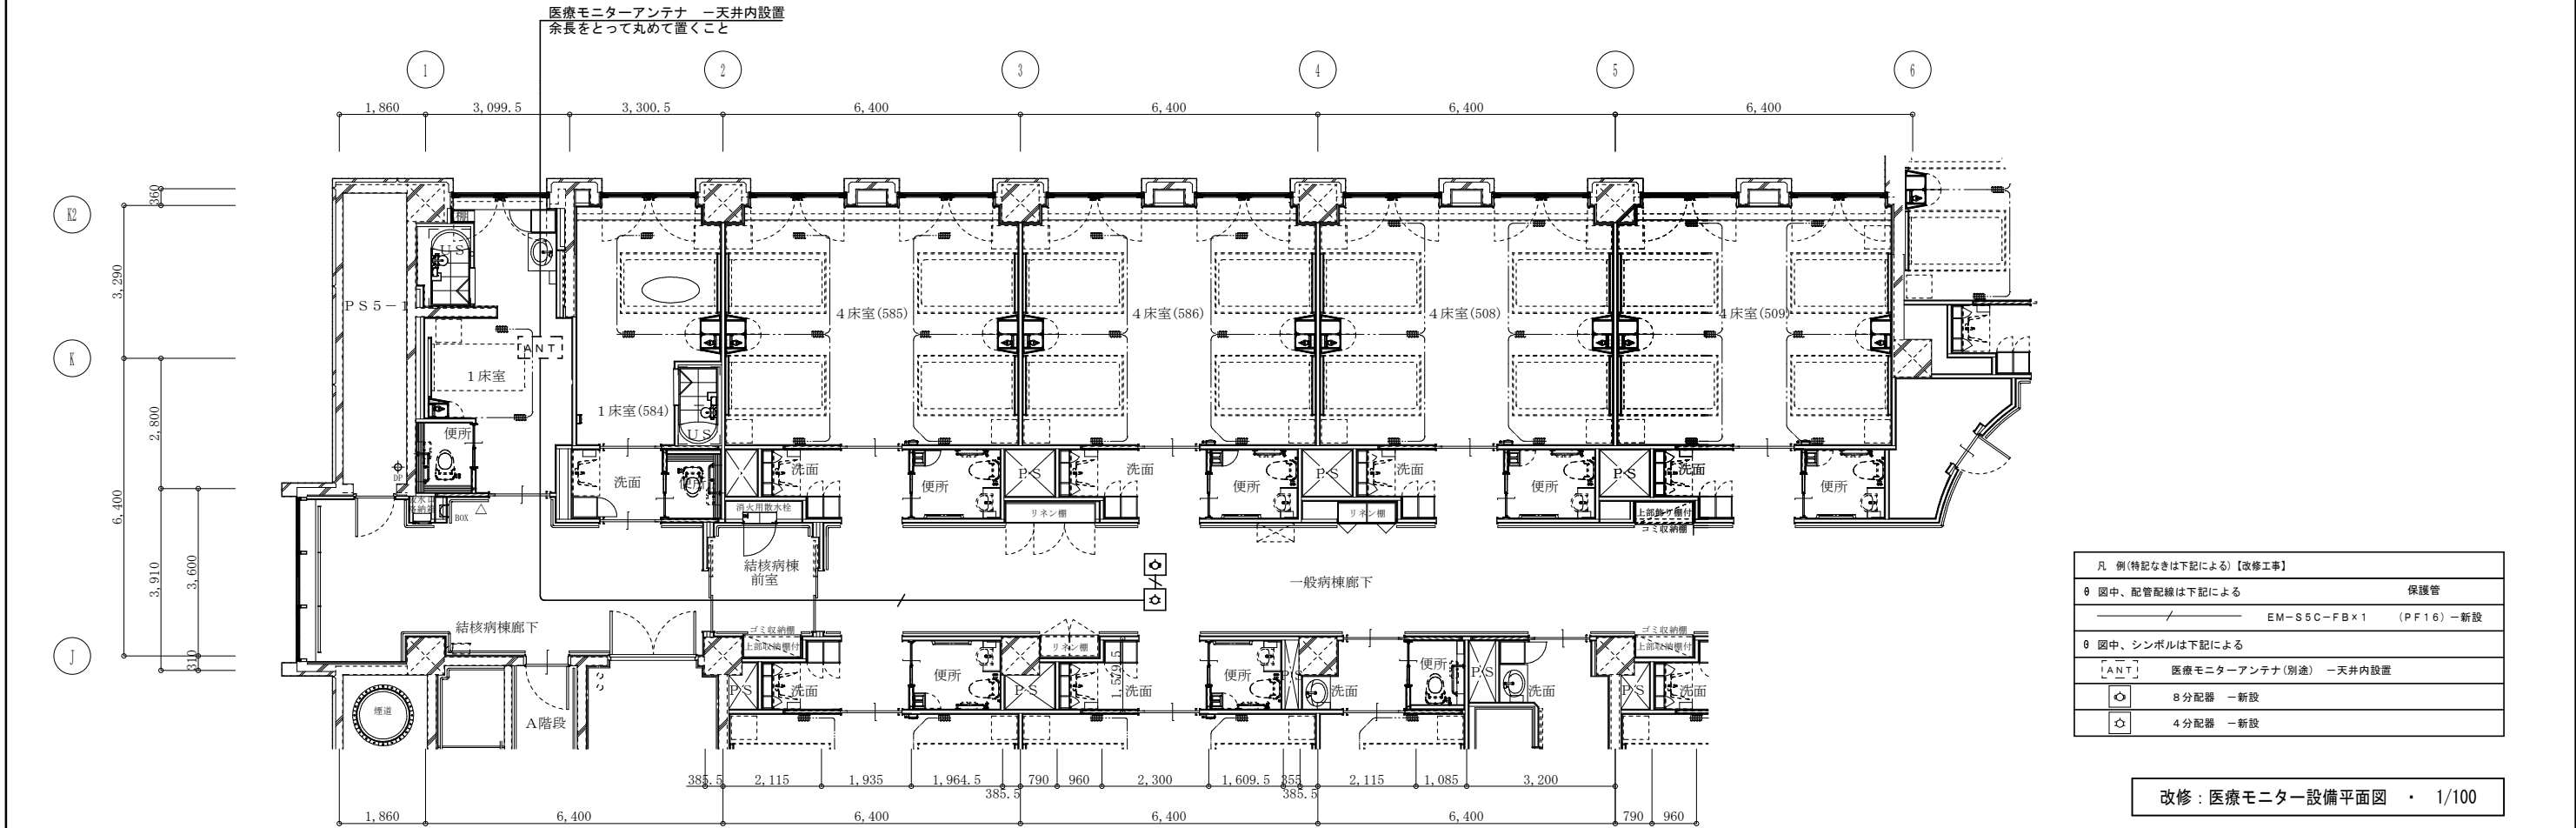


|                       |                        |
|-----------------------|------------------------|
| 凡 例(特記なきは下記による)【改修工事】 |                        |
| ⊗ 図中、配管配線は下記による       | 保護管                    |
| —                     | EM-SSC-FB×1 (PF16) 一新設 |
| ⊗ 図中、シンボルは下記による       |                        |
| [ANT]                 | 医療モニターアンテナ(別途) 一天井内設置  |
| ⊗                     | 8分配器 一新設               |
| ☆                     | 4分配器 一新設               |

改修：医療モニター設備平面図 ・ 1/100


|                  |  |          |  |         |  |                          |  |             |  |
|------------------|--|----------|--|---------|--|--------------------------|--|-------------|--|
| 岩手県立中部病院結核病棟改修工事 |  | 設計製図担当承認 |  | 特記及訂正事項 |  | 図面内容                     |  | 作成年月日       |  |
|                  |  |          |  |         |  | 現況・改修：医療モニター設備平面図        |  | 令和8年 5月 日   |  |
|                  |  |          |  |         |  | 縮 尺 A2:1/100 A3:1/141.40 |  | 設計図番号       |  |
|                  |  |          |  |         |  |                          |  | E14枚の内 E11枚 |  |
|                  |  |          |  |         |  |                          |  | 設計図整理番号第 号  |  |

現況・改修：  
ナースコール設備平面図  
A2:1/100  
A3:1/141.40

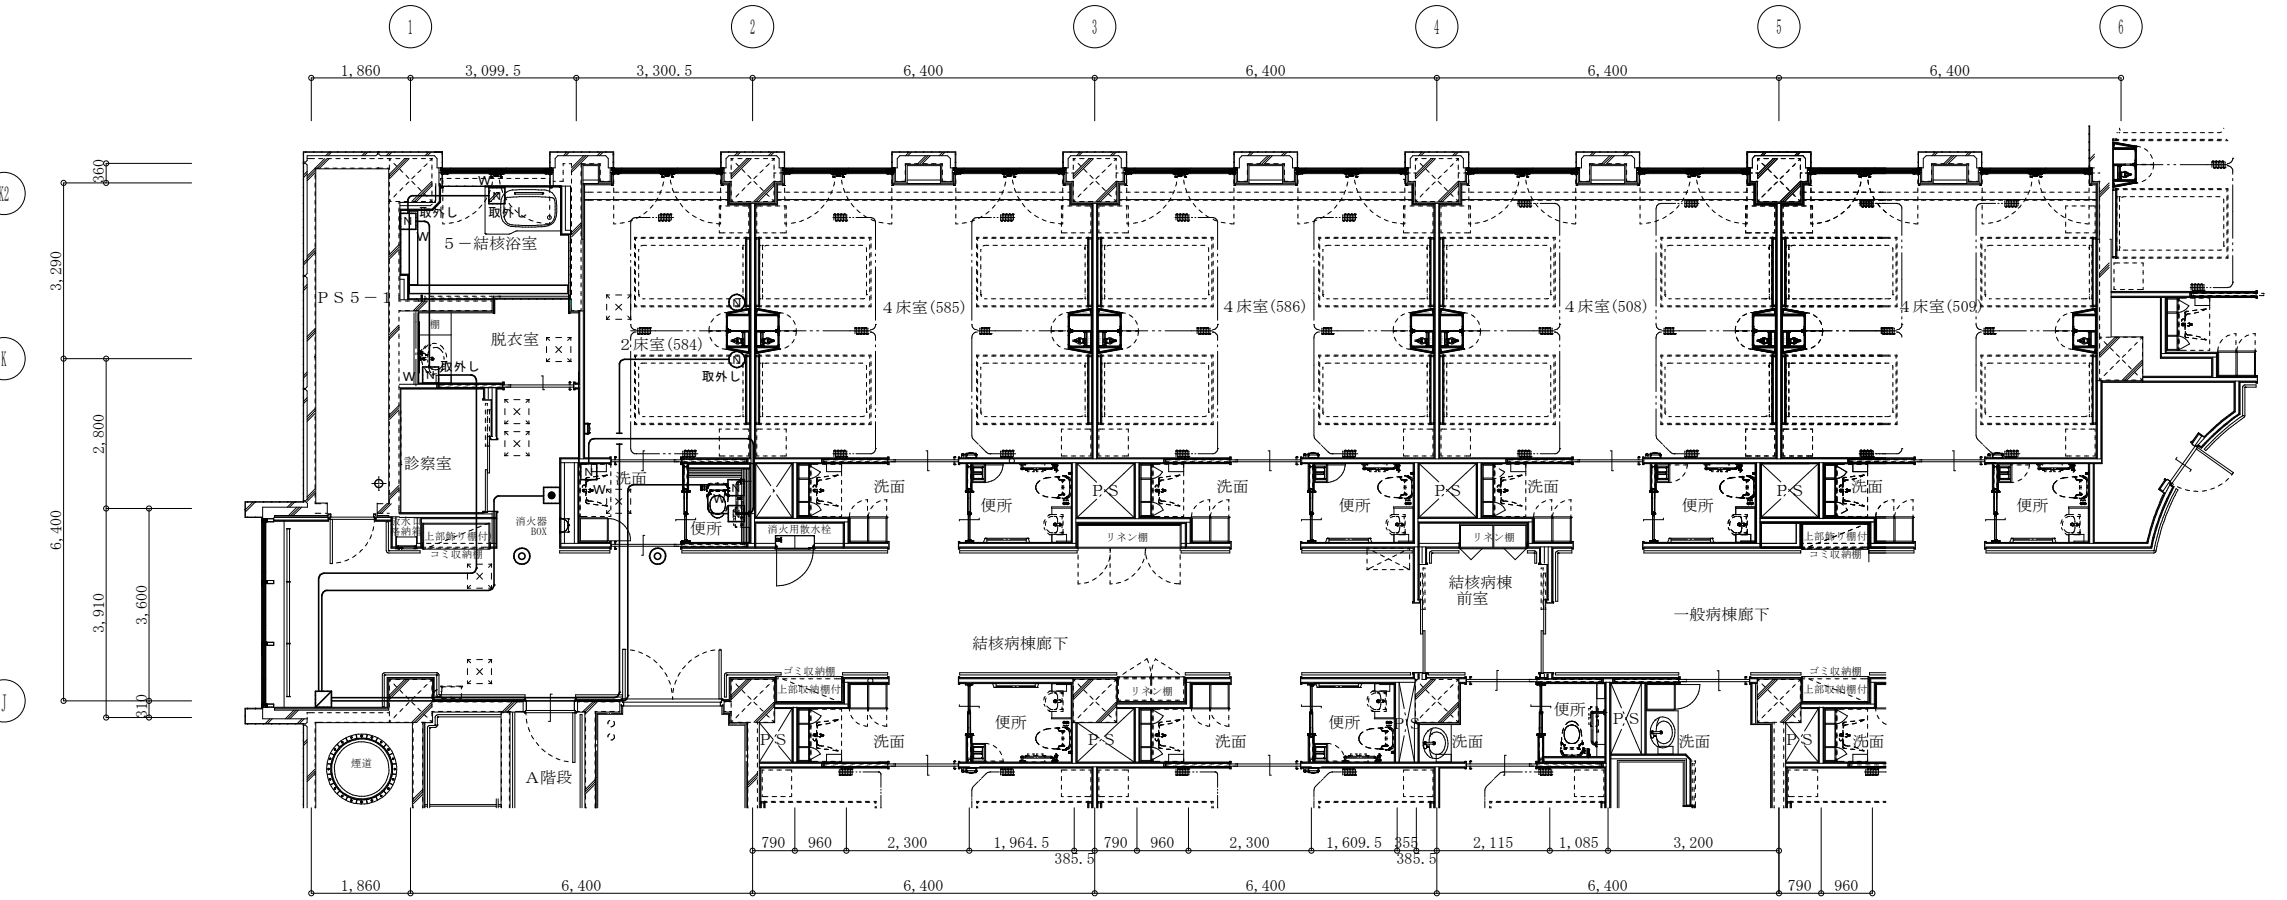


| 凡 例(特記なきは下記による)【撤去工事】 |                                                                      |
|-----------------------|----------------------------------------------------------------------|
| ⑥ 図中、配管配線は下記による       | 保護管                                                                  |
| EM-AE0. 9-2C (PF16)   | —撤去                                                                  |
| 破線部分は既設使用とする          |                                                                      |
| ⑥ 図中、シンボルは下記による       |                                                                      |
| (N)                   | ハンド形子機(呼出握りボタン・中継コネクタ付) —取外し<br>ハンド形子機用コンセント(復旧ボタン・緊急ボタン・ハンガー付) —取外し |
| (N) W                 | トイレ・浴室用押しボタン(復旧ボタン付) —取外し                                            |
| ■                     | 復旧ボタン —撤去                                                            |

現況：ナースコール設置平面図 ・ 1/100

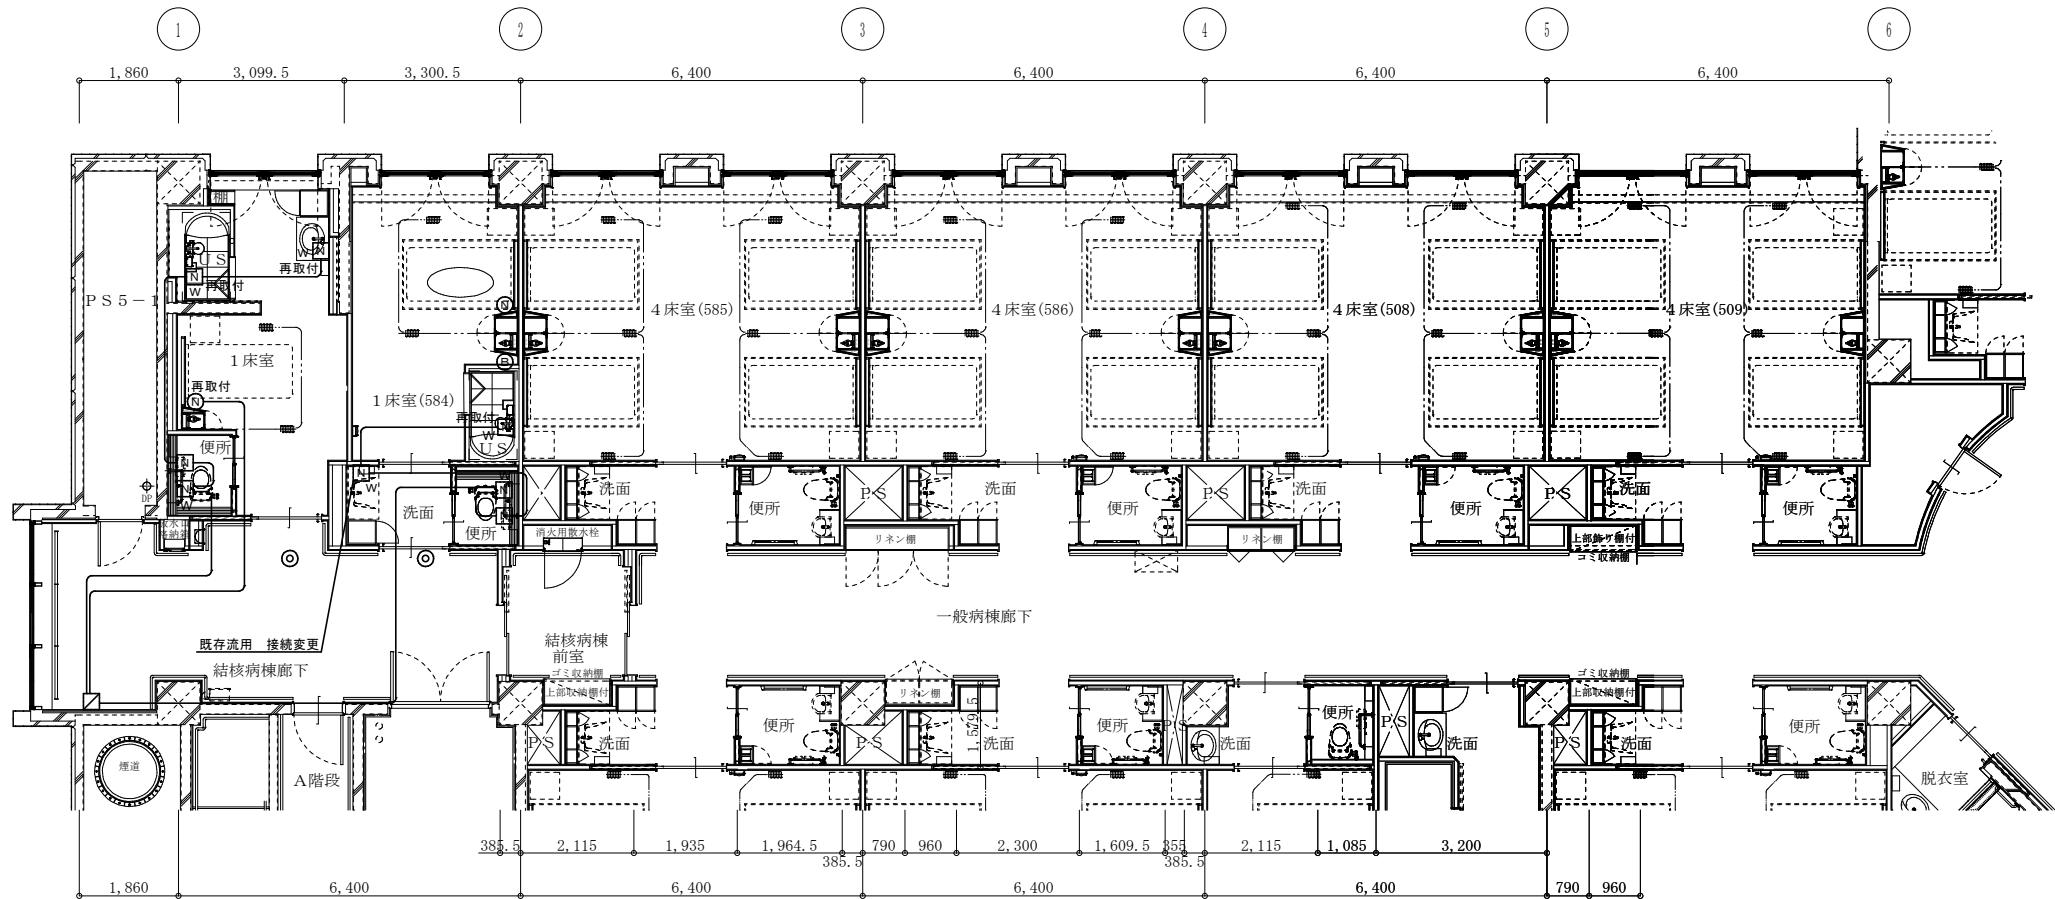

| 凡 例(特記なきは下記による)【改修工事】 |                                                                      |
|-----------------------|----------------------------------------------------------------------|
| ⑥ 図中、配管配線は下記による       | 保護管                                                                  |
| EM-AE0. 9-2C (PF16)   | —新設                                                                  |
| 破線部分は既設使用とする          |                                                                      |
| ⑥ 図中、シンボルは下記による       |                                                                      |
| (N)                   | ハンド形子機(呼出握りボタン・中継コネクタ付) —再取付<br>ハンド形子機用コンセント(復旧ボタン・緊急ボタン・ハンガー付) —再取付 |
| (N)                   | トイレ・浴室用押しボタン(復旧ボタン・引きひも付) —新設                                        |
| (N) W                 | トイレ・浴室用押しボタン(復旧ボタン付) —新設・再取付                                         |
| (B)                   | ブランクプレート —新設                                                         |
| □                     | コンピュータ親機 —ナースコール設定変更                                                 |

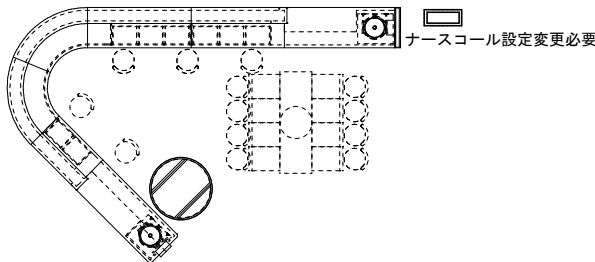

改修：ナースコール設置平面図 ・ 1/100

岩手県立中部病院結核病棟改修工事

設計製図担当承認

特記及訂正事項

図面内容

現況・改修：ナースコール設備平面図

縮尺 A2:1/100 A3:1/141.40

作成年月日

令和8年 5月 日


設計図番号

E14枚の内 E12枚

設計図整理番号第 号


現況・改修：  
拡声設備平面図

A2:1/100  
A3:1/141.40

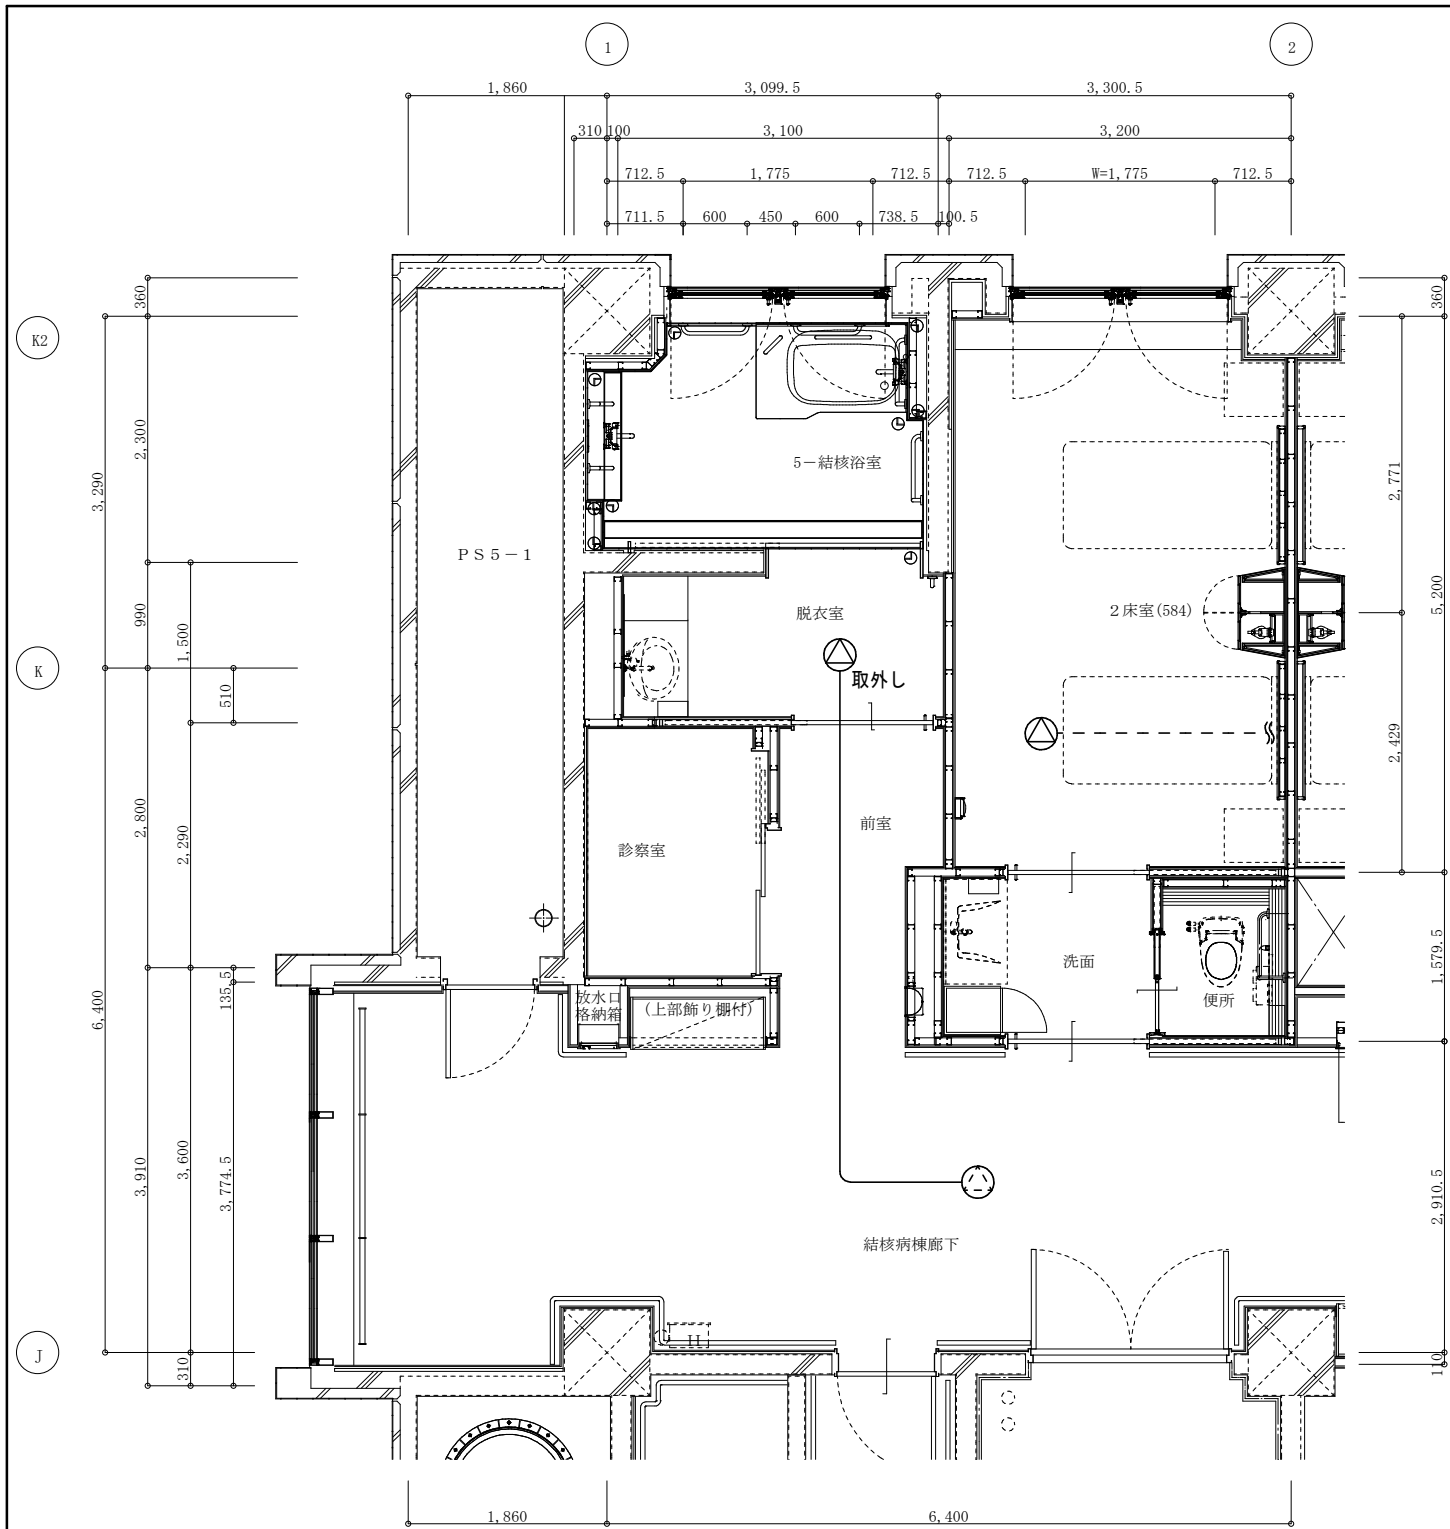

現況：拡声設備平面図 ・ 1/50

| 凡 例(特記なきは下記による)【撤去工事】                                                                 |              |      |
|---------------------------------------------------------------------------------------|--------------|------|
| 6 図中、配管配線は下記による                                                                       |              |      |
|  | EM-HP1. 2-3C | —撤去  |
|  | 破線部分は既設使用とする |      |
| 6 図中、シンボルは下記による                                                                       |              |      |
|  | 天井埋込型スピーカ    | →取外し |

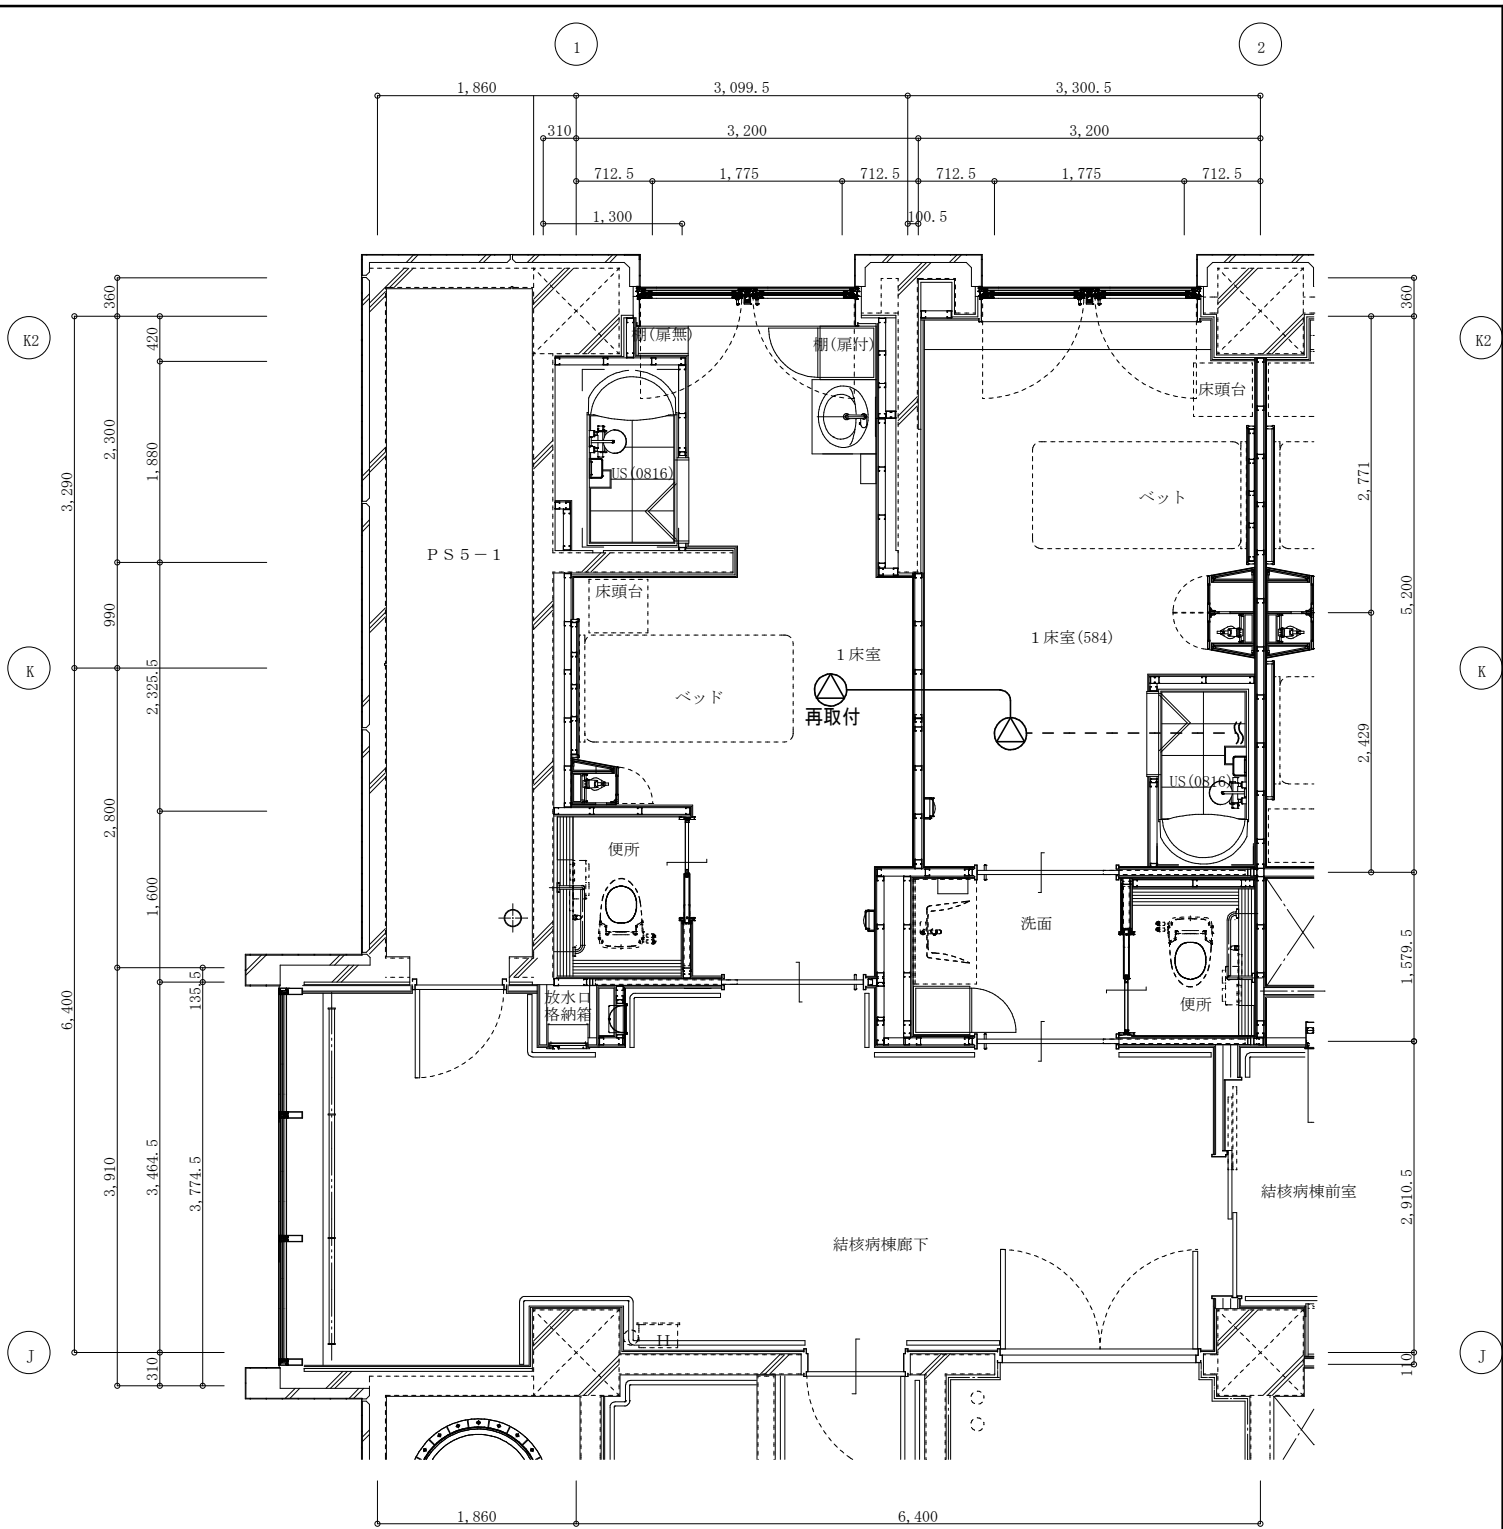

改修：拡声設備平面図 ・ 1/50

| 凡 例(特記なきは下記による)【改修工事】 |              |      |
|-----------------------|--------------|------|
| ø 図中、配管配線は下記による       |              |      |
| —————                 | EM-HP1. 2-3C | —新設  |
| -----                 | 破線部分は既設使用とする |      |
| ø 図中、シンボルは下記による       |              |      |
| ⊙                     | 天井埋込型スピーカー   | —再取付 |

岩手県立中部病院結核病棟改修工事

設計製図担当承認

特記及訂正事項

図面内容

現況・改修：拡声設備平面図

縮尺

A2:1/50 A3:1/70.70

作成年月日

令和8年 5月 日

設計図番号


E14枚の内 E13枚

設計図整理番号第 号


現況・改修：  
自動火災報知設備平面図

A2:1/100  
A3:1/141.40

現況：自動火災報知設備平面図 1/100

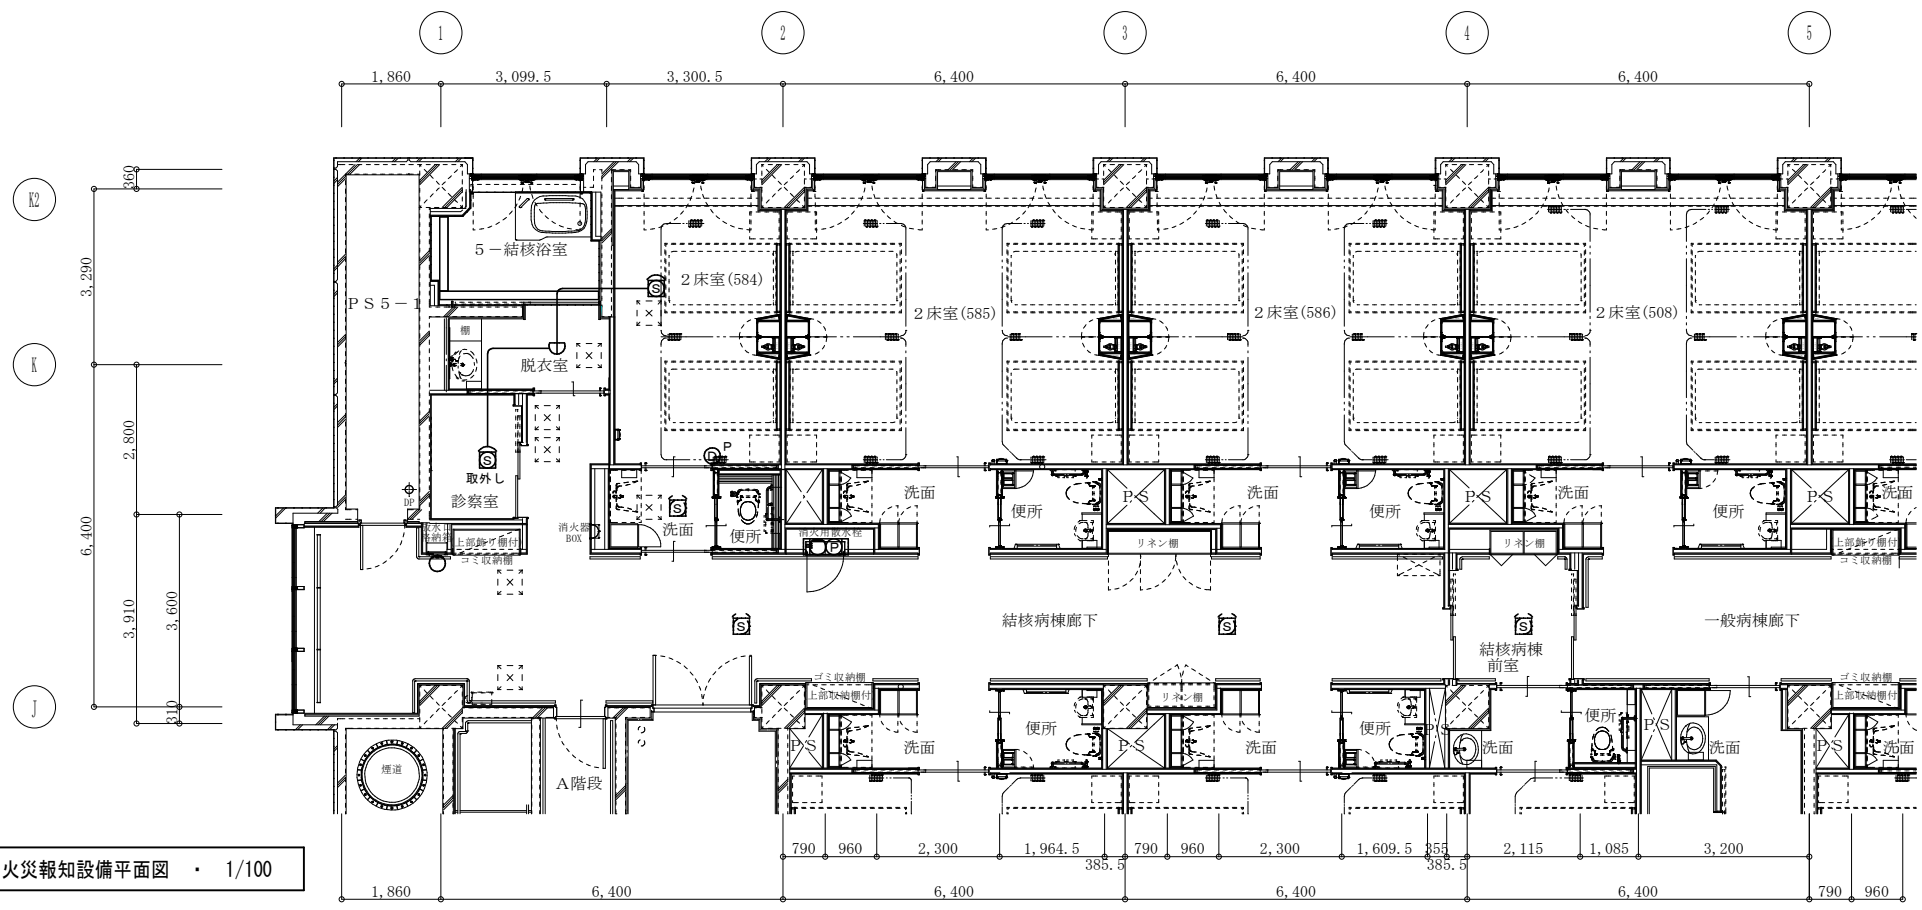

改修：自動火災報知設備平面図 1/100

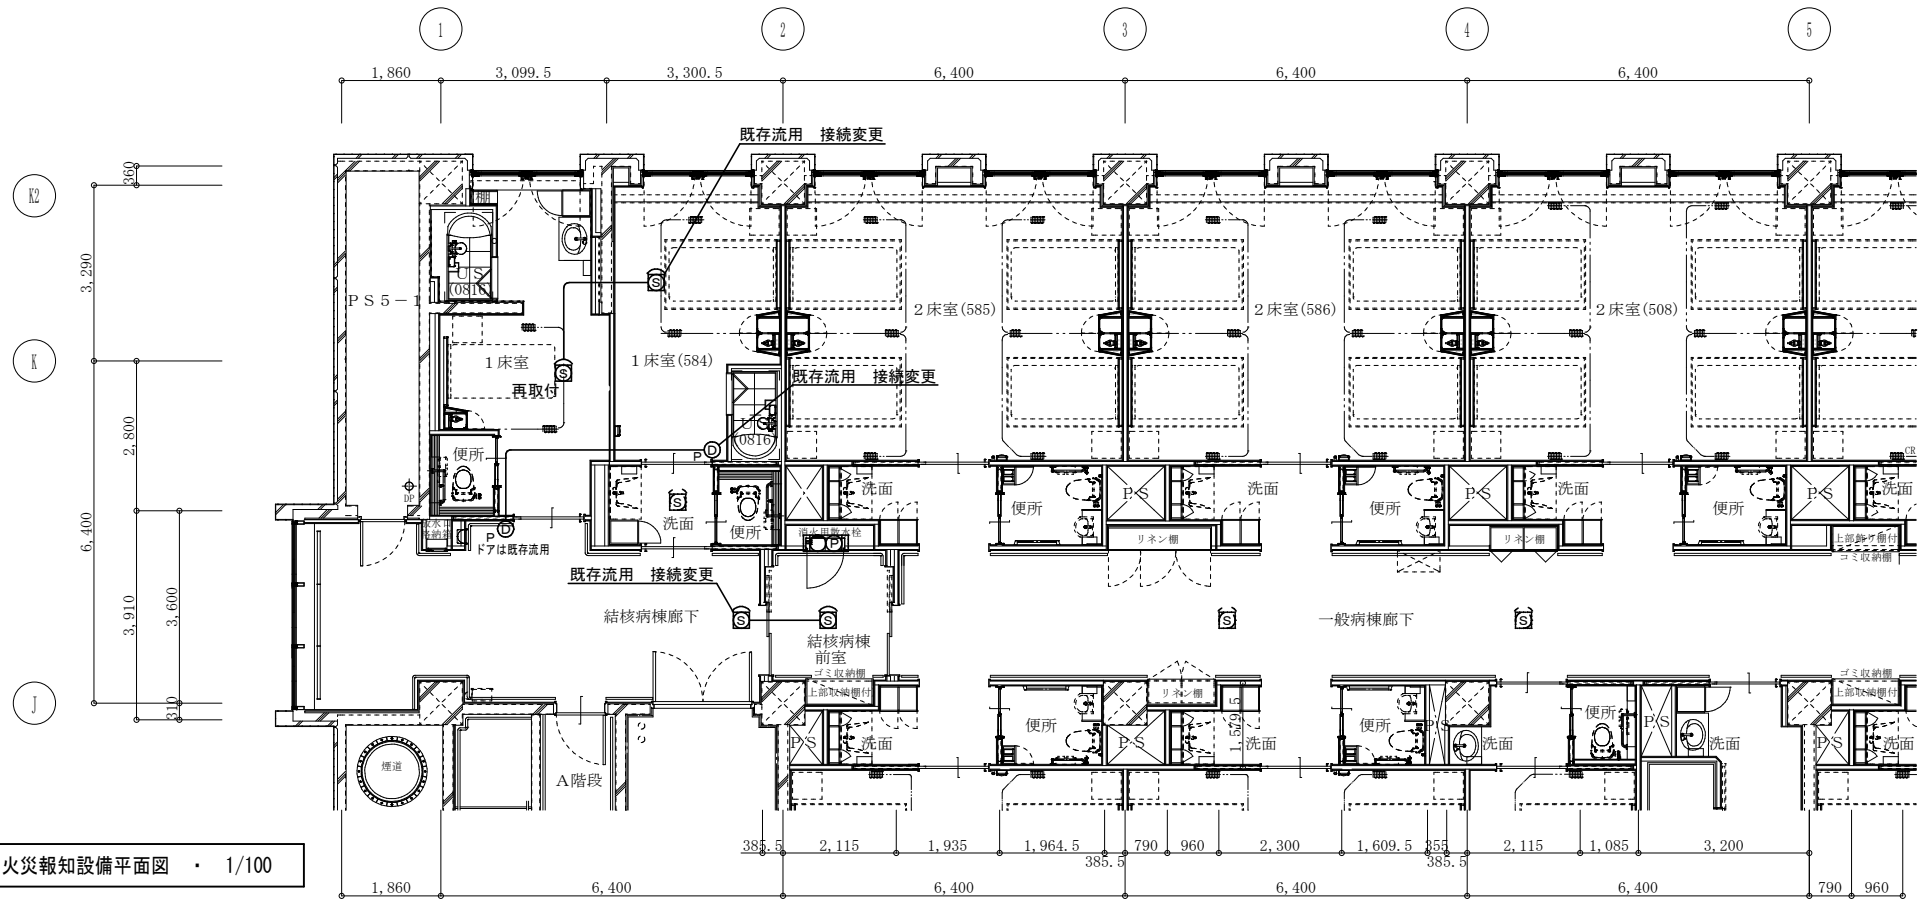

| 凡 例(特記なきは下記による)【撤去工事】 |                                     |   |    |
|-----------------------|-------------------------------------|---|----|
| ⑧ 図中、配管配線は下記による       |                                     |   |    |
| —                     | EM-HP1. 2-1P                        | — | 撤去 |
| - - -                 | 破線部分は既設使用とする                        |   |    |
| ⑧ 図中、シンボルは下記による       |                                     |   |    |
| Ⓔ                     | 光電アナログ式スポット型感知器 1〜3種レベル 埋込形 防排煙連動兼用 | — | 撤去 |
| Ⓕ                     | 熱アナログ式スポット型感知器 特種レベル45〜80℃防水型       | — | 撤去 |

| 凡 例(特記なきは下記による)【改修工事】       |                                     |   |        |
|-----------------------------|-------------------------------------|---|--------|
| ⑧ 図中、配管配線は下記による             |                                     |   |        |
| —                           | EM-HP1. 2-1P                        | — | 新設     |
| - - -                       | 破線部分は既設使用とする                        |   |        |
| ⑧ 図中、シンボルは下記による             |                                     |   |        |
| Ⓔ                           | 光電アナログ式スポット型感知器 1〜3種レベル 埋込形 防排煙連動兼用 | — | 新設・再取付 |
| Ⓕ                           | 自動閉鎖装置 防火戸用 引き戸式 (建築工事)             |   |        |
| ※地下1階中央監視室総合操作盤(GR型受信機)改修必要 |                                     |   |        |

岩手県立中部病院結核病棟改修工事

| 設 計 製 図 担 当 承 認 |  |  |  | 特 記 及 訂 正 事 項 |  | 図 面 内 容                                  |  | 作 成 年 月 日                              |  |
|-----------------|--|--|--|---------------|--|------------------------------------------|--|----------------------------------------|--|
|                 |  |  |  |               |  | 現 況 ・ 改 修 ： 自 動 火 災 報 知 設 備 平 面 図        |  | 令 和 8 年      5 月      日                |  |
|                 |  |  |  |               |  | 縮   尺            A2:1/100    A3:1/141.40 |  | 設 計 図 番 号                              |  |
|                 |  |  |  |               |  |                                          |  | E 1 4 枚 の 内            E 1 4 枚         |  |
|                 |  |  |  |               |  |                                          |  | 設 計 図 整 理 番 号 第                      号 |  |