 






岩手県北上川上流流域下水道事務所	
北上浄化センターほか消防用設備定期点検業務委託	
2 / 77	位置図(2)
令和7年度	
縮尺	No scale

	消火栓
	消火器
	受信器
	熱感知器 定温スポット
	防木型
	防焼型
	煙感知器 露出型
	点検口付
	受信器 表示灯、電鈴
	誘導灯
	排煙 起動煙感知器
	防火戸
	防煙タコハ-

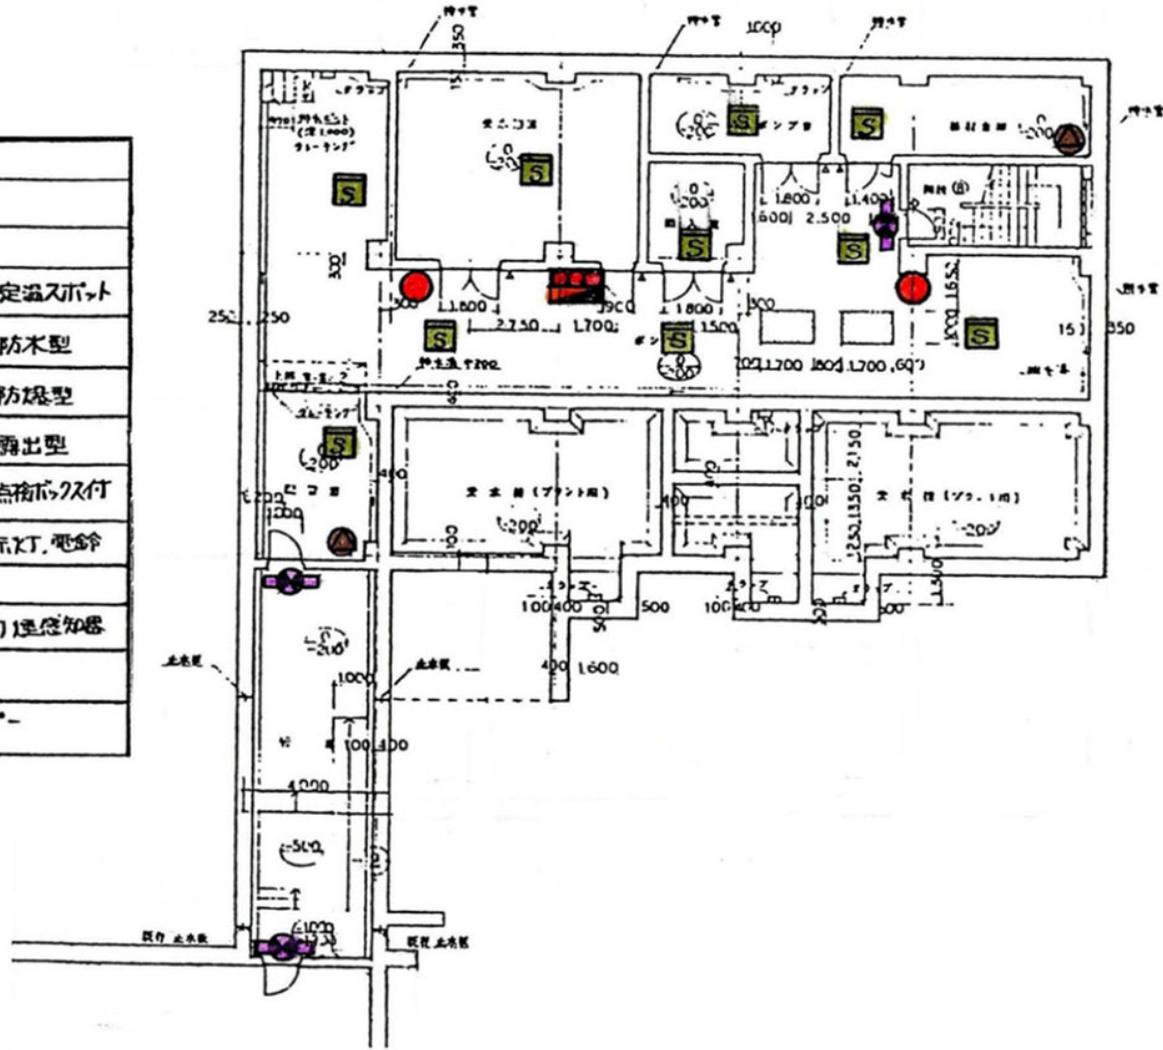


岩手県北上川上流流域下水道事務所	
北上浄化センターほか消防用設備定期点検業務委託	
4 / 77	北上浄化センター管理本館 地下1階
令和7年度	
縮尺	No scale

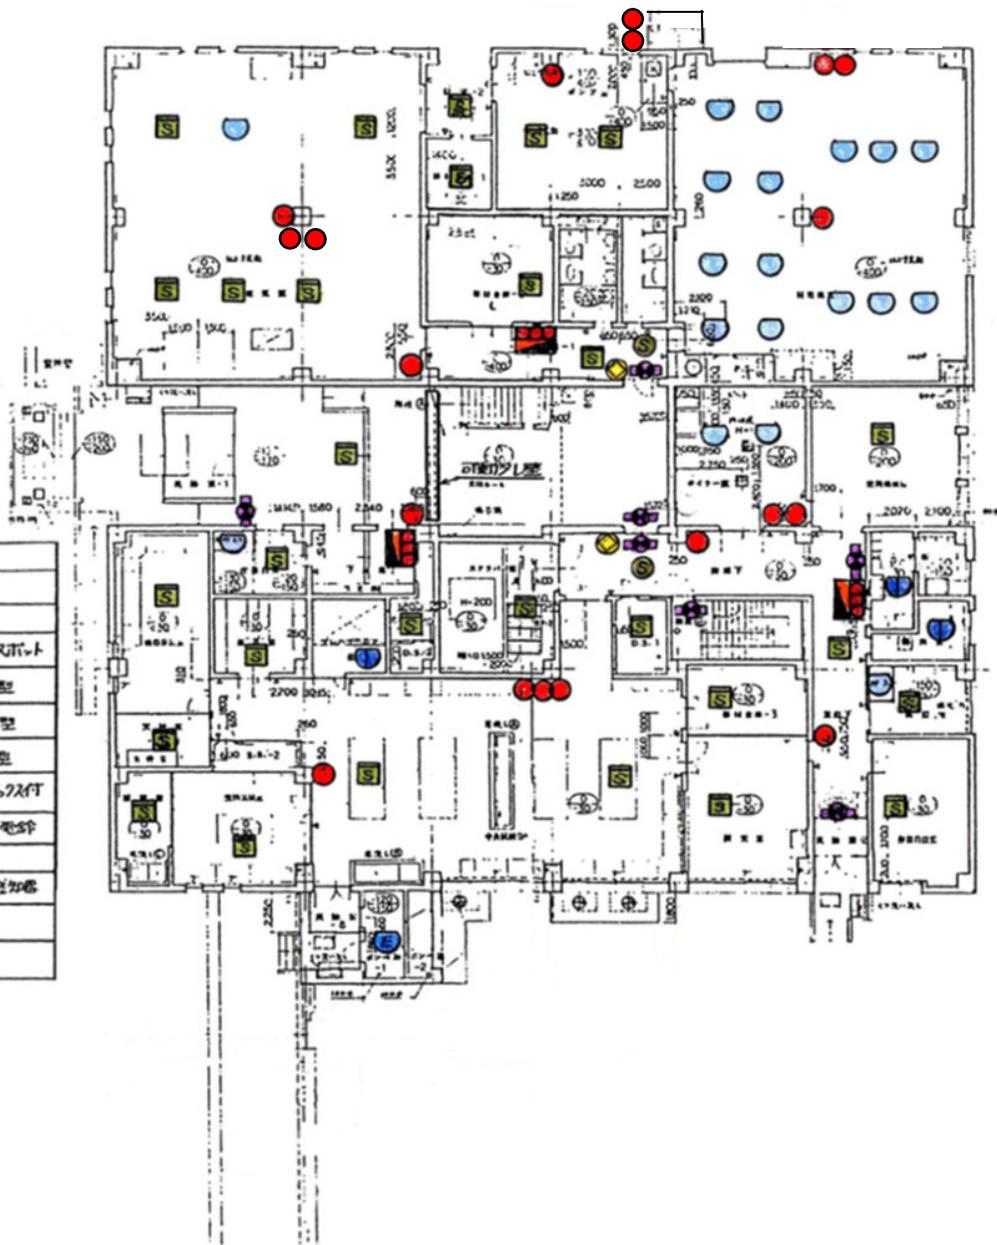

	消火栓
	消火器
	受信器
	熱感知器 定温入ポート
	防火扉
	防火窓
	熱感知器 露出型
	点検口
	受信器 表示灯 電鈴
	誘導灯
	消火器 初期検知器
	防火扉
	防火窓



岩手県北上川上流流域下水道事務所	
北上浄化センターほか消防用設備定期点検業務委託	
5 / 77	北上浄化センター管理本館 1階
令和7年度	
縮尺	No scale

	消火栓
	消火器
	受信器
	熱感知器 定温入力型
	※ 結氷型
	※ 防塊型
	煙感知器 露出型
	※ 点検口入り付
	警音器、表示灯、電音
	誘導灯
	消煙、初期煙感知器
	防火戸
	防煙タコハコ

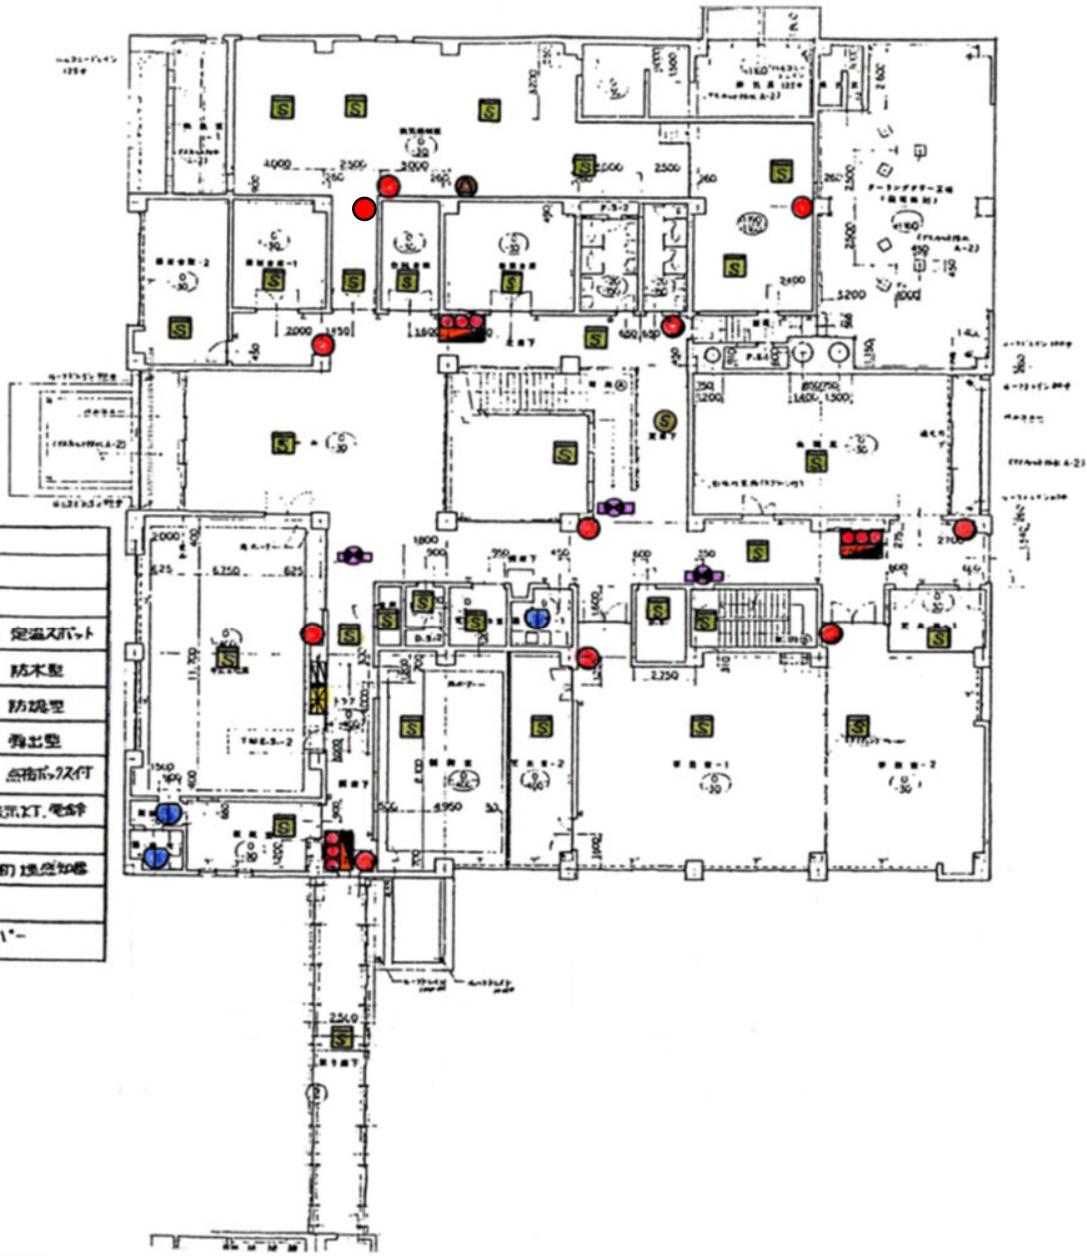


岩手県北上川上流流域下水道事務所	
北上浄化センターほか消防用設備定期点検業務委託	
6 / 77	北上浄化センター管理本館 2階
令和7年度	
縮尺	No scale

	消火栓
	消火器
	受信器
	熱感知器 定温入射式
	防木型
	防塊型
	温度知感 露出型
	点検口付
	検出器、感温、LED、電鈴
	感煙器
	消火栓 起射 遠隔知感
	防火戸
	防煙ダクト

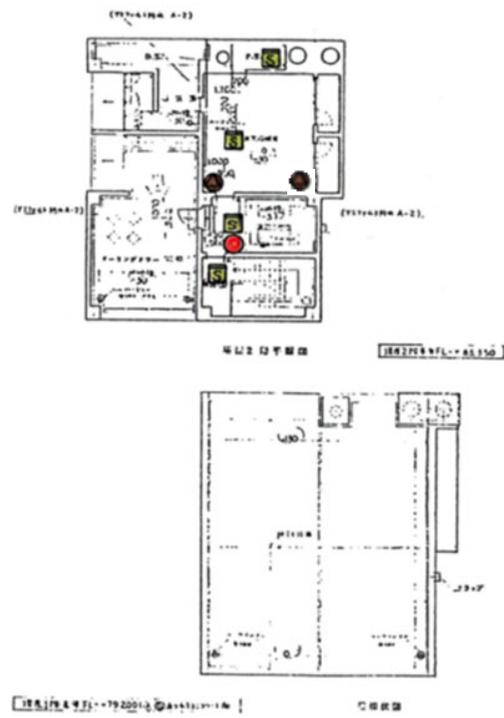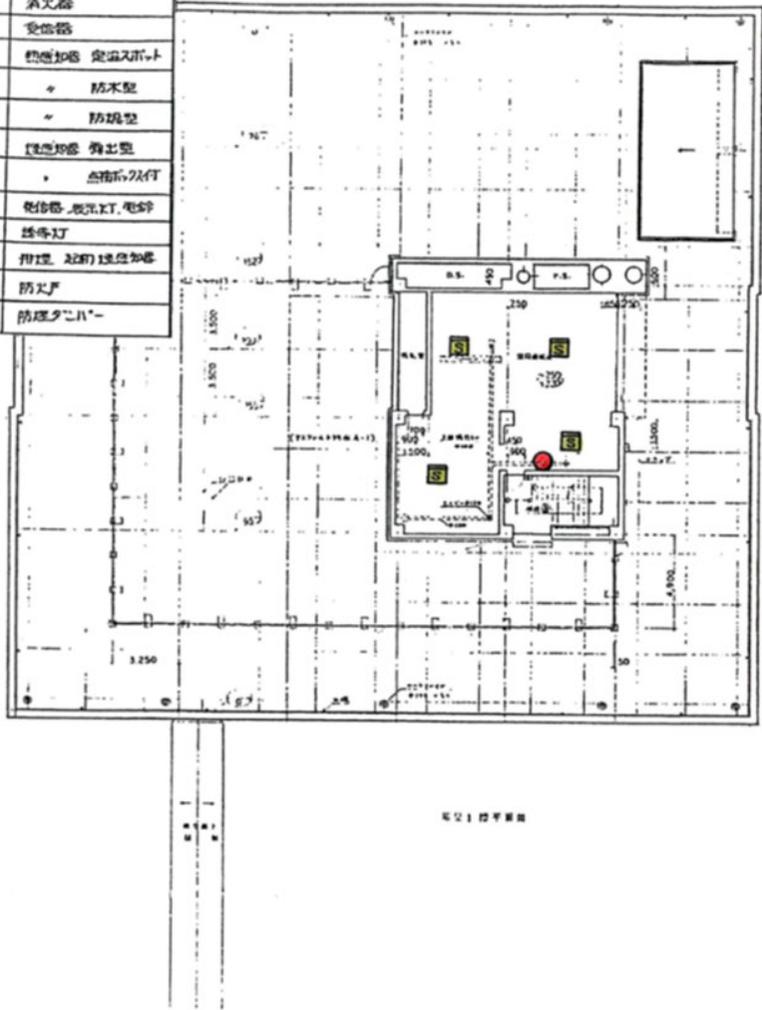


岩手県北上川上流流域下水道事務所	
北上浄化センターほか消防用設備定期点検業務委託	
7 / 77	北上浄化センター管理本館 PH1階、PH2階
令和7年度	
縮尺	No scale

	消火栓
	消火器
	変圧器
	熱感知器 定温戻り型
	防木型
	防蟻型
	煙感知器 露出型
	点検口カバー
	検出器 表示LED、電灯
	誘導灯
	作灯 起動速度知器
	防火戸
	防煙クハ-

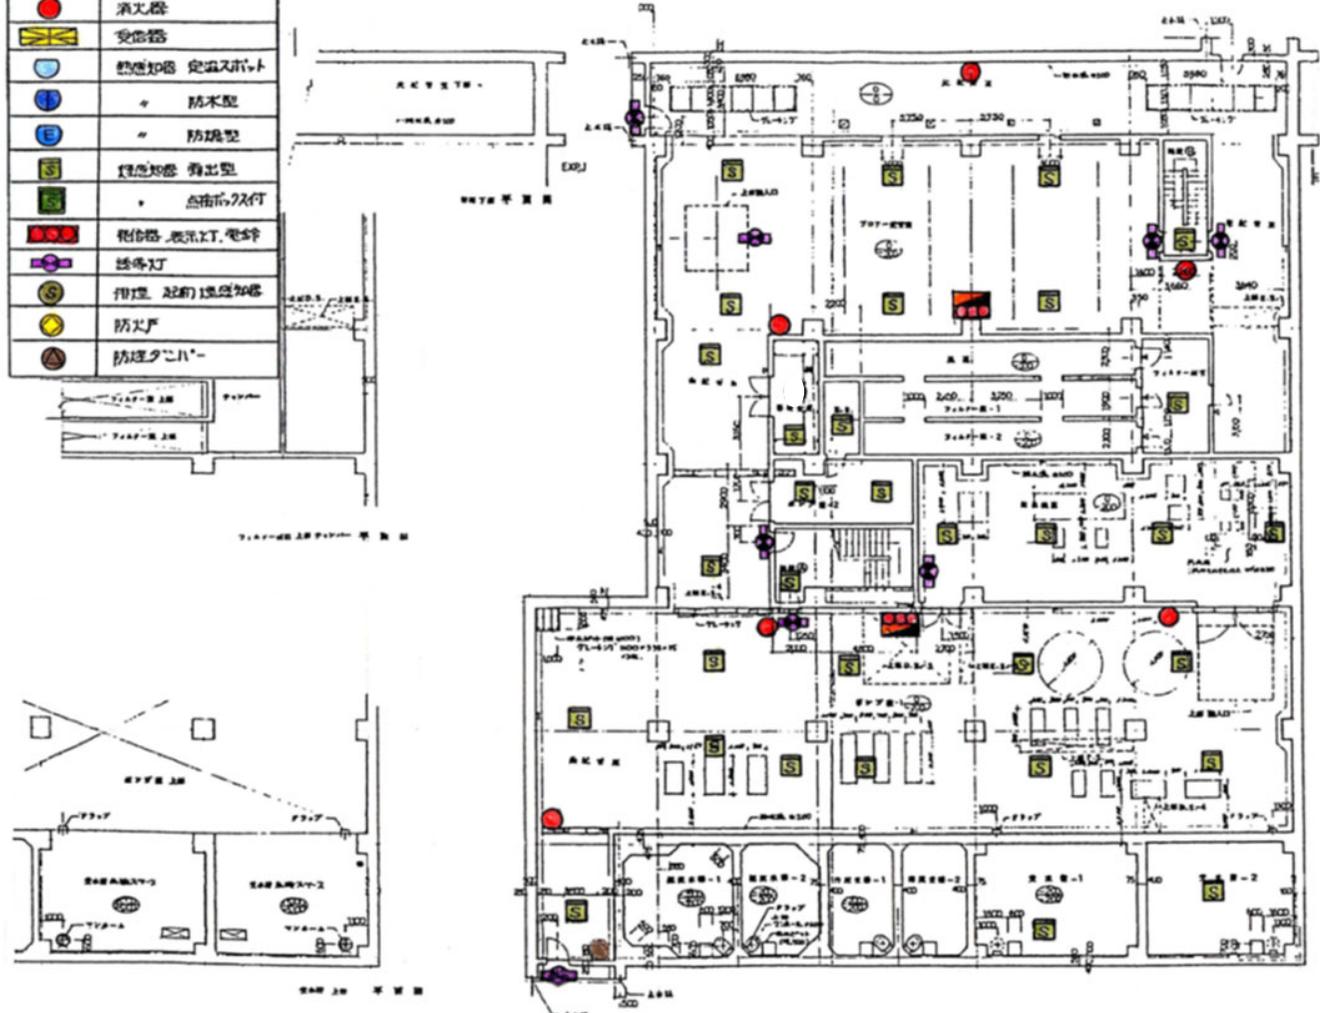



岩手県北上川上流流域下水道事務所	
北上浄化センターほか消防用設備定期点検業務委託	
8 / 77	北上浄化センター機械棟 地下1階
令和7年度	
縮尺	No scale

	消火栓
	消火器
	受信器
	熱感知器 定温入力型
	“ 防木型
	“ 防埃型
	煙感知器 露出型
	“ 点検口付
	警報器 表示灯、電鈴
	誘導灯
	押型 2段式煙感知器
	防火戸
	防煙カーテン

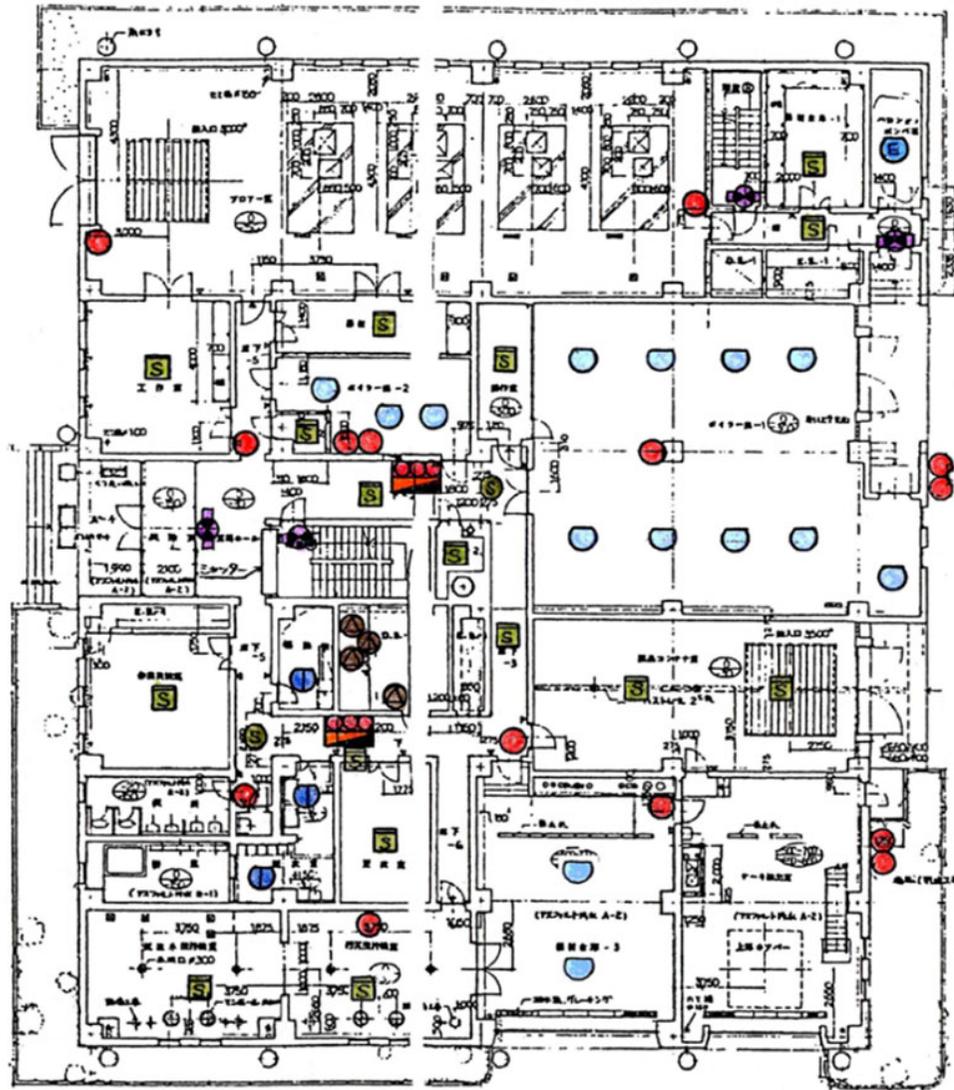

1/75 縮尺 FL = 60.00


岩手県北上川上流流域下水道事務所	
北上浄化センターほか消防用設備定期点検業務委託	
9 / 77	北上浄化センター機械棟 1階
令和7年度	
縮尺	No scale

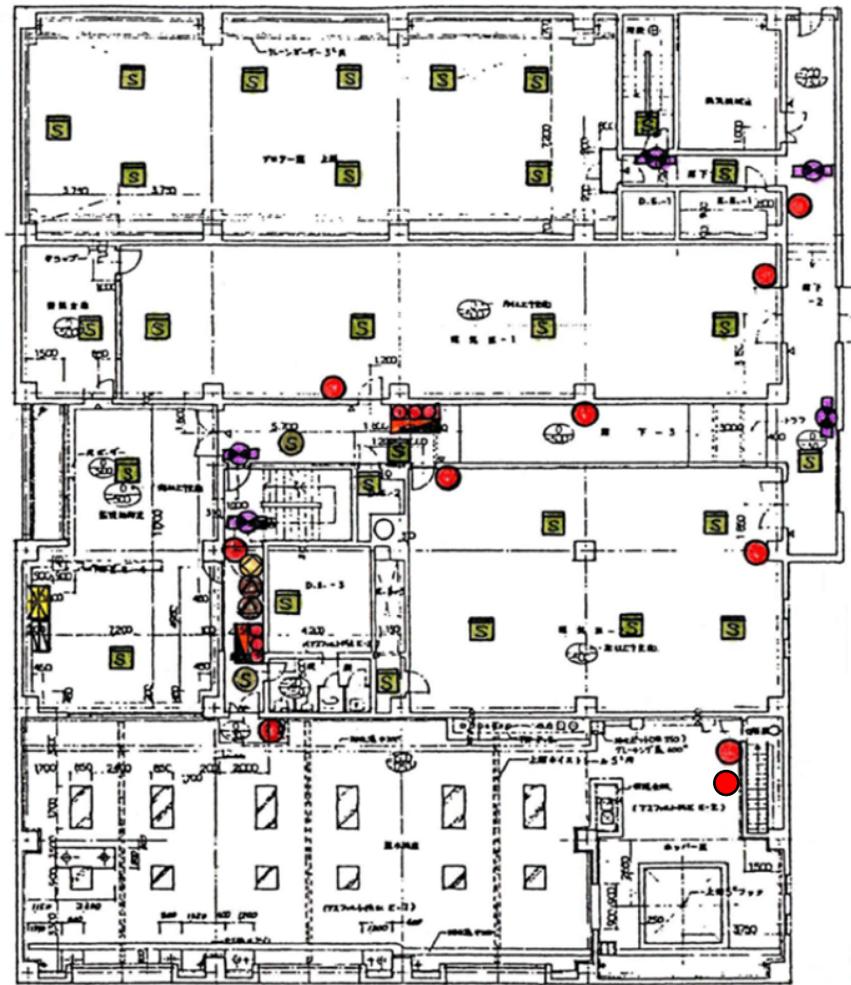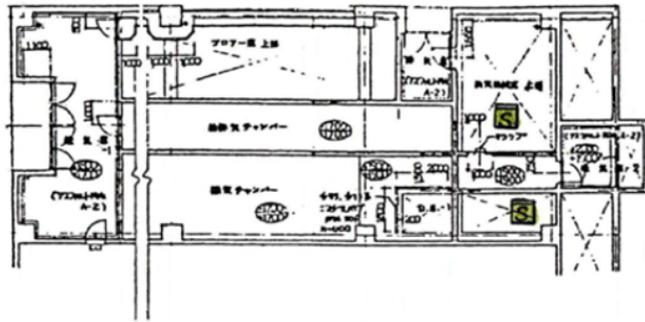


2階 基準FL = +75.300

	消火栓
	消火器
	受信器
	熱感知器 定温入ポート
	防木型
	防蟻型
	煙感知器 露出型
	点検口付
	受信器 表示灯 電鈴
	誘導灯
	消火戸 避難用煙感知器
	防火戸
	防煙ダンパー

岩手県北上川上流流域下水道事務所	
北上浄化センターほか消防用設備定期点検業務委託	
10 / 77	北上浄化センター機械棟 2階
令和7年度	
縮尺	No scale

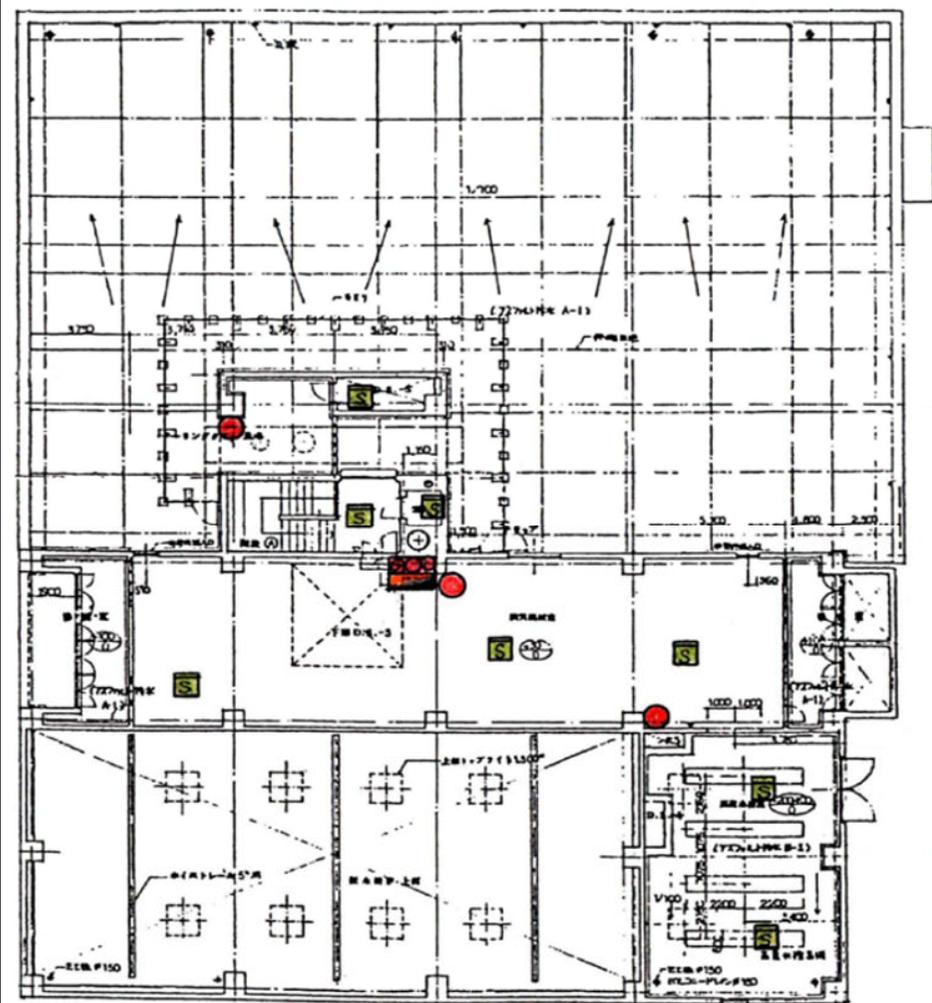

3階平面図

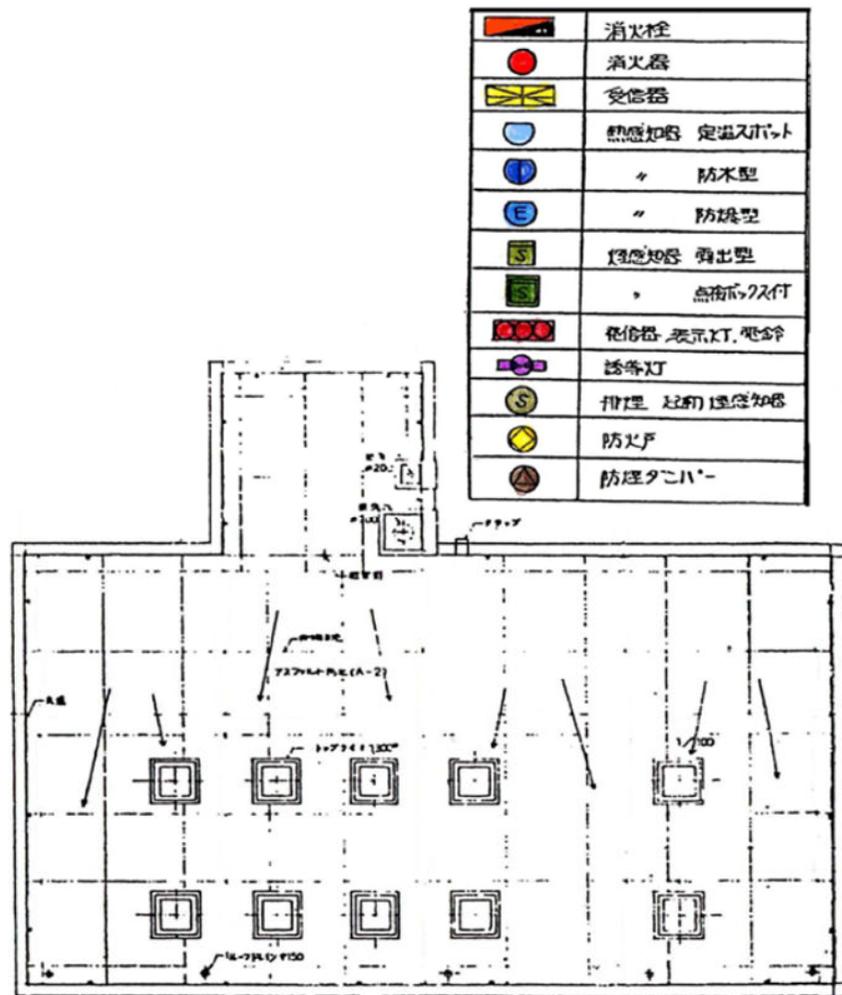


4階平面図

	消火栓
	消火器
	受信器
	熱感知器 定温入ポート
	防木型
	防煙型
	煙感知器 露出型
	点検ボックス付
	受信器 表示灯 電鈴
	誘導灯
	付煙 2分 遠感知器
	防火戸
	防煙ダクト


岩手県北上川上流流域下水道事務所	
北上浄化センターほか消防用設備定期点検業務委託	
11 / 77	北上浄化センター機械棟 3階
令和7年度	
縮尺	No scale

	消火栓
	消火器
	受信器
	熱感知器 定温スポット
	防木型
	防煙型
	煙感知器 弾出型
	点検口付
	受信器 表示灯、電鈴
	誘導灯
	押型 初期速燃感知器
	防火戸
	防煙タコハテ

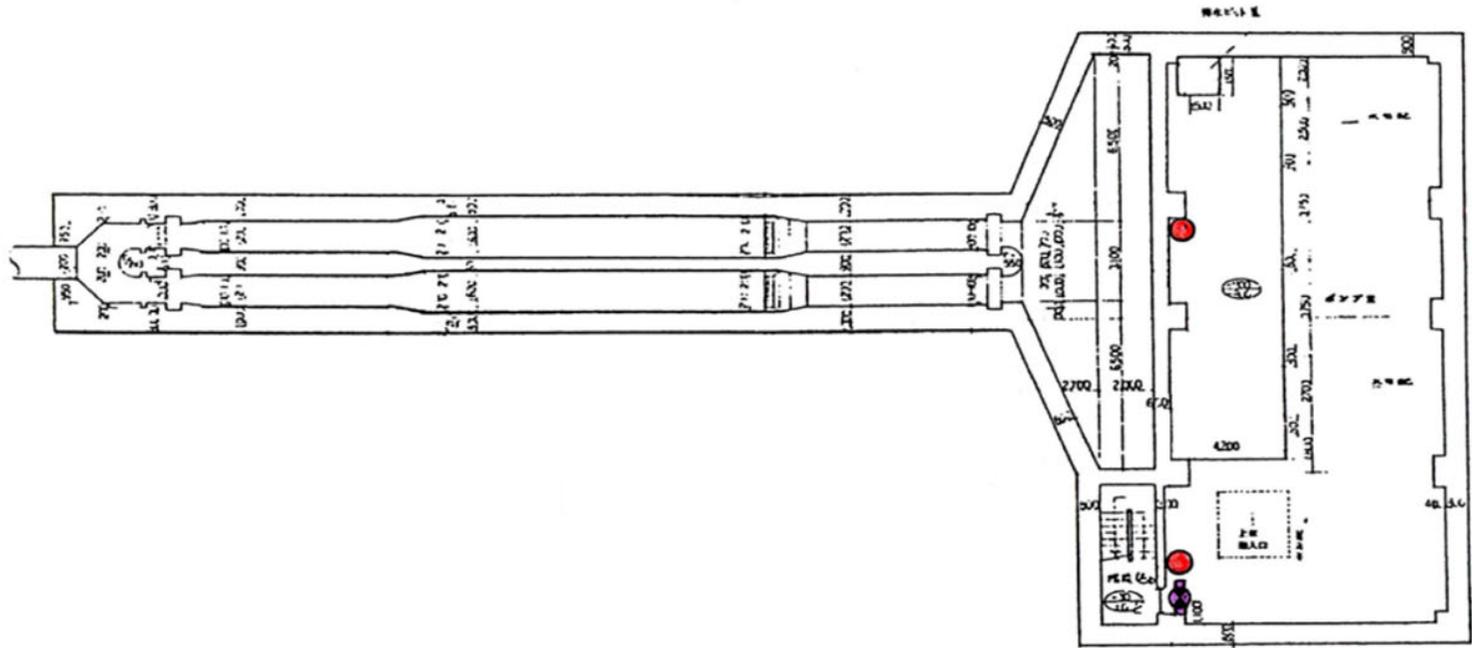


岩手県北上川上流流域下水道事務所	
北上浄化センターほか消防用設備定期点検業務委託	
12 / 77	北上浄化センター沈砂池ポンプ棟 地下2階
令和7年度	
縮尺	No scale

	消火栓
	消火器
	受信器
	熱感知器 定温スポット
	防木型
	防球型
	煙感知器 露出型
	点検口カバー
	受信器 表示灯, 電鈴
	誘導灯
	付設置 220V 煙感知器
	防火戸
	防煙カーテン

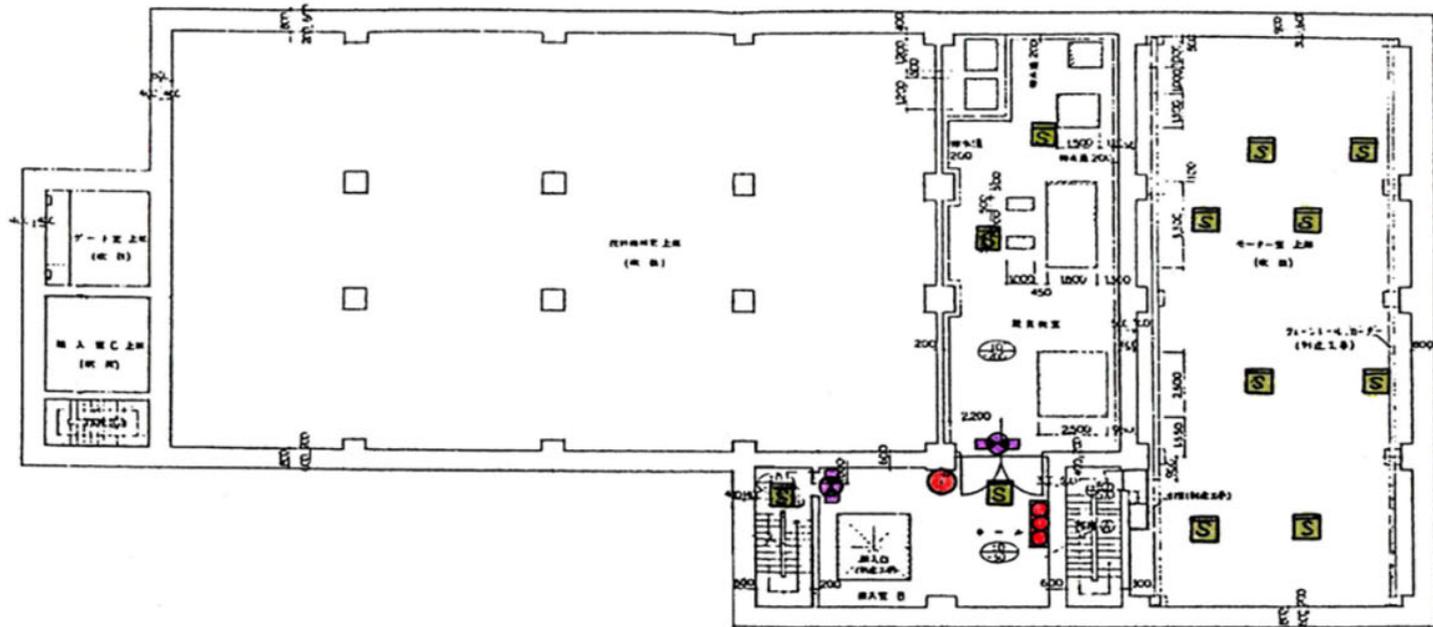


岩手県北上川上流流域下水道事務所	
北上浄化センターほか消防用設備定期点検業務委託	
14 / 77	北上浄化センター沈砂池ポンプ棟 地下中階
令和7年度	
縮尺	No scale

	消火栓
	消火器
	受信器
	熱感知器 定温入ホト
	防木型
	防燃型
	煙感知器 露出型
	点検口付
	警報器 表示灯, 電鈴
	誘導灯
	排煙 2段目煙感知器
	防火戸
	防煙カーテン

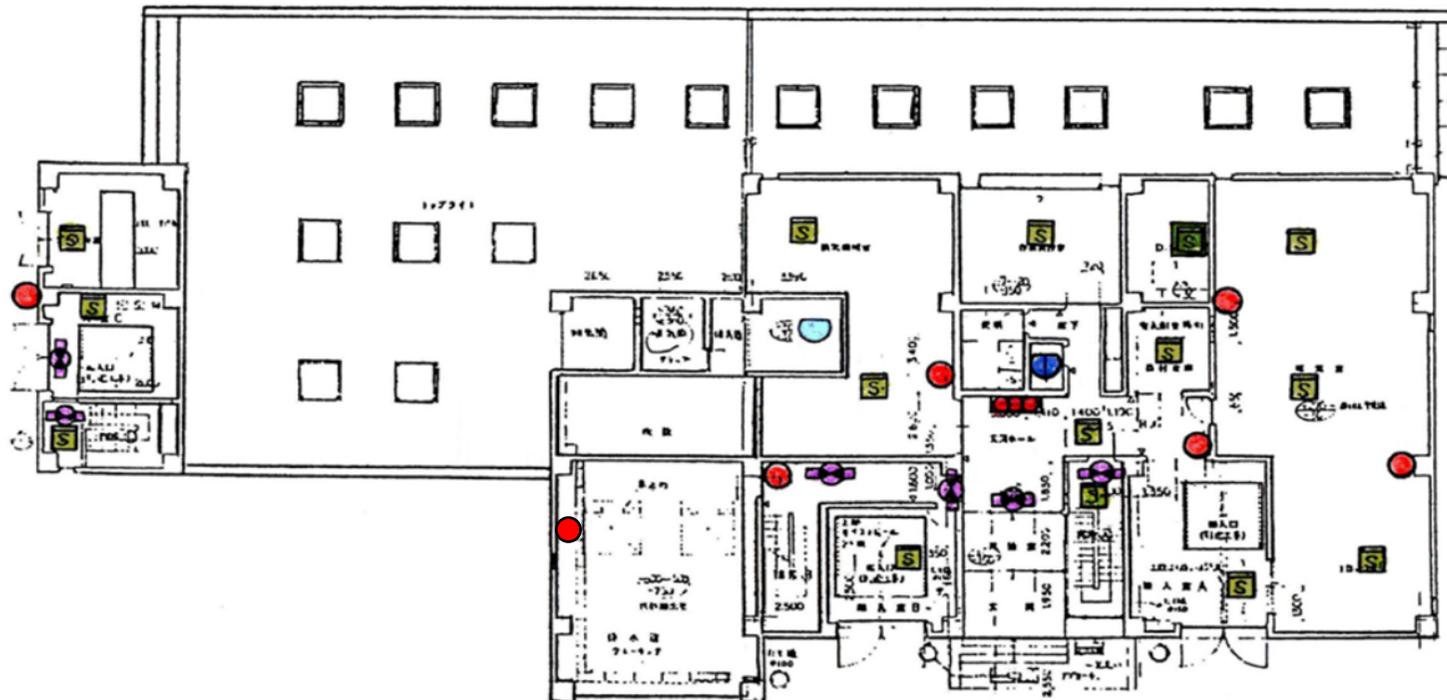




岩手県北上川上流流域下水道事務所	
北上浄化センターほか消防用設備定期点検業務委託	
15 / 77	北上浄化センター沈砂池ポンプ棟 1階
令和7年度	
縮尺	No scale

	消火栓
	消火器
	受信器
	熱感知器 定温入ホト
	防木型
	防炭型
	煙感知器 露出型
	点検ボックス付
	受信器 表示灯 電鈴
	送受灯
	排煙 220V 煙感知器
	防火戸
	防煙カーテン

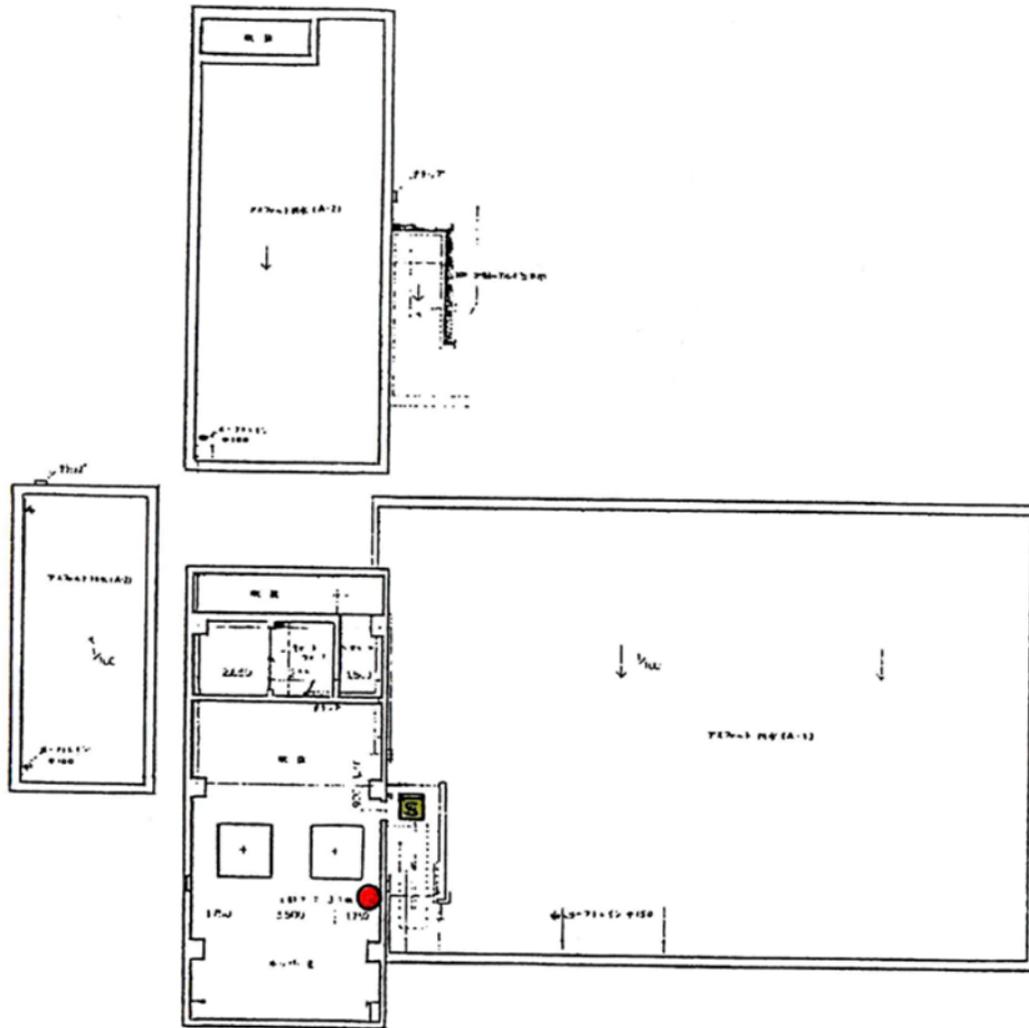


岩手県北上川上流流域下水道事務所	
北上浄化センターほか消防用設備定期点検業務委託	
16 / 77	北上浄化センター沈砂池ポンプ棟 2階
令和7年度	
縮尺	No scale

	消火栓
	消火警
	受信器
	熱感知器 定温スポット
	防湿型
	防煙型
	煙感知器 音出型
	点検ボタ付
	緊急表示灯、電鈴
	誘導灯
	防火扉
	防煙カーテン

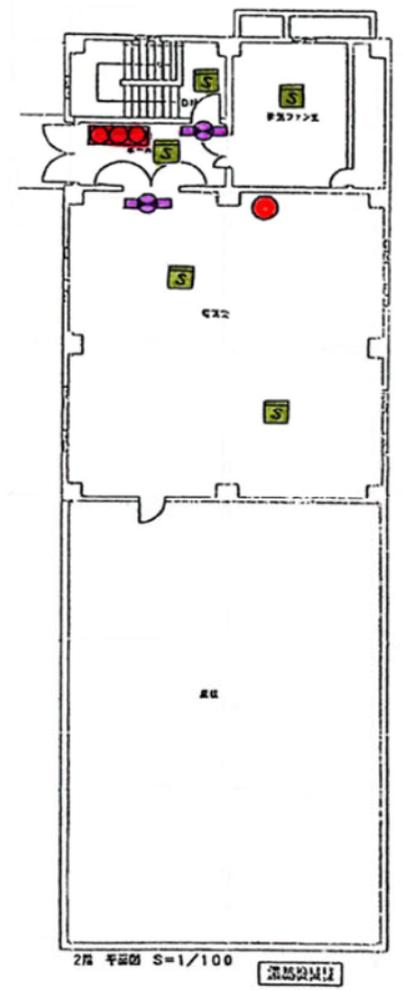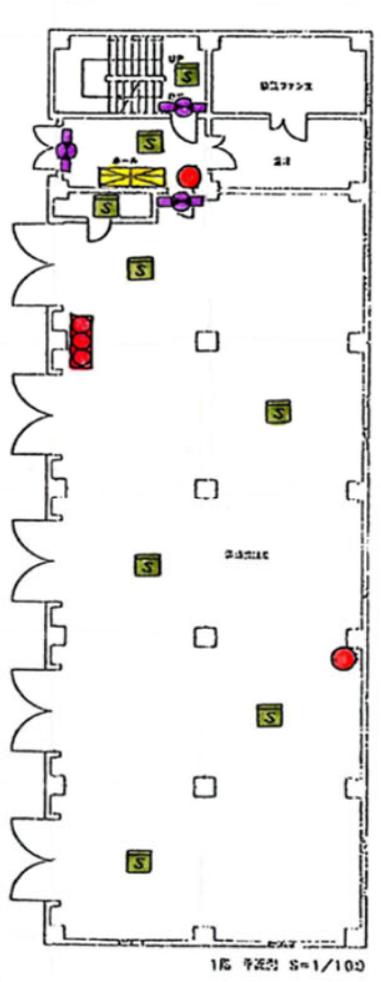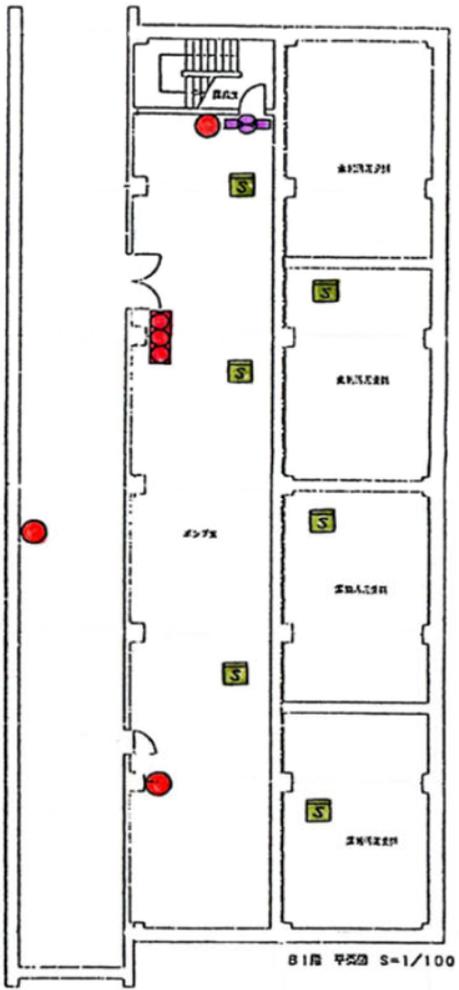


岩手県北上川上流流域下水道事務所	
北上浄化センターほか消防用設備定期点検業務委託	
17 / 77	北上浄化センター機械濃縮棟 地下1階、1階、2階
令和7年度	
縮尺	No scale

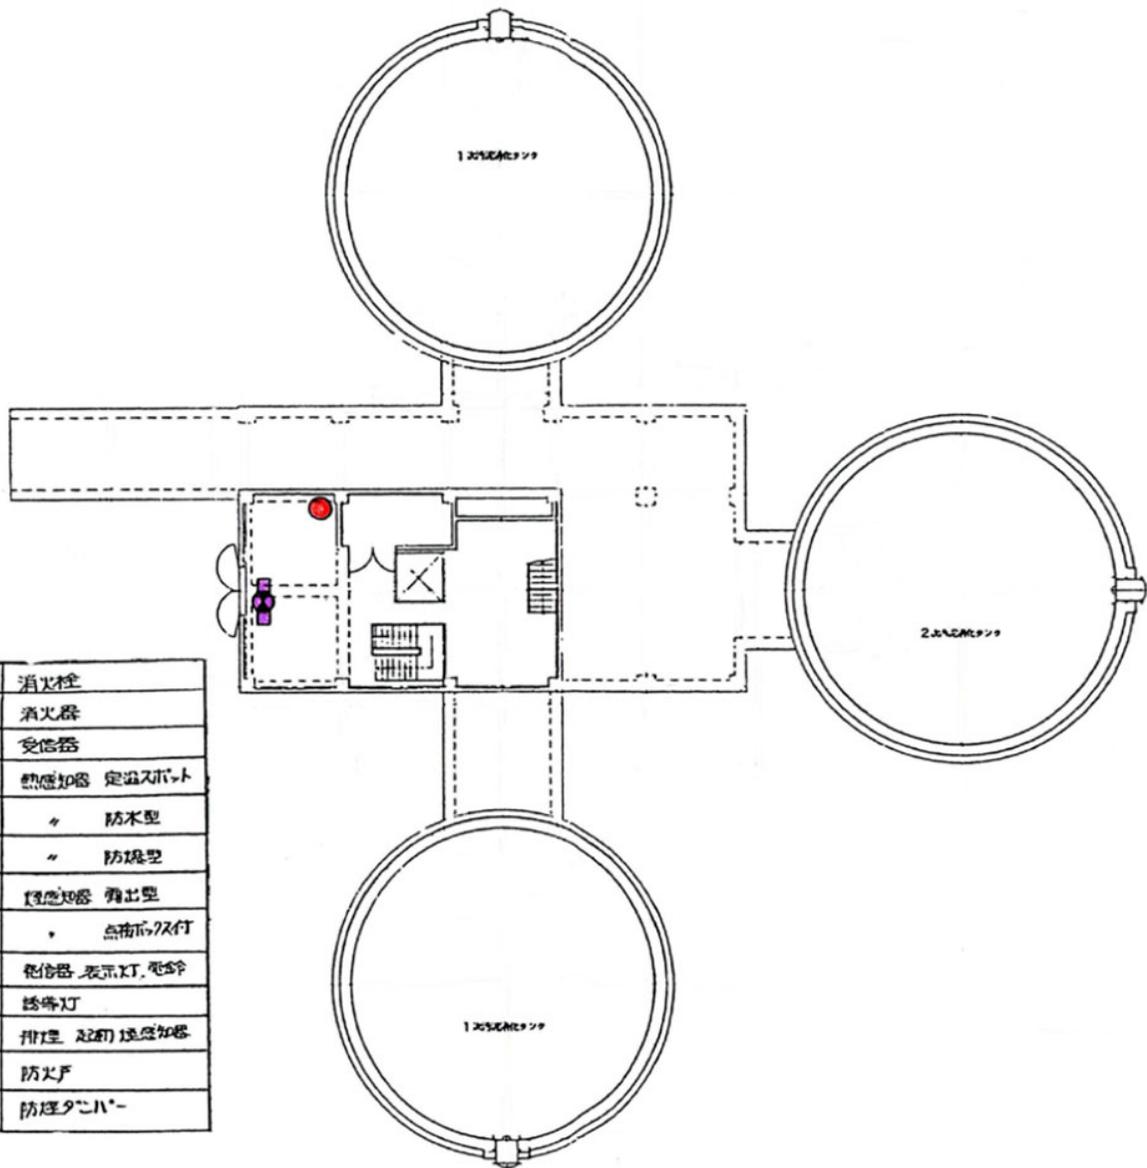


	消火栓
	消火器
	受信器
	熱感知器 定温スポット
	防木型
	防焼型
	音感知器 音出型
	点検用付
	受信器 表示灯、電鈴
	誘導灯
	排煙 初期 煙感知器
	防火扉
	防煙カーバー

岩手県北上川上流流域下水道事務所	
北上浄化センターほか消防用設備定期点検業務委託	
19 / 77	北上浄化センター消化タンク棟 1階
令和7年度	
縮尺	No scale

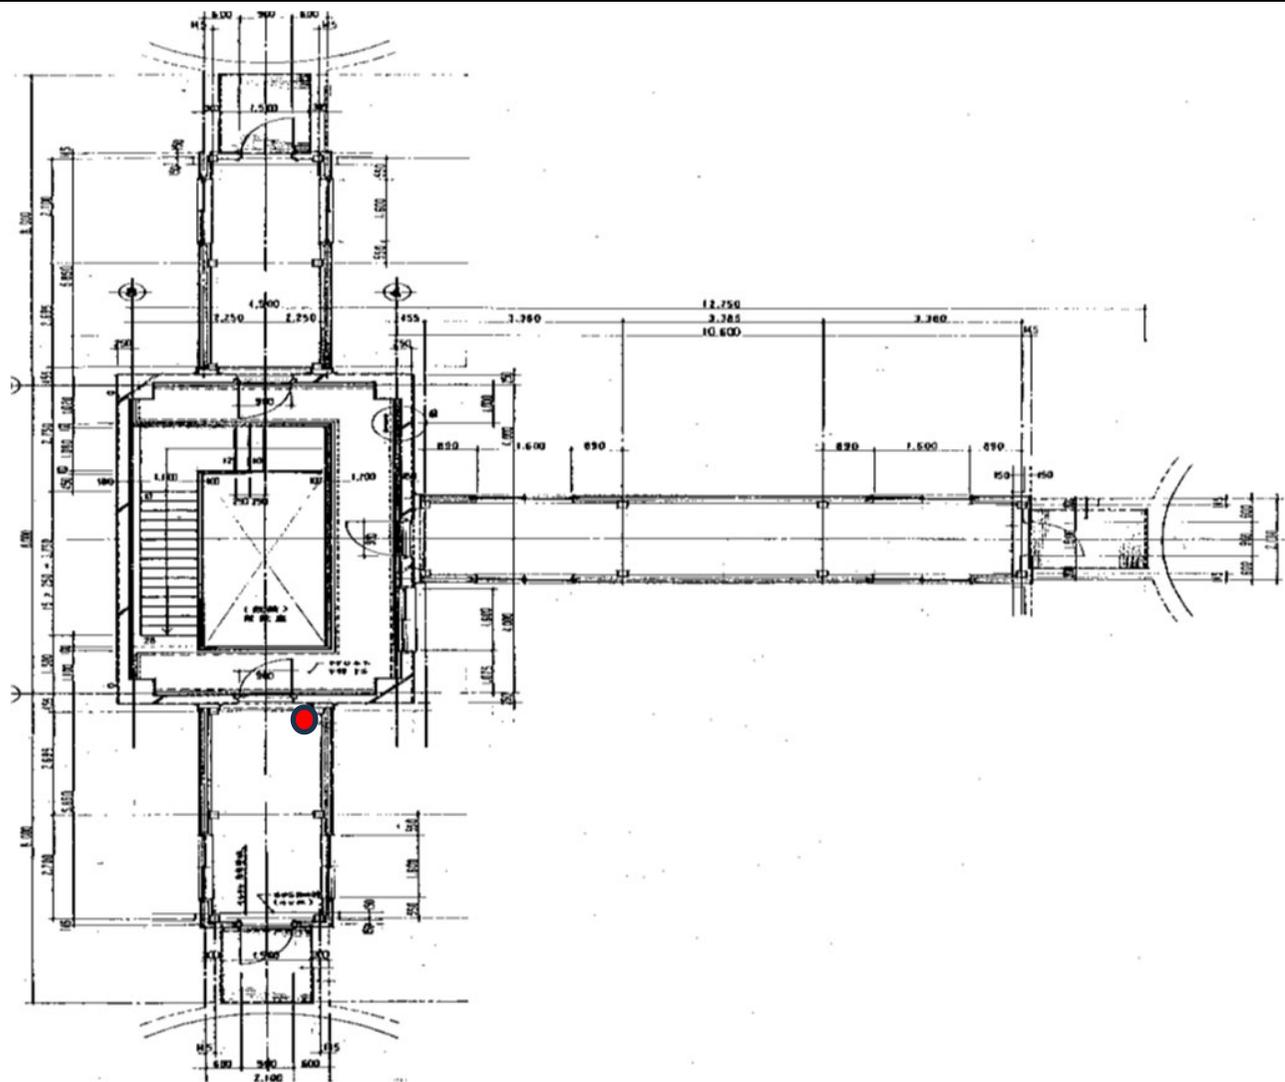

	消火栓
	消火器
	受信器
	熱感知器 定温タイプ
	防煙型
	防煙型
	防煙型 検出型
	点検用タイプ
	緊急灯 表示灯、電鈴
	誘導灯
	防火扉 2時間 煙感知器
	防火扉
	防煙シャッター

岩手県北上川上流流域下水道事務所	
北上浄化センターほか消防用設備定期点検業務委託	
20 / 77	北上浄化センター消化タンク棟 4階
令和7年度	
縮尺	No scale

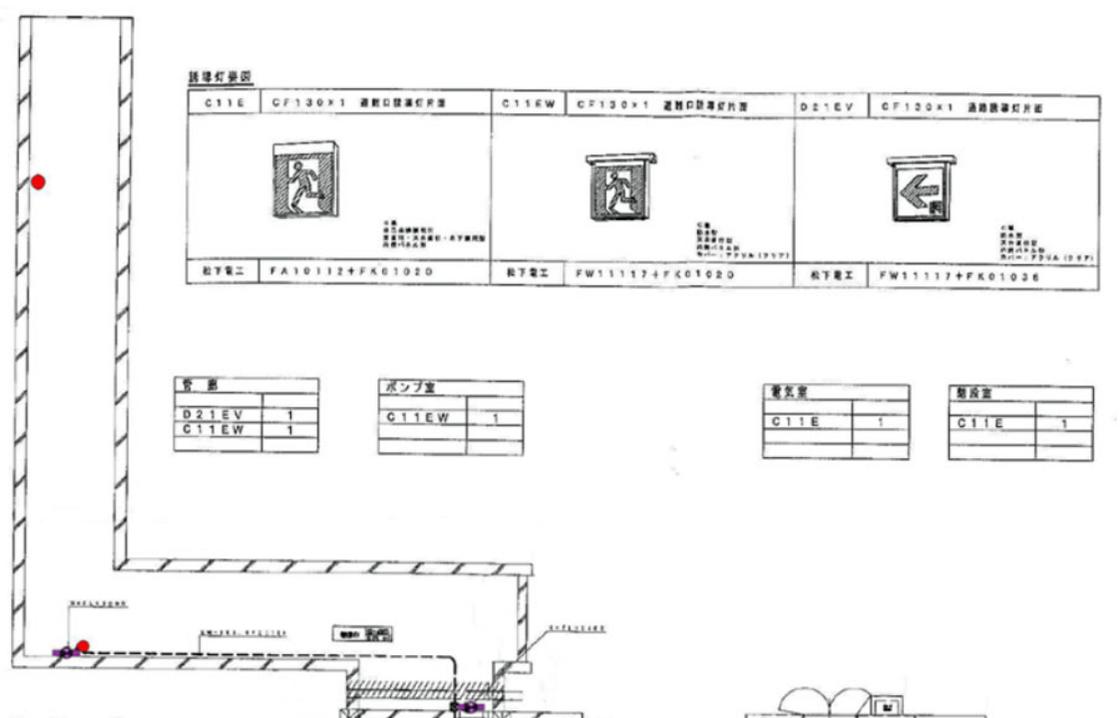

経路灯器具					
C11E	CF130X1	避難口経路灯片組	C11EW	CF130X1	避難口経路灯片組
<small>社下電工 FA10112+FK01020</small>		<small>社下電工 FW11117+FK01020</small>		<small>社下電工 FW11117+FK01030</small>	

器具	
D21EV	1
C11EW	1


ポンプ室	
C11EW	1

電気室	
C11E	1


監視室	
C11E	1

管廊平面図 1/100

	消火栓
	消火器
	受信器
	熱感知器 定温スボット
	+ 防木型
	+ 防球型
	燃焼検知器 熱点型
	+ 点検ボックス付
	発信器、表示灯、電鈴
	誘導灯
	押圧、及び圧感知器
	防火戸
	防煙ダンパー

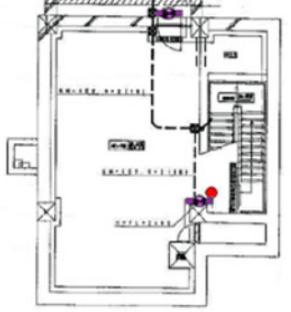


B1F平面詳細図 1/100

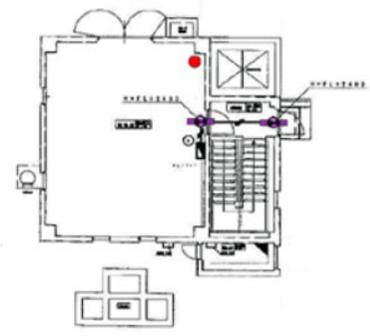

1F平面詳細図 1/100



岩手県北上川上流流域下水道事務所	
北上浄化センターほか消防用設備定期点検業務委託	
21 / 77	北上浄化センター汚泥濃縮ポンプ棟 管廊、地下1階、1階
令和7年度	
縮尺	No scale

	消火栓
	消火器
	受信器
	熱感知器 室温アップ
	+ 防木製
	- 防硝室
	煙感知器 骨出型
	+ 濃煙検知器
	受信器 表示LED、電鈴
	誘導灯
	作業者の位置知照
	防火戸
	防煙ダクト

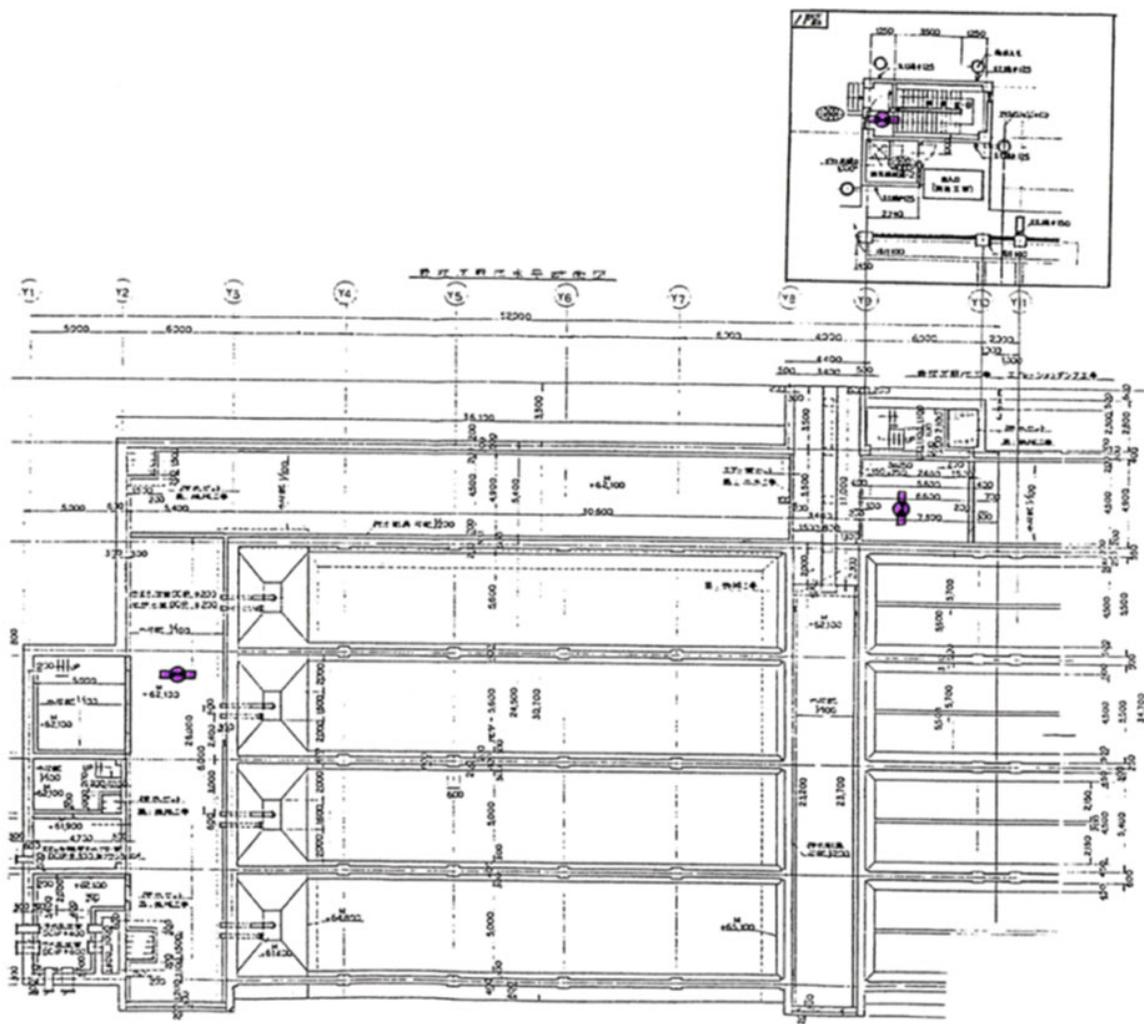


岩手県北上川上流流域下水道事務所	
北上浄化センターほか消防用設備定期点検業務委託	
22 / 77	北上浄化センター水処理設備 最初沈殿池
令和7年度	
縮尺	No scale


	消火栓	
	消火器	
	受信器	
	防煙装置 突進スリット	
	+	防木型
	+	防焼型
	防煙装置 有出窓	
	+	点検口及び付
	電灯器具、照明灯、電扇等	
	誘導灯	
	管理、制御用機器等	
	防火戸	
	防煙カーテン	

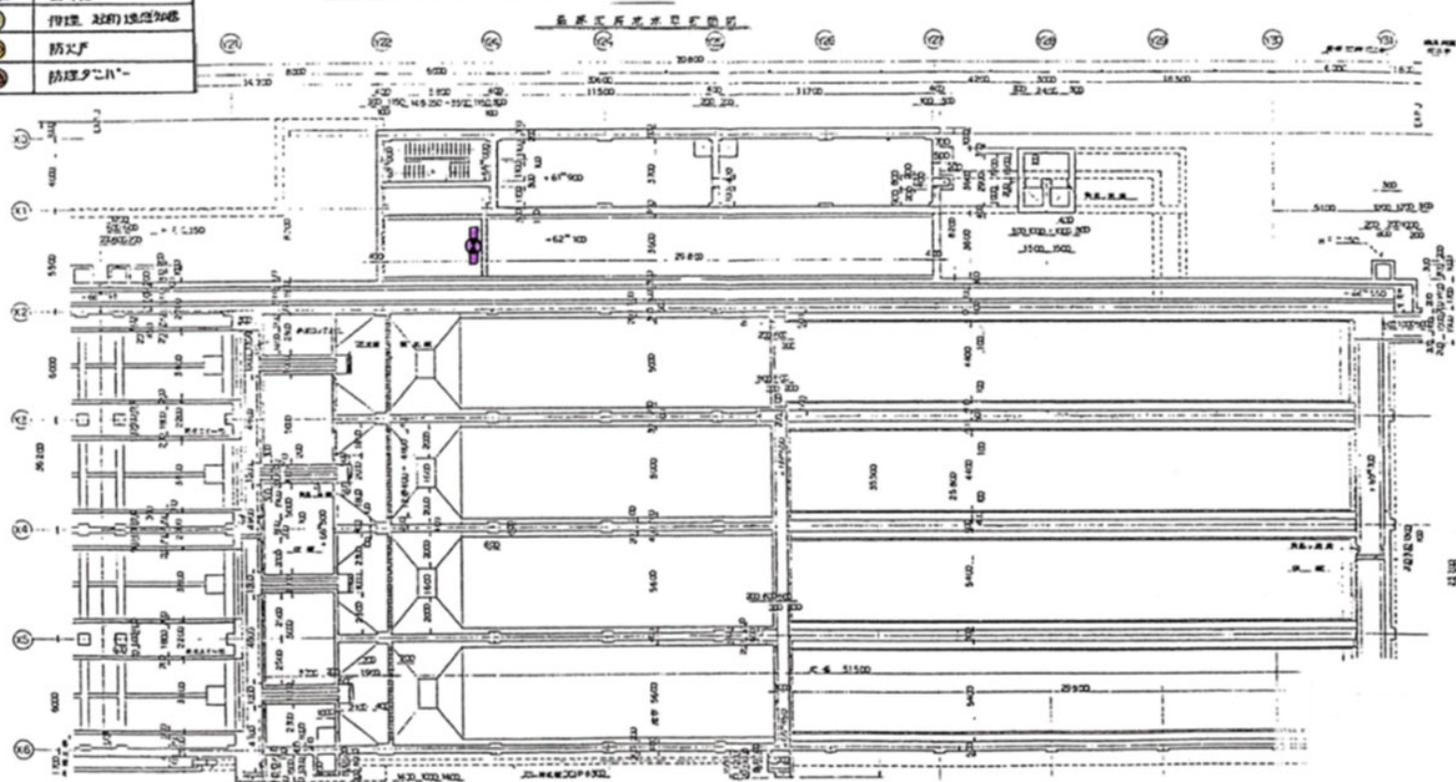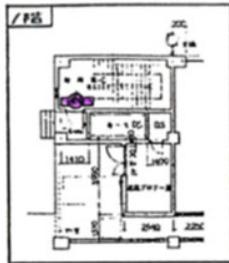


岩手県北上川上流流域下水道事務所	
北上浄化センターほか消防用設備定期点検業務委託	
23 / 77	北上浄化センター水処理設備 最終沈殿池
令和7年度	
縮尺	No scale

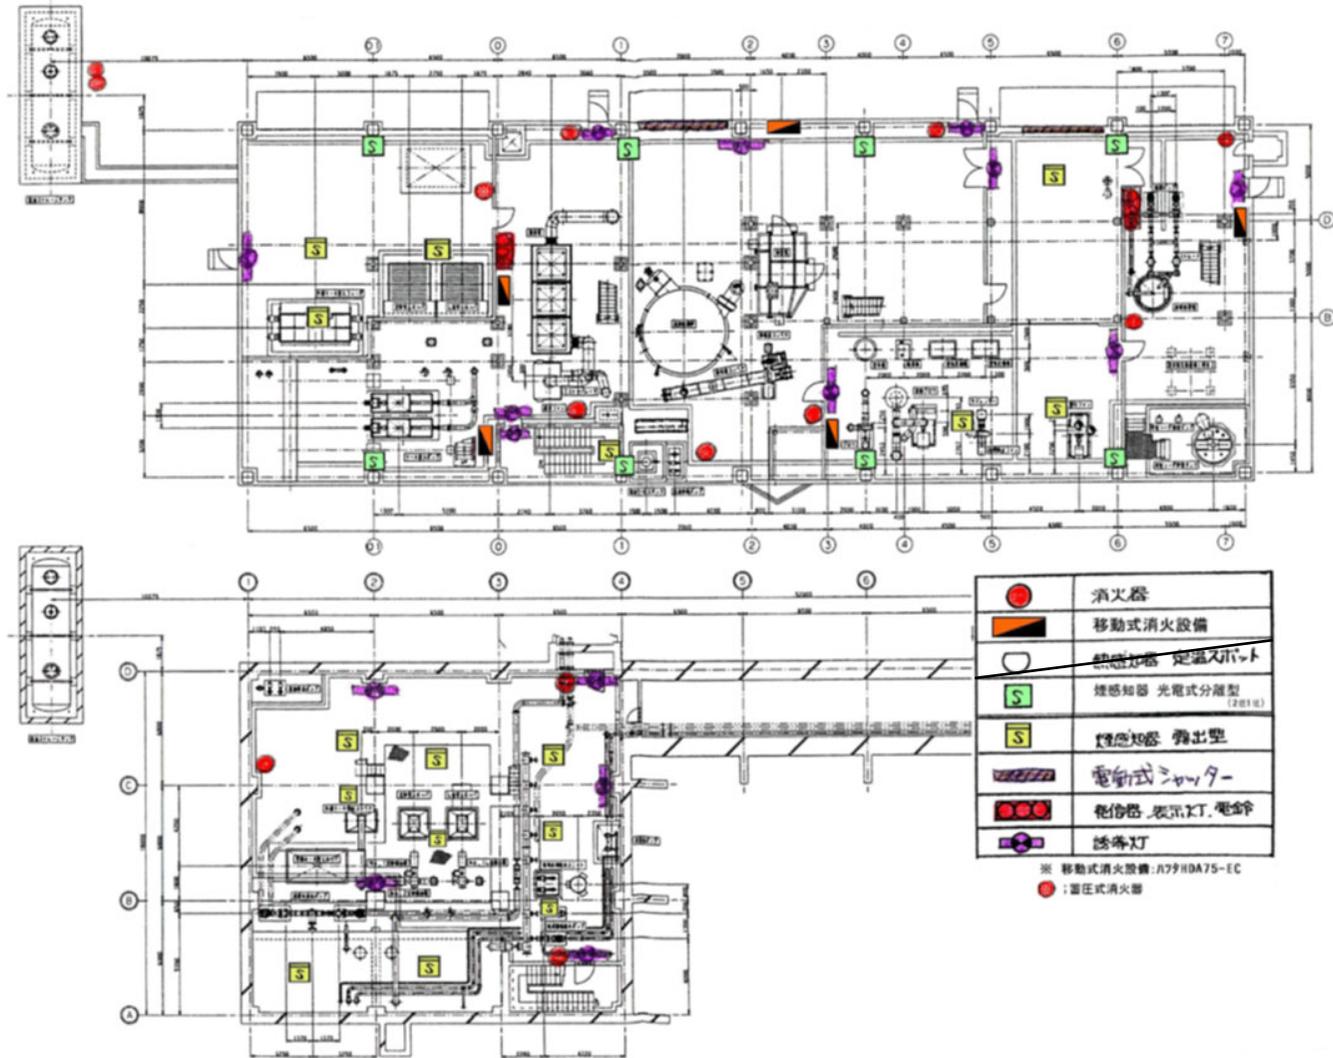


岩手県北上川上流流域下水道事務所	
北上浄化センターほか消防用設備定期点検業務委託	
24 / 77	汚泥焼却炉棟 地下1階、1階
令和7年度	
縮尺	No scale

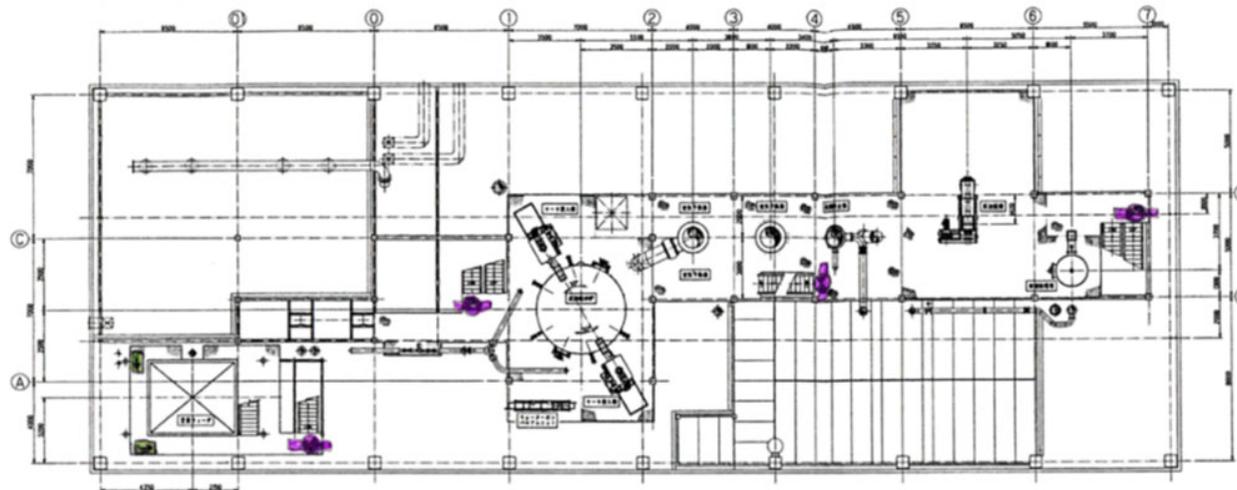


	消火器
	受信器
	熱感知器 定温入付ト
	煙感知器 分離型
	煙感知器 露出型
	埋込型
	誘導標識
	誘導灯

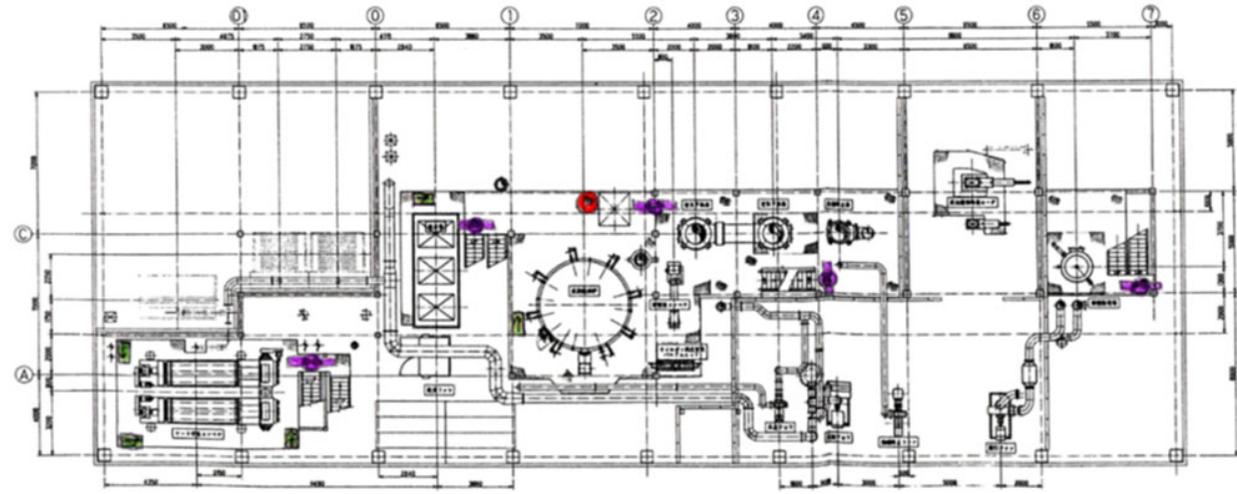




岩手県北上川上流流域下水道事務所	
北上浄化センターほか消防用設備定期点検業務委託	
25 / 77	汚泥焼却炉棟 2階、3階
令和7年度	
縮尺	No scale

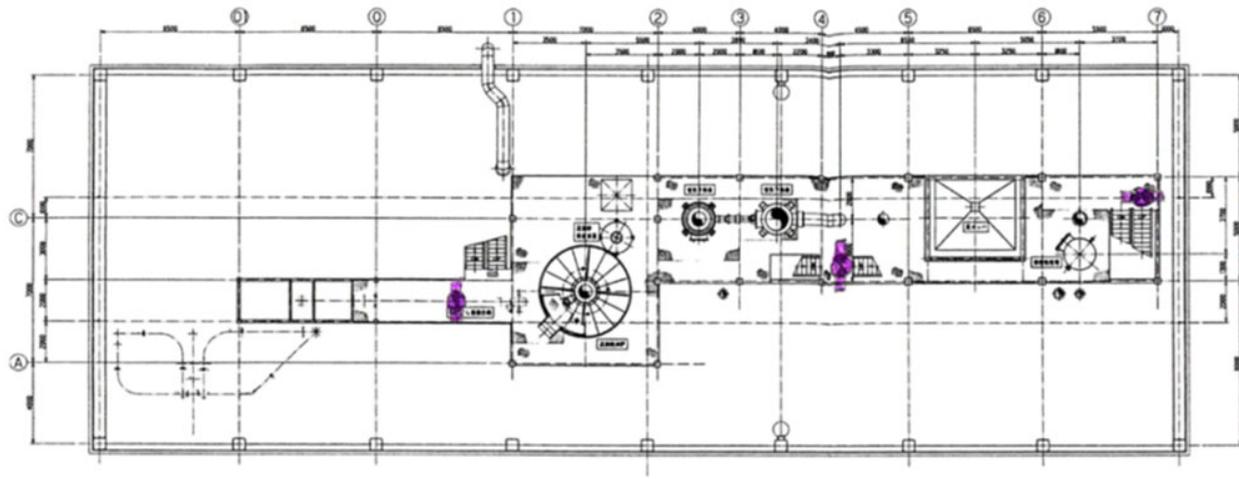

	消火器
	受信器
	熱感知器 定温スポット
	煙感知器 分離型
	熱感知器 露出型
	熱感知器 埋込型
	誘導標識
	誘導灯


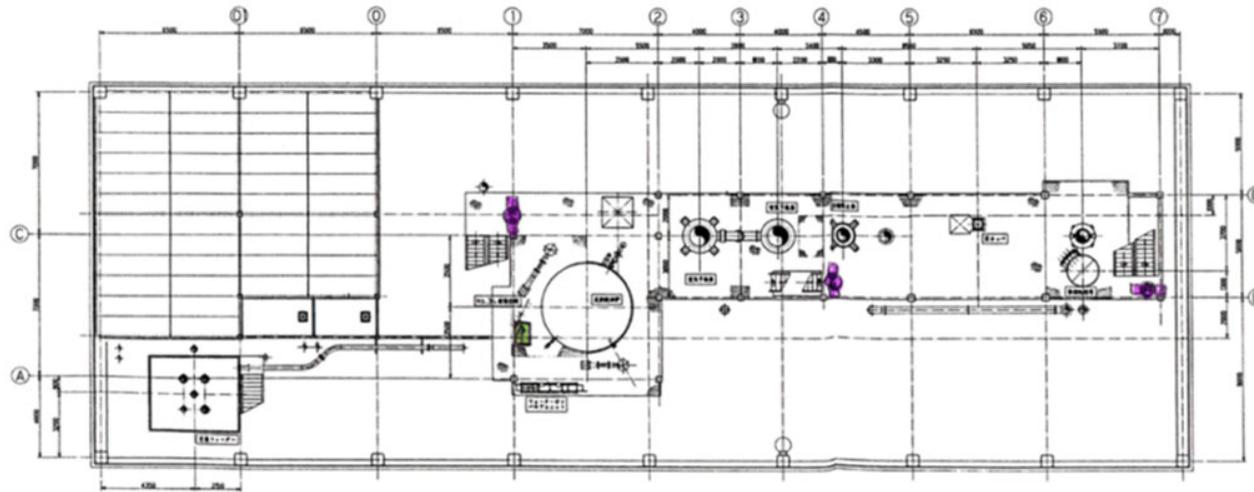


岩手県北上川上流流域下水道事務所	
北上浄化センターほか消防用設備定期点検業務委託	
26 / 77	汚泥焼却炉棟 4階、5階
令和7年度	
縮尺	No scale

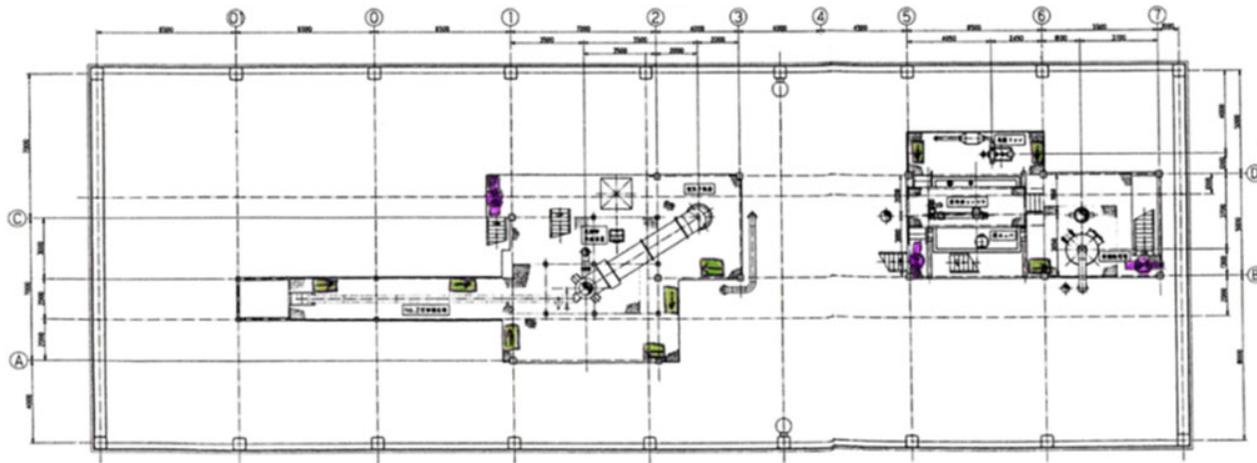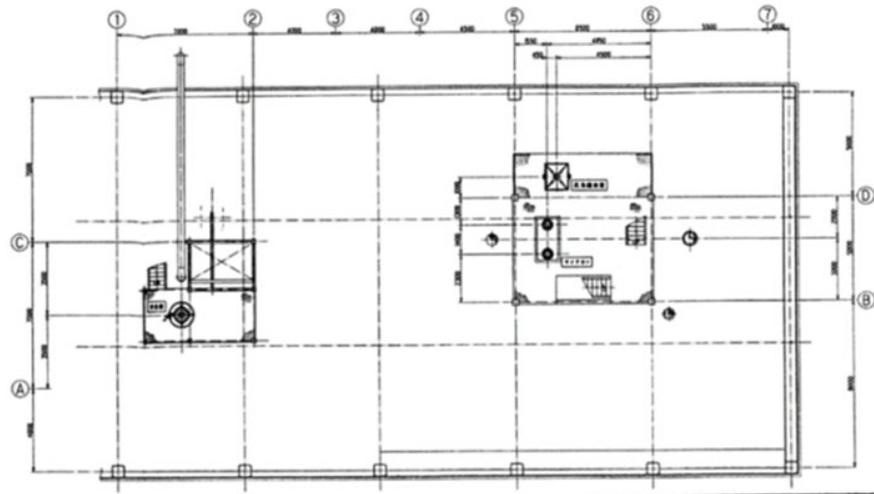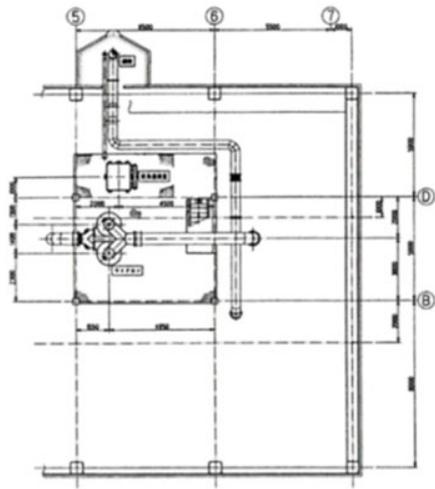

	消火器
	受信器
	熱感知器 定温入ポート
	煙感知器 分離型
	煙感知器 露出型
	埋込型
	誘導標識
	誘導灯

岩手県北上川上流流域下水道事務所	
北上浄化センターほか消防用設備定期点検業務委託	
27 / 77	污泥焼却炉棟 6階
令和7年度	
縮尺	No scale

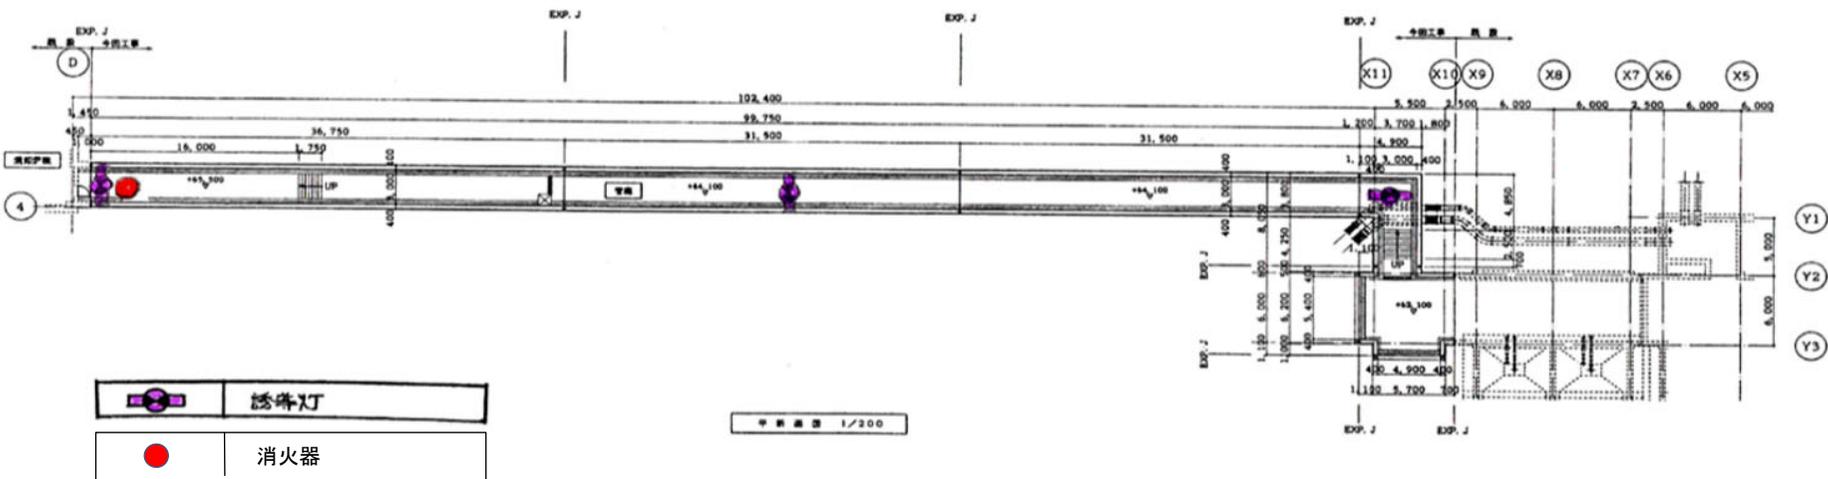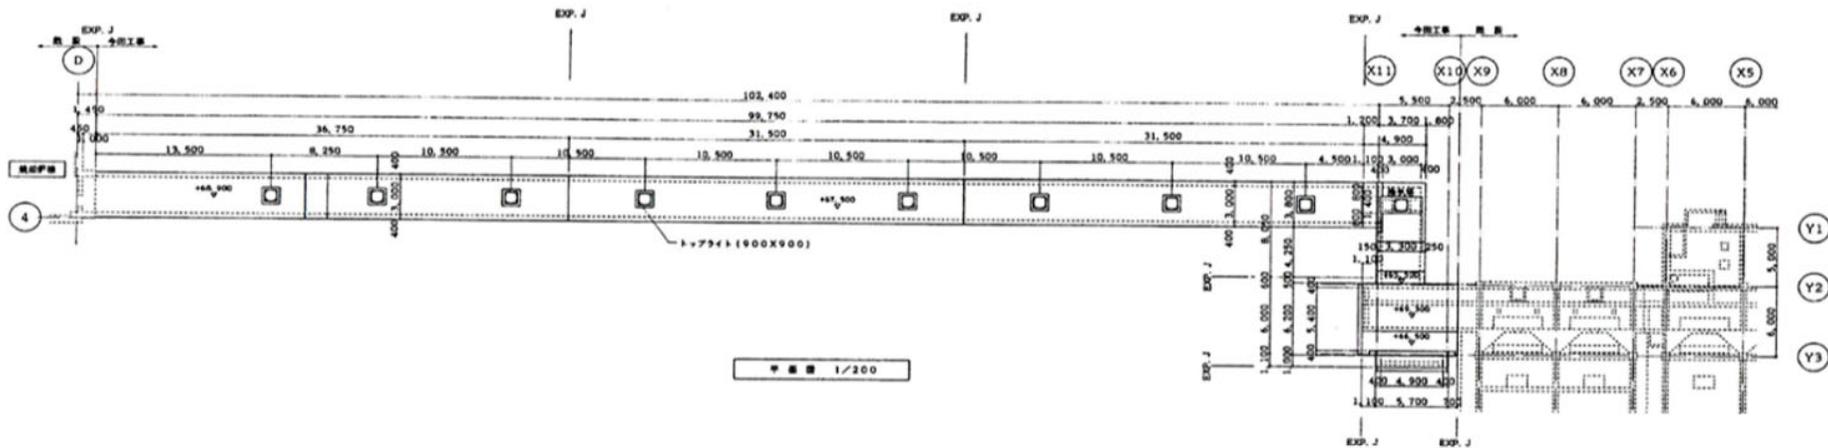

岩手県北上川上流流域下水道事務所	
北上浄化センターほか消防用設備定期点検業務委託	
28 / 77	汚泥焼却炉棟 管廊
令和7年度	
縮尺	No scale

不活性ガス（二酸化炭素）消火設備 積算計算書						
設備名称	積算	積算	消火材料	設置標準	数量	単位
オイルボン（1室分）	2.5	8×1.4	20.0	kg/㎡		2
倉庫（8室分）			334.0	kg/m ³	4.8×8	40
倉庫（1室分）	8.0	8×1.4	100.0	kg/m ³	4.8×3	22
サービスタワー	9.3	8×1.4	104.2	kg/m ³	4.8×3	22

【注1】本設備の「自動」時の起動方式は、
 2つの火災信号を受信した場合に起動するAND回路制御方式とする。
 AND回路：本消火設備専用感知器 ×2
 感知器の種類は選定は最終的に消火設備との打合せにより決定する。


【注2】特設な多量給及び、ケーブルは下記の通りとする。


- 20: EM-HPO, 9-2C (E19)
- 10P: EM-HPO, 9-10P (E25)
- 20: AC, 116: EM-HPO, 9-2C (16)
- AC, 116: EM-HPO, 9-4C (16)

※ 電気配線工事		
1. 不活性ガス消火設備からの電源配線工事 （AC200V, 0.5kVA） 及び、分岐配線工事		一般配線
2. 不活性ガス消火設備からの配線経路での配線工事 配線配線工事		特別配線
3. 不活性ガス消火設備からの配線（又は配線）までの 絶縁ファンケーブル、配線配線工事		特別配線
4. 不活性ガス消火設備からの配線経路での配線工事 配線配線工事		特別配線

※ 図面にては、不活性ガス消火設備からの配線について配線経路を省略する

不活性ガス（二酸化炭素）消火設備 仕様		
記号	名称	仕様
①	二酸化炭素貯蔵容器ユニット	4.8kg/60L×8室
②	二酸化炭素貯蔵容器ユニット	4.8kg/60L×3室
③	制御盤	3室用、非声警報装置、蓄電池装置内蔵 自動手動切換スイッチ付
④	高圧検知器	40A、5メートルタイプ付
⑤	高圧検知器	32A、5メートルタイプ付
⑥	安全装置	
⑦	警報音プロトタイプ	
⑧	追加スイッチ	
⑨	端子箱	
⑩	制御箱	80℃
⑪	制御箱	100℃
⑫	制御箱	80℃ 警備型
⑬	制御箱	100℃ 警備型
⑭	検知器	デジタルラントラントタイプ、 自動手動切換スイッチ付
⑮	スプレー	
⑯	制御ヘッド	GM型
⑰	配管	JIS 53454 57P5375 54×80
⑱	電線	加配線

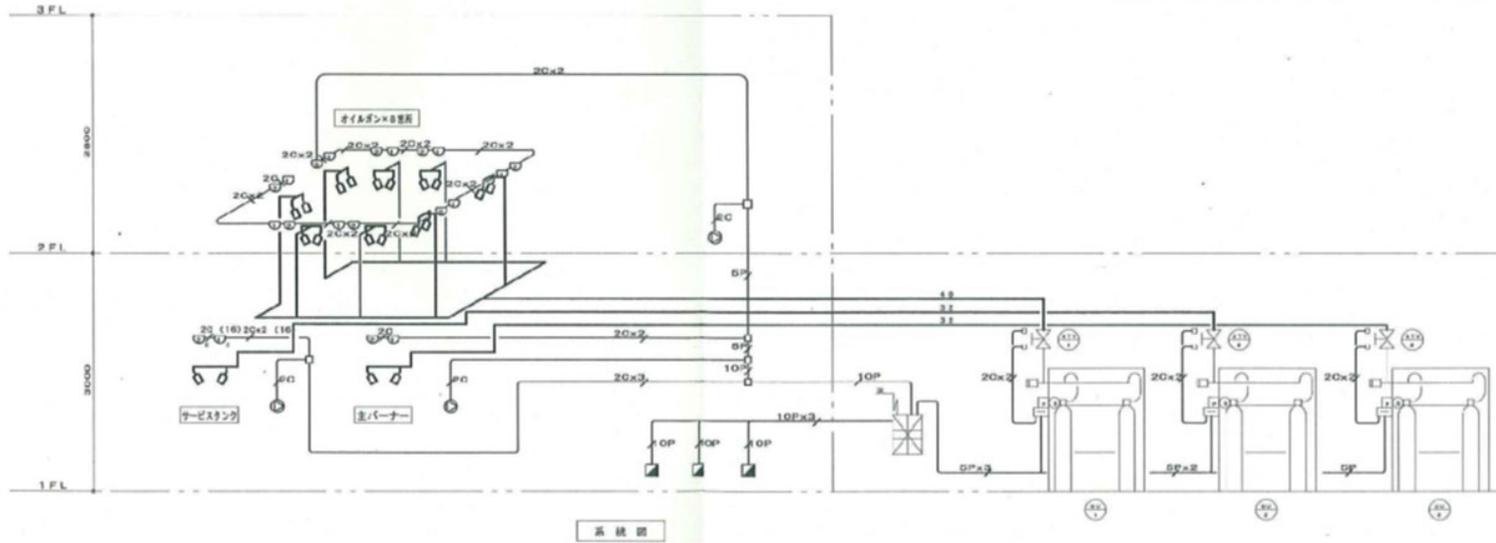

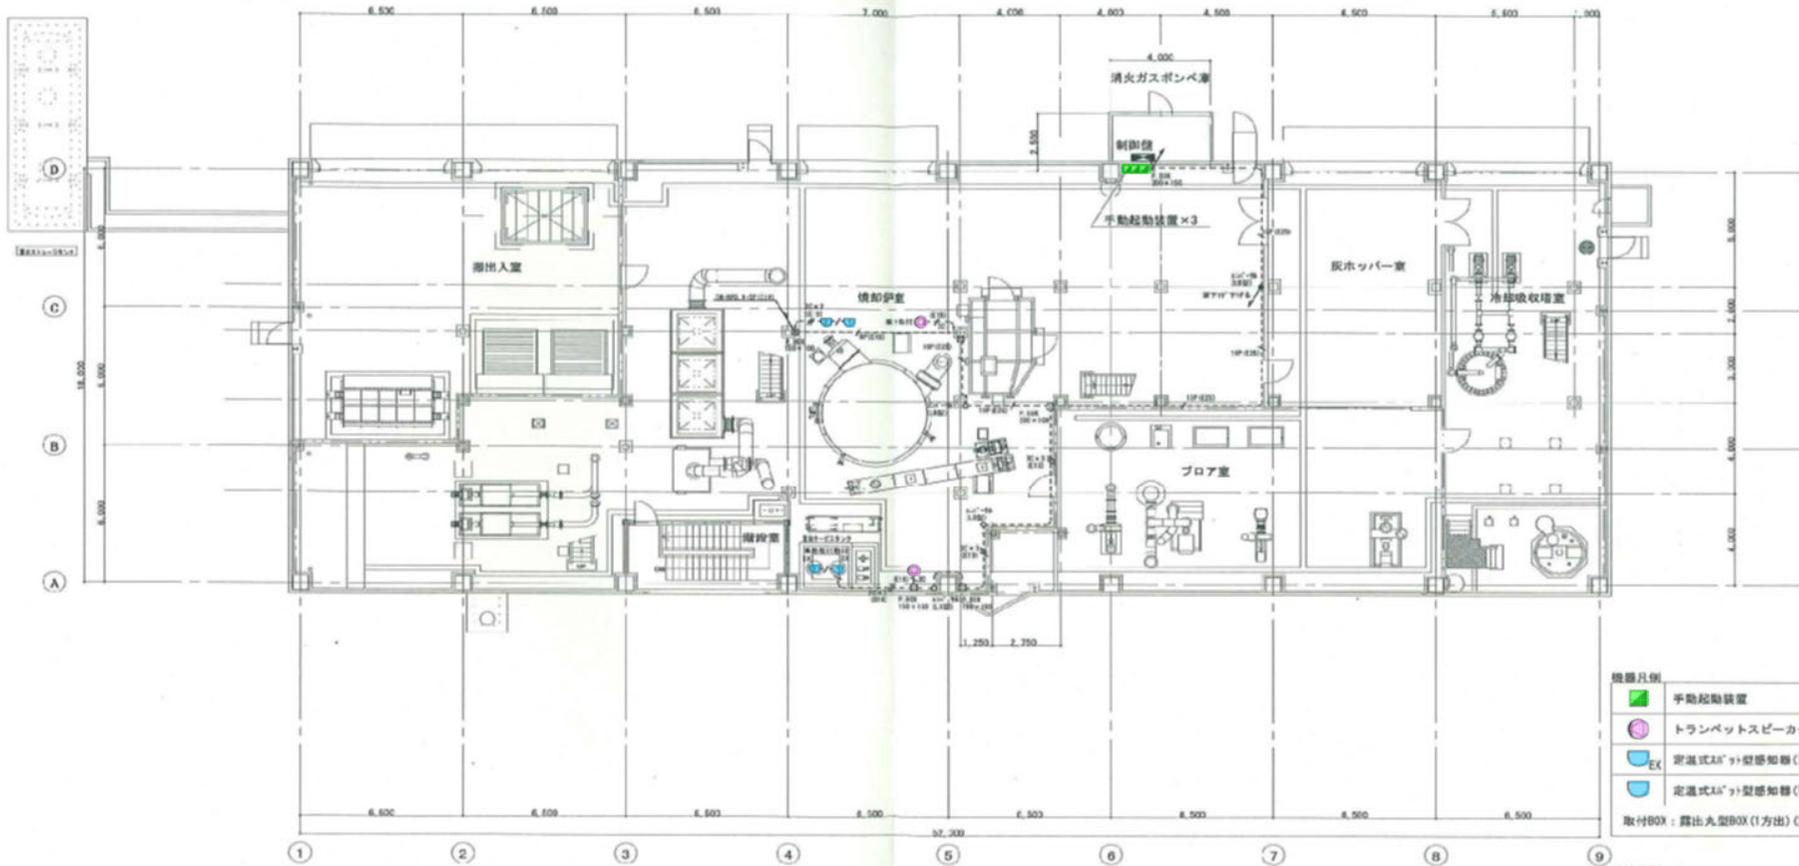


汚泥焼却炉種1階平面図


機器凡例	
	自動起動装置
	トランペットスピーカー
	定温式 ΔT 2型感知器 (1種防煙型)
	定温式 ΔT 2型感知器 (1種露出型)
取付BOX : 露出丸型BOX (1方出) (2方出)	

配線凡例	
	EM-HPC, 9-20 (E19)
	EM-HPC, 9-20 × 2 (E19)
	EM-HPC, 9-20 × 3 (E19)


岩手県北上川上流流域下水道事務所	
北上浄化センターほか消防用設備定期点検業務委託	
30 / 77	汚泥焼却炉種 不活性ガス消火設備 (二酸化炭素) 1階 熱感知器・スピーカー配線図
令和7年度	
縮尺	No scale

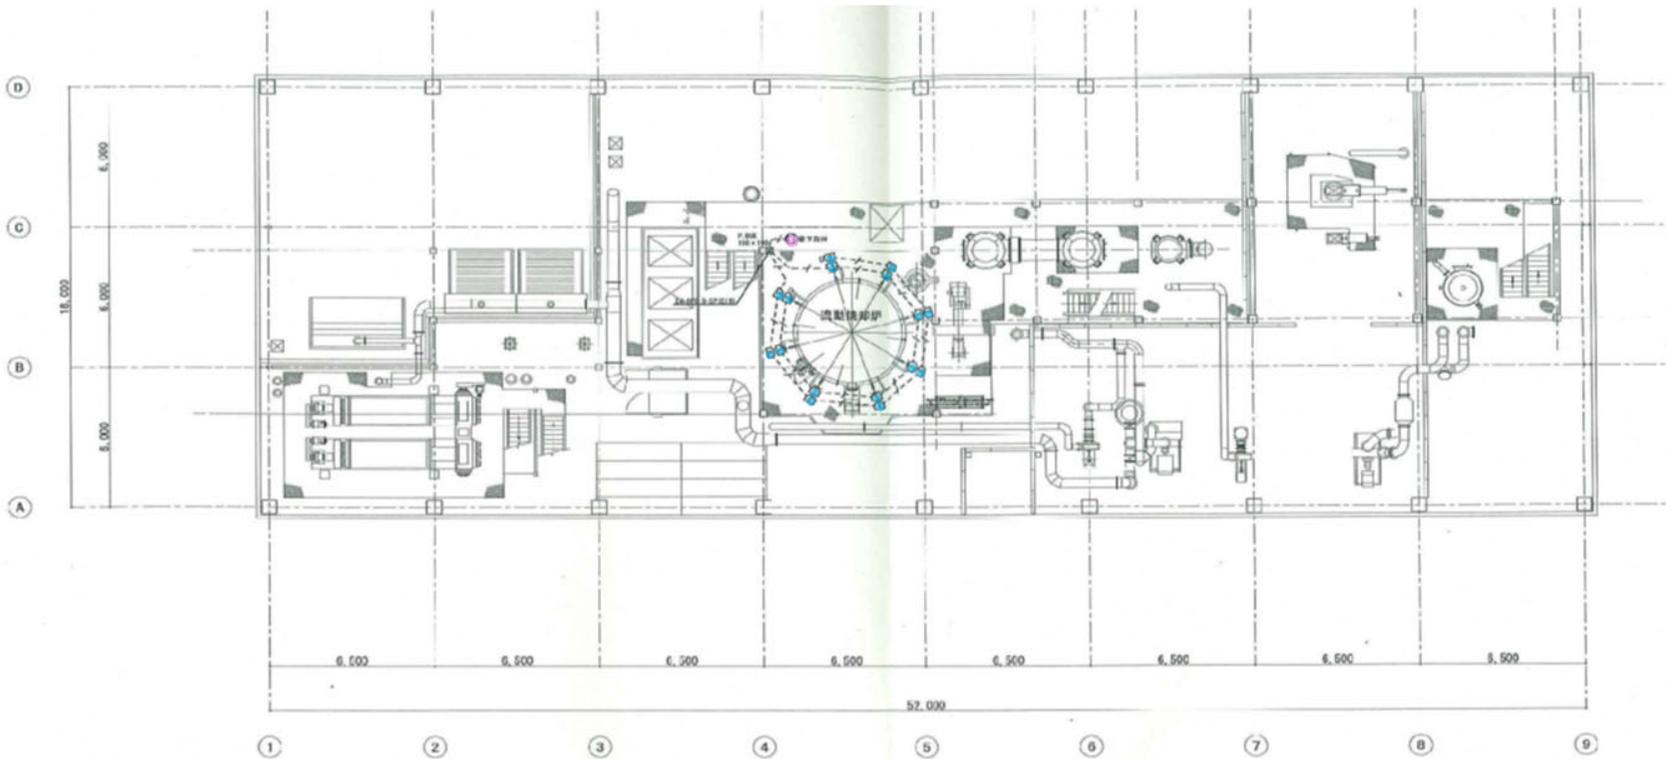

汚泥焼却炉棟 2 F L 平面図
(1FL+3,600)

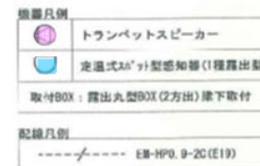

岩手県北上川上流流域下水道事務所	
北上浄化センターほか消防用設備定期点検業務委託	
31 / 77	汚泥焼却炉棟 不活性ガス消火設備(二酸化炭素) 2層 熱感知器・スピーカー配線図
令和7年度	
縮尺	No scale

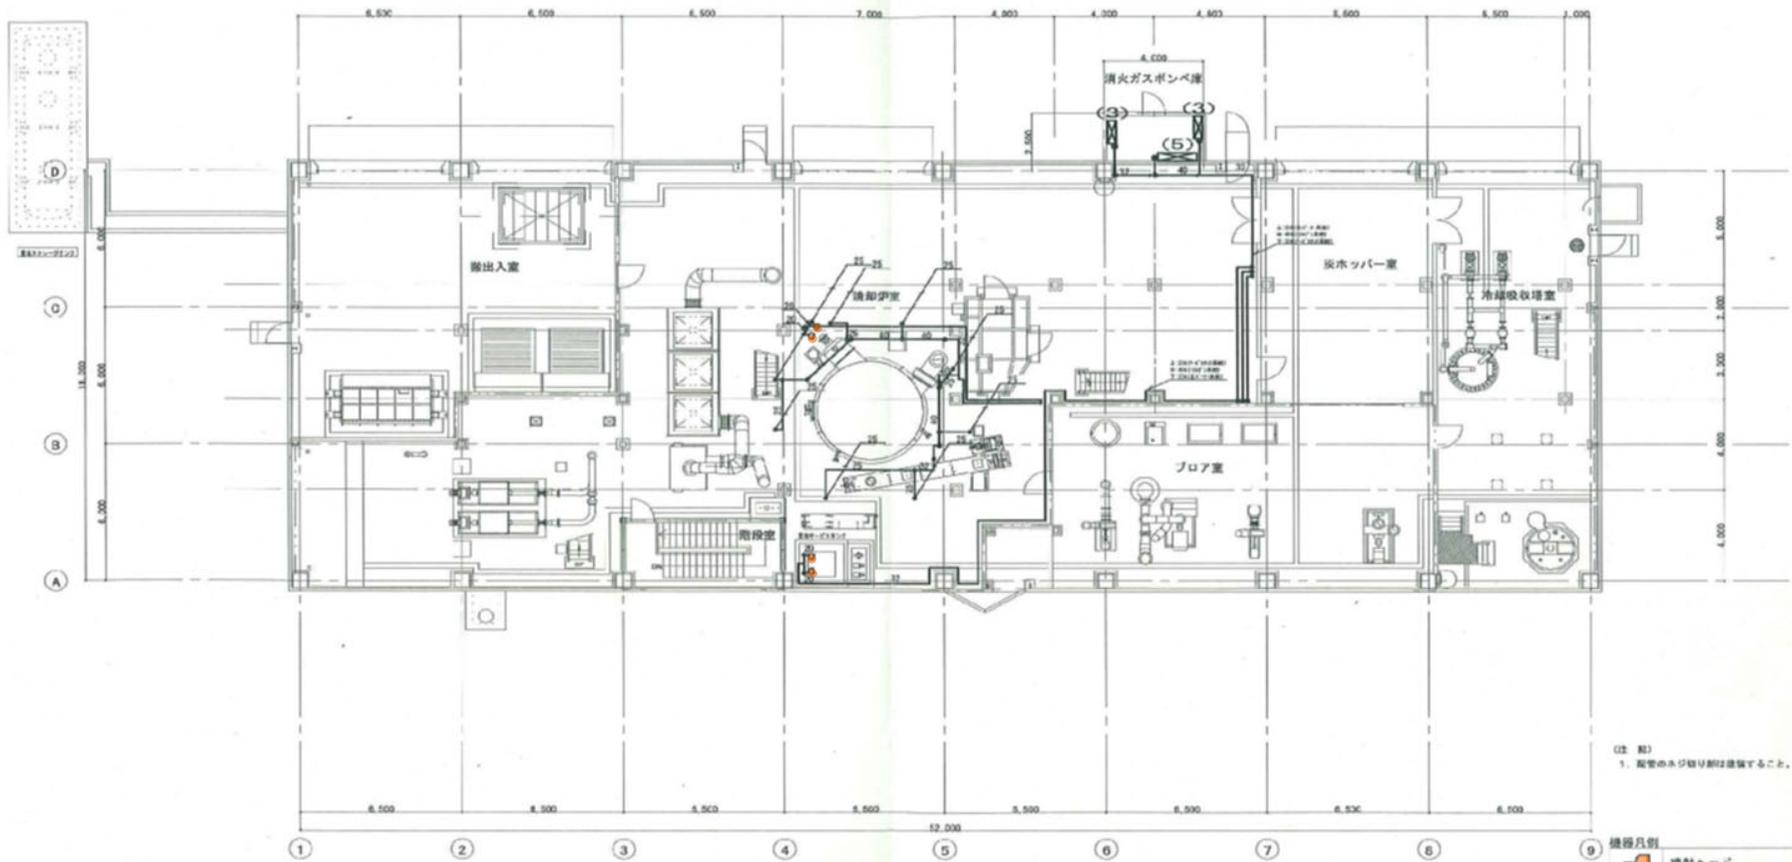


汚泥焼却炉棟 1階平面図

(注) 1. 配管の施工は図に準拠すること。

焼却ヘッド
 配管
 STFG170 Sch80

岩手県北上川上流流域下水道事務所	
北上浄化センターほか消防用設備定期点検業務委託	
32 / 77	汚泥焼却炉棟 不活性ガス消火設備(二酸化炭素) 1階 配管図
令和7年度	
縮尺	No scale

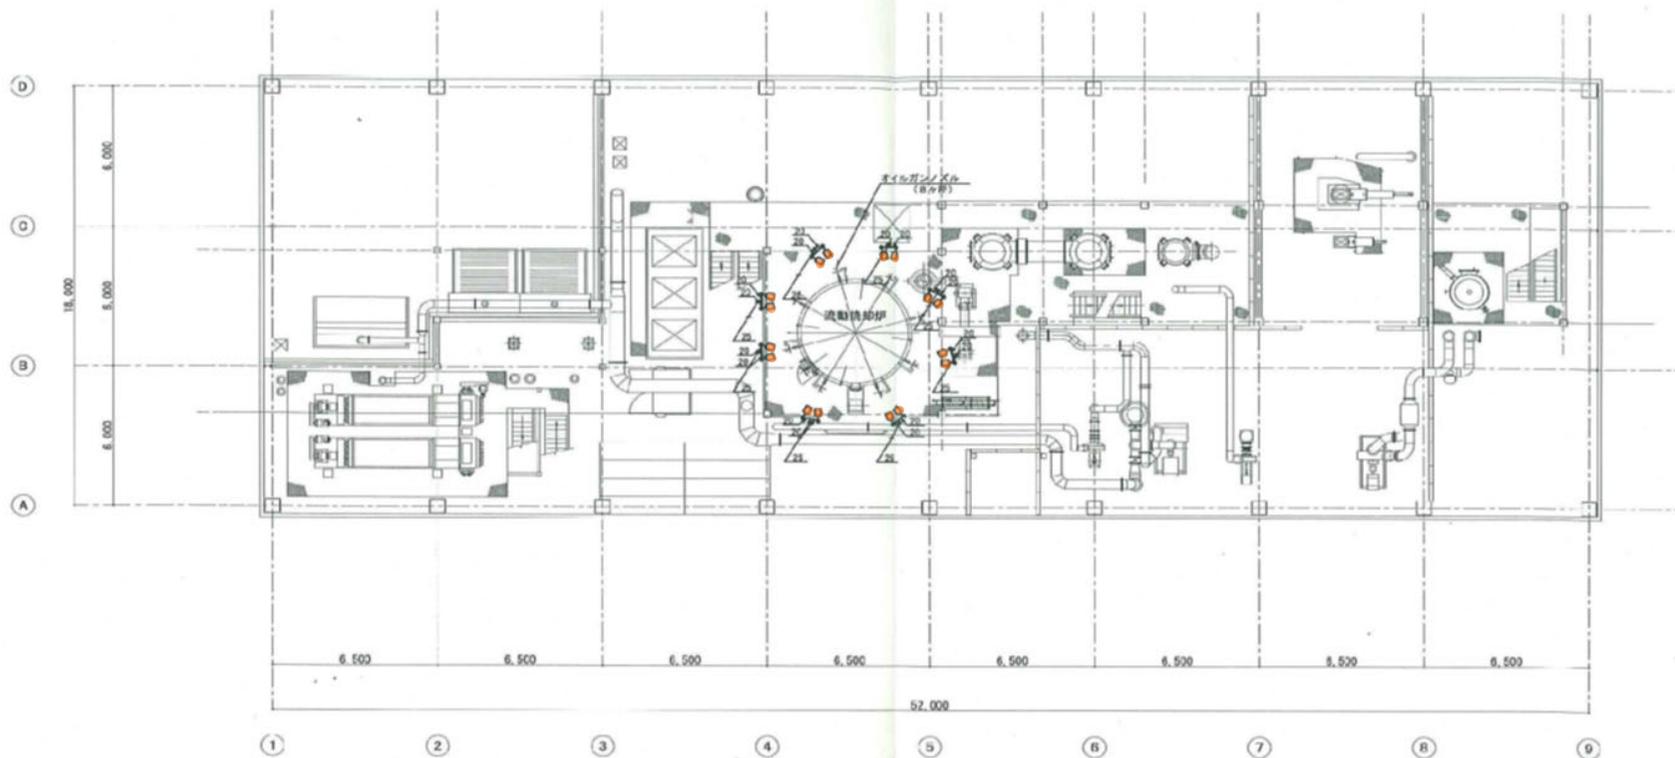


汚泥焼却炉棟 2 F L 平面図
(1FL-1-3,000)

(注 配)
1. 配管のネジ切り部は塗装すること。



岩手県北上川上流流域下水道事務所	
北上浄化センターほか消防用設備定期点検業務委託	
33 / 77	汚泥焼却炉棟 不活性ガス消火設備(二酸化炭素) 2階 配管図
令和7年度	
縮尺	No scale

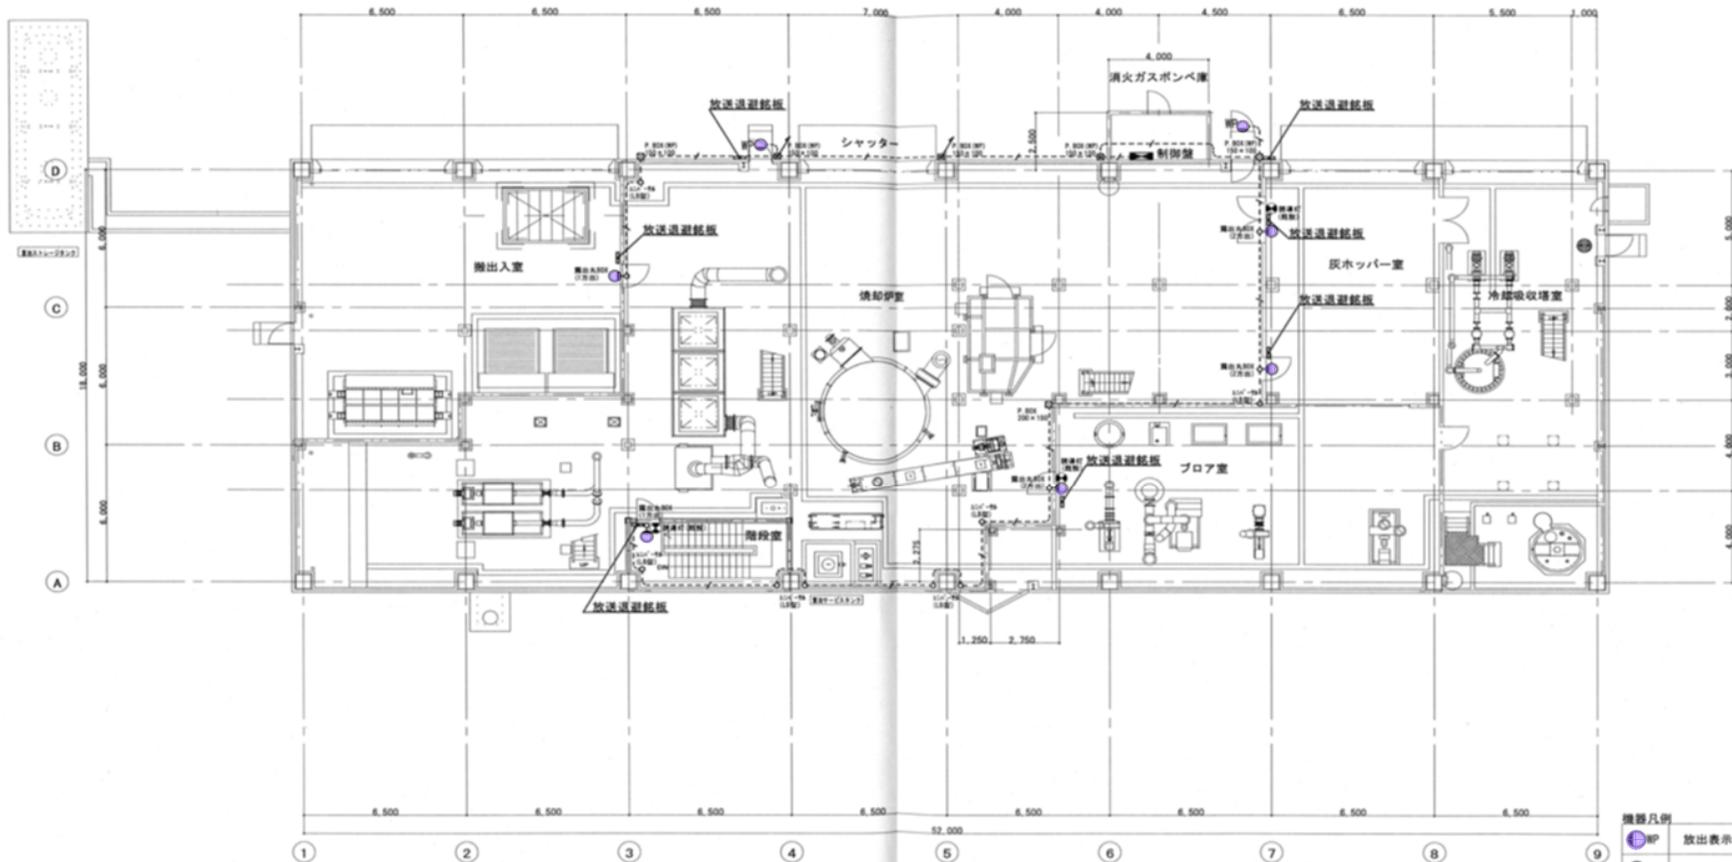


汚泥焼却炉棟 1 階平面図

EM-HP0.9-2C100*1.1*116m
E(119)116m


- 機器凡例
- HP 放出表示灯 (防敵型)
 - E 放出表示灯 (屋内型)

- 配線凡例
- EM-HP0.9-2C(E19)


岩手県北上川上流流域下水道事務所	
北上浄化センターほか消防用設備定期点検業務委託	
35 / 77	汚泥焼却炉棟 不活性ガス消火設備(二酸化炭素)ガス消火剤放出表示灯配線図
令和7年度	
縮尺	No scale

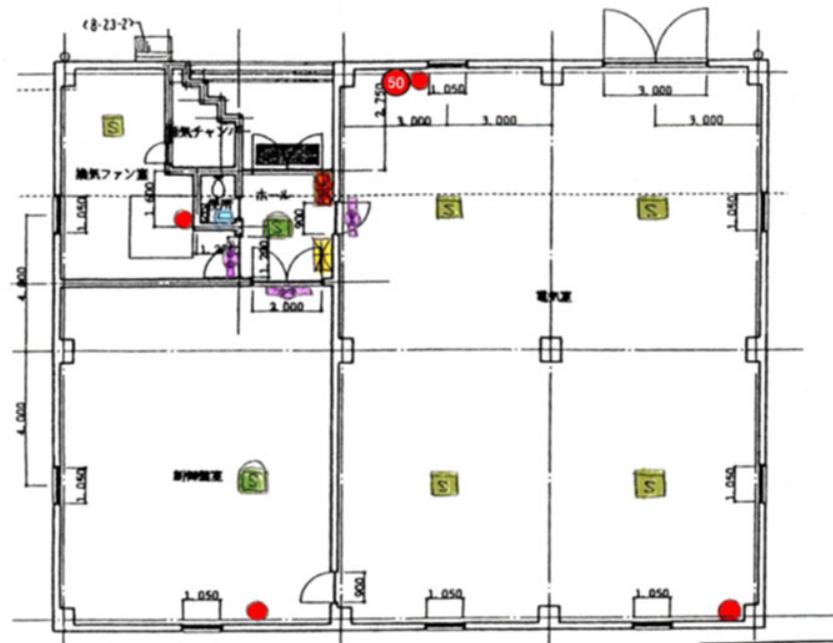

平面図 1:100

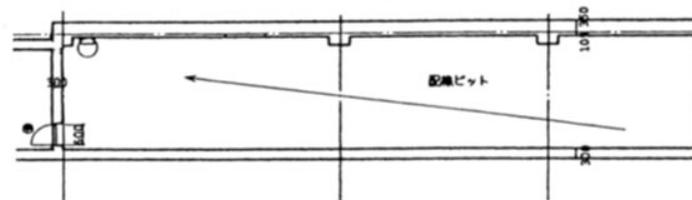


	消火器
	受信器
	熱感知器 定温タイプ
	煙感知器 分離型
	煙感知器 露出型
	埋込型
	受信器、表示灯、電鈴
	誘導灯
	※ 単體型 消火器 5077 AH-50R

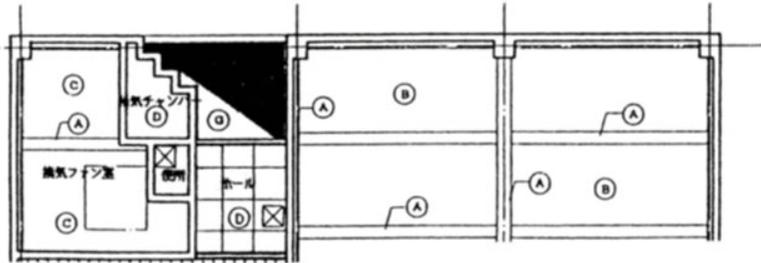

岩手県北上川上流流域下水道事務所	
北上浄化センターほか消防用設備定期点検業務委託	
36 / 77	汚泥焼却炉電気棟
令和7年度	
縮尺	No scale

	消火器
	受信機
	熱感探知機 検知スモーク
	★定置給水點
	★防煙壁
	1階以上 有火災
	★ 避難誘導灯
	受信機、放送機、電話
	誘導灯

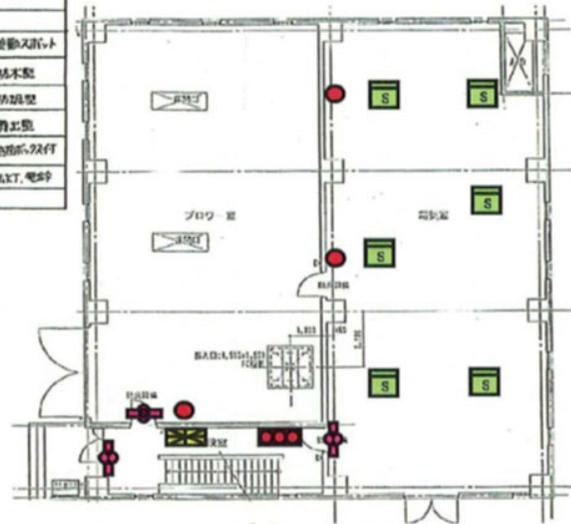

1階平面図



地下1階平面図

岩手県北上川上流流域下水道事務所	
北上浄化センターほか消防用設備定期点検業務委託	
37 / 77	北上浄化センター第二送風機棟 地下1階、1階
令和7年度	
縮尺	No scale


	消火器
	受信器
	防煙設備 避難入口
	+ 定置結束型
	* 防煙型
	防煙機能 巻上型
	+ 点検式双付
	受信器、監視灯、電鈴
	送受信
	誘導標識




※任意設置

岩手県北上川上流流域下水道事務所	
北上浄化センターほか消防用設備定期点検業務委託	
39 / 77	北上浄化センター水処理施設電気棟
令和7年度	
縮尺	No scale


	消火器
	変圧器
	閉鎖装置 避難スリット
	・ 変電所本型
	・ 補助型
	閉鎖装置 有出窓
	・ 点検口、2分
	電線管、配線工、電線
	誘導灯

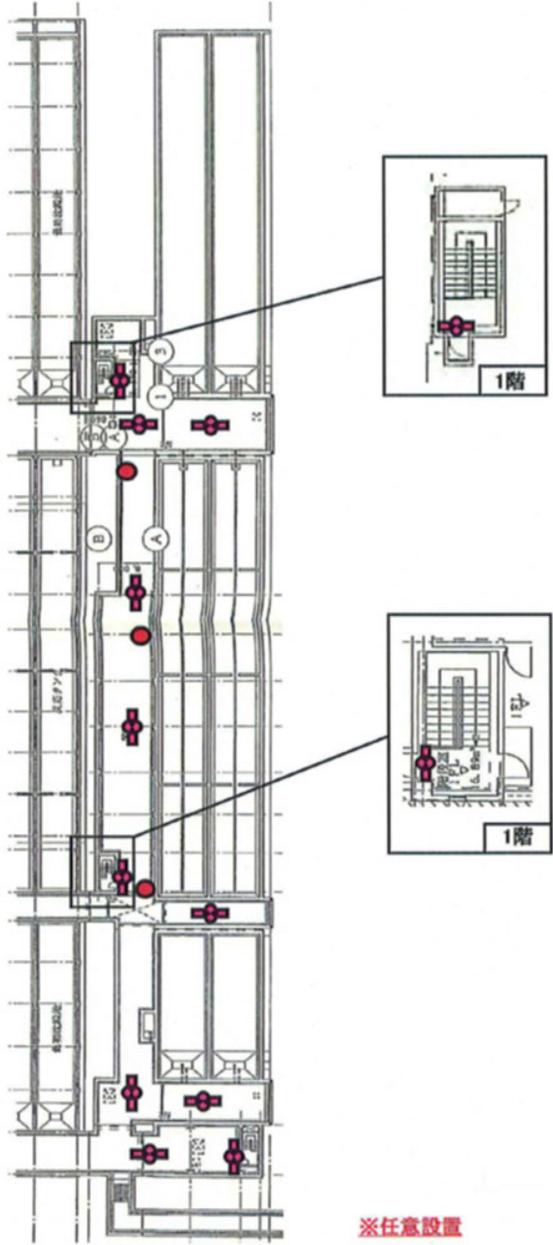


岩手県北上川上流流域下水道事務所	
北上浄化センターほか消防用設備定期点検業務委託	
40 / 77	北上浄化センター水処理設備(3系管廊)
令和7年度	
縮尺	No scale

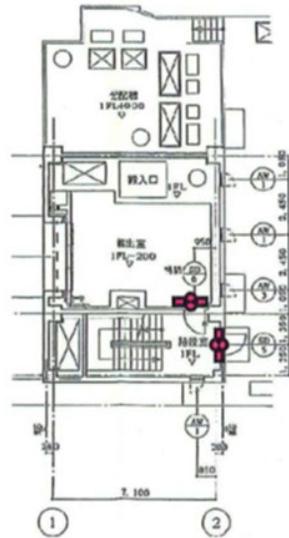

1階建具平面図 1/100

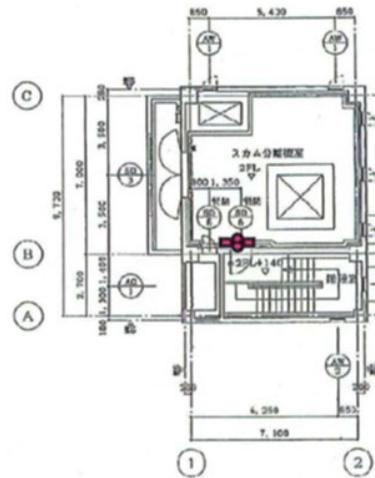

2階建具平面図 1/100

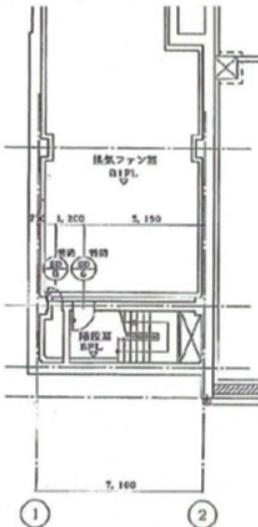


1階建具平面図 1/100

	消火器
	変換器
	防煙設備 避難入口
	・定置用ホース
	・防煙壁
	煙感知器 発出型
	・点検口
	電話機 放送機、電話
	設備

※任意設置

岩手県北上川上流流域下水道事務所	
北上浄化センターほか消防用設備定期点検業務委託	
41 / 77	北上浄化センター第2スカム分離機室棟
令和7年度	
縮尺	No scale

1階平面図 5=1/100

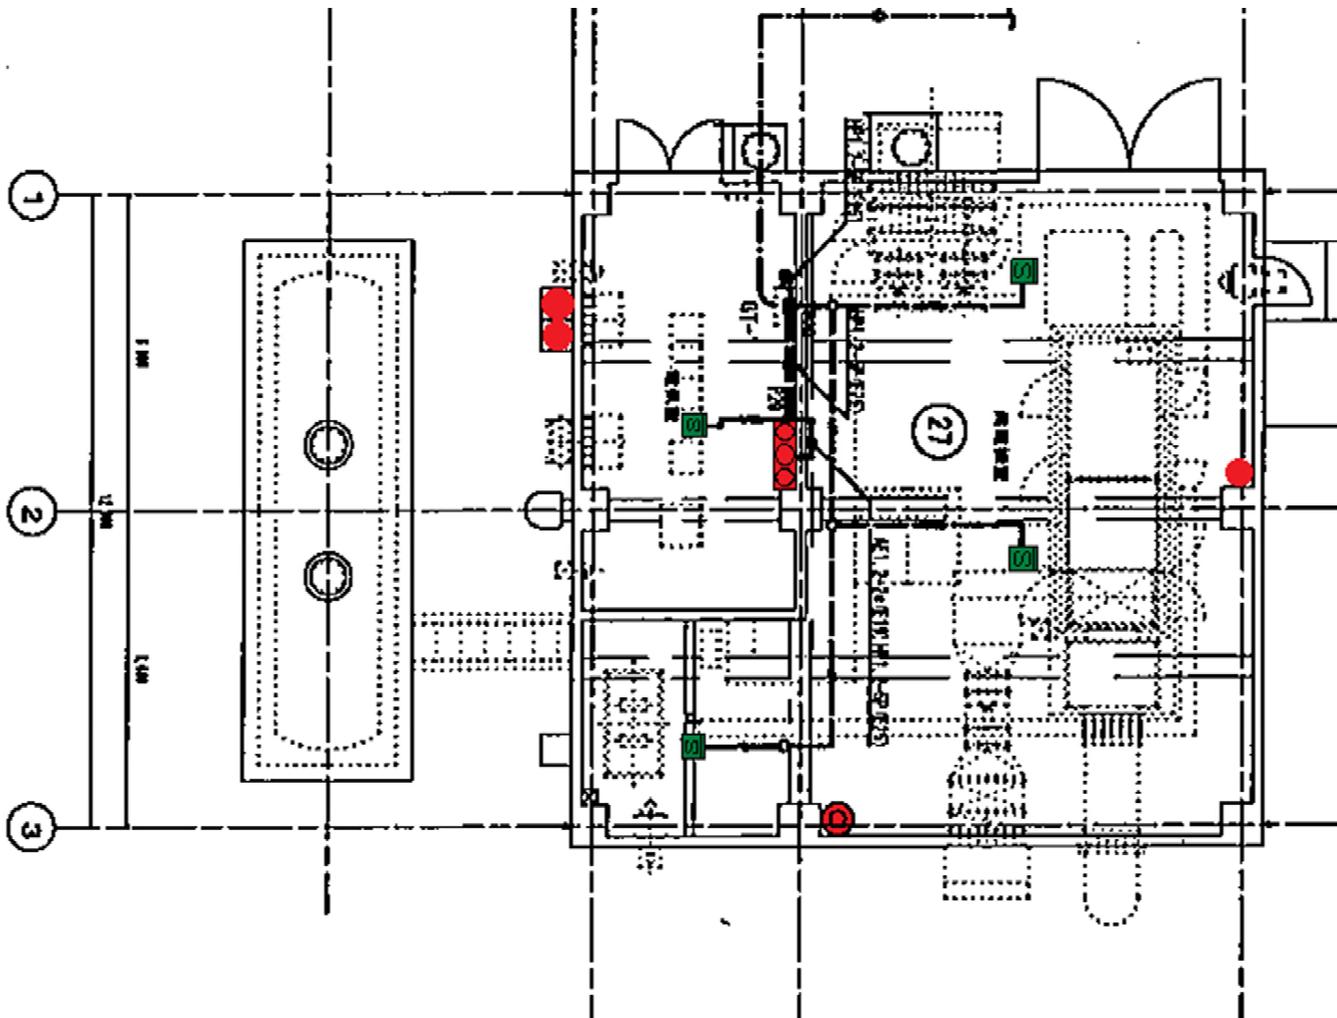


	消火栓
	消火器
	受信器
	熱感知器 定温タイプ
	“ 防木型
	“ 防爆型
	煙感知器 薄型
	“ 点検タイプ
	受信器 表示灯、電鈴
	誘導灯
	排煙 起動 煙感知器
	防火戸
	防煙ダニハ-

50型消火器

※任意設置


岩手県北上川上流域下水道事務所	
北上浄化センターほか消防用設備定期点検業務委託	
42 / 77	北上浄化センター発電機棟
令和7年度	
縮尺	No scale

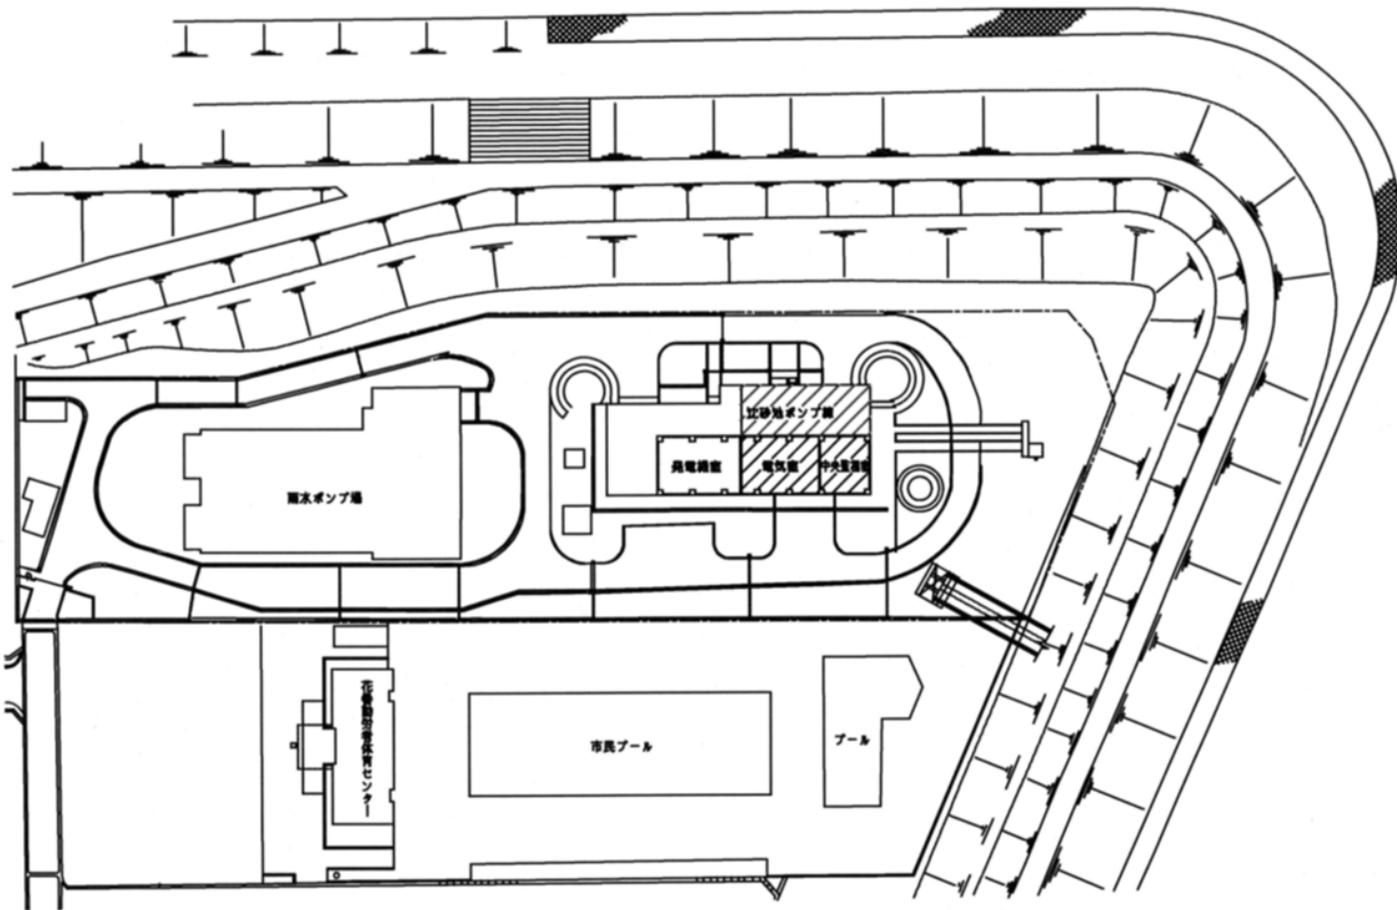


花巻高田汚水中継ポンプ場場内全体平面図S=1:500

岩手県北上川上流流域下水道事務所	
北上浄化センターほか消防用設備定期点検業務委託	
43 / 77	花巻高田ポンプ場全体配置図
令和7年度	
縮尺	No scale

	消火栓
	消火器
	受信器
	熱感知器 定温スポット
	“ 防木型
	“ 防煤型
	煙感知器 突出型
	“ 点検口付
	発信器 表示灯, 電鈴
	誘導灯
	排煙 起動 煙感知器
	防火戸
	防煙タコハコ

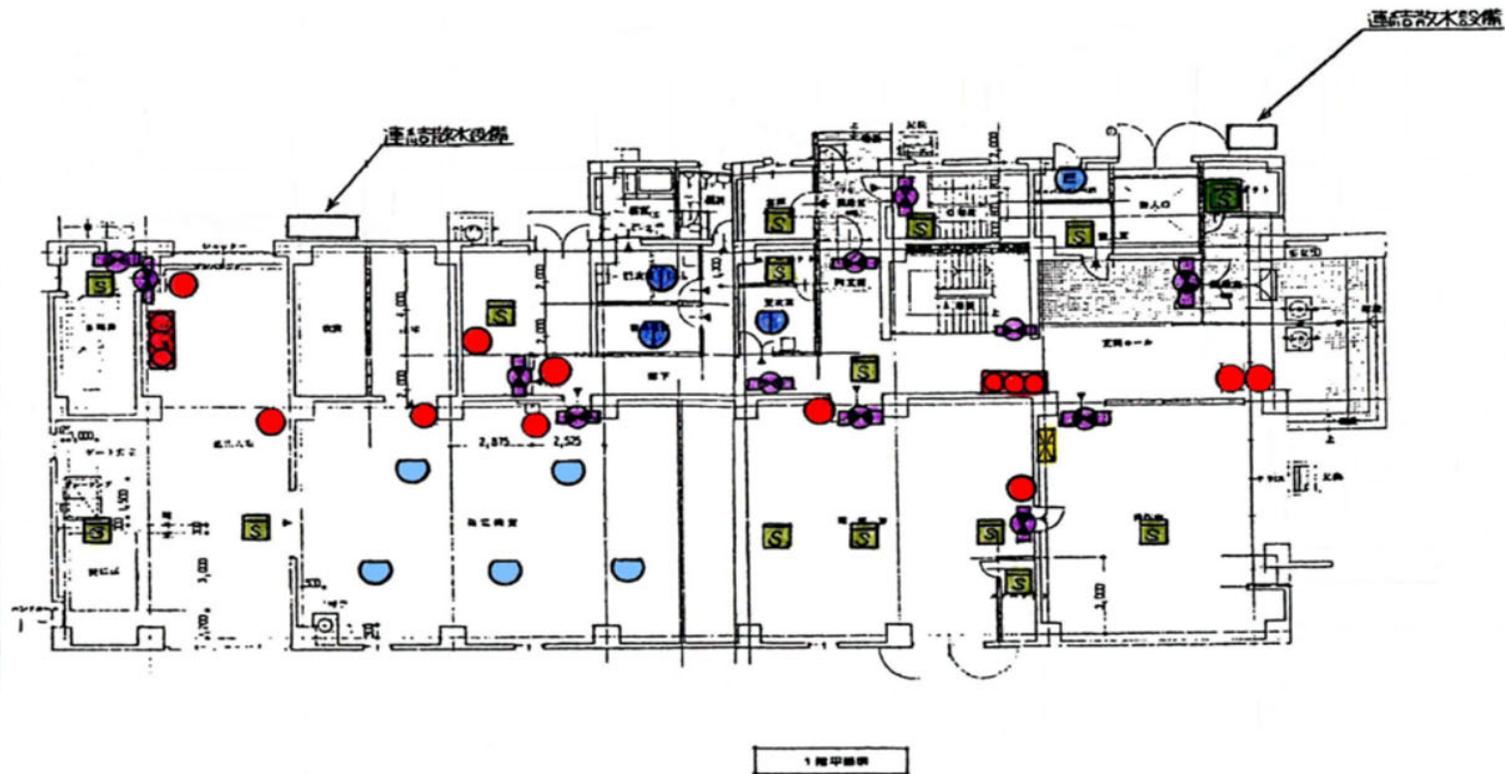


岩手県北上川上流流域下水道事務所	
北上浄化センターほか消防用設備定期点検業務委託	
45 / 77	花巻高田ポンプ場 1階
令和7年度	
縮尺	No scale

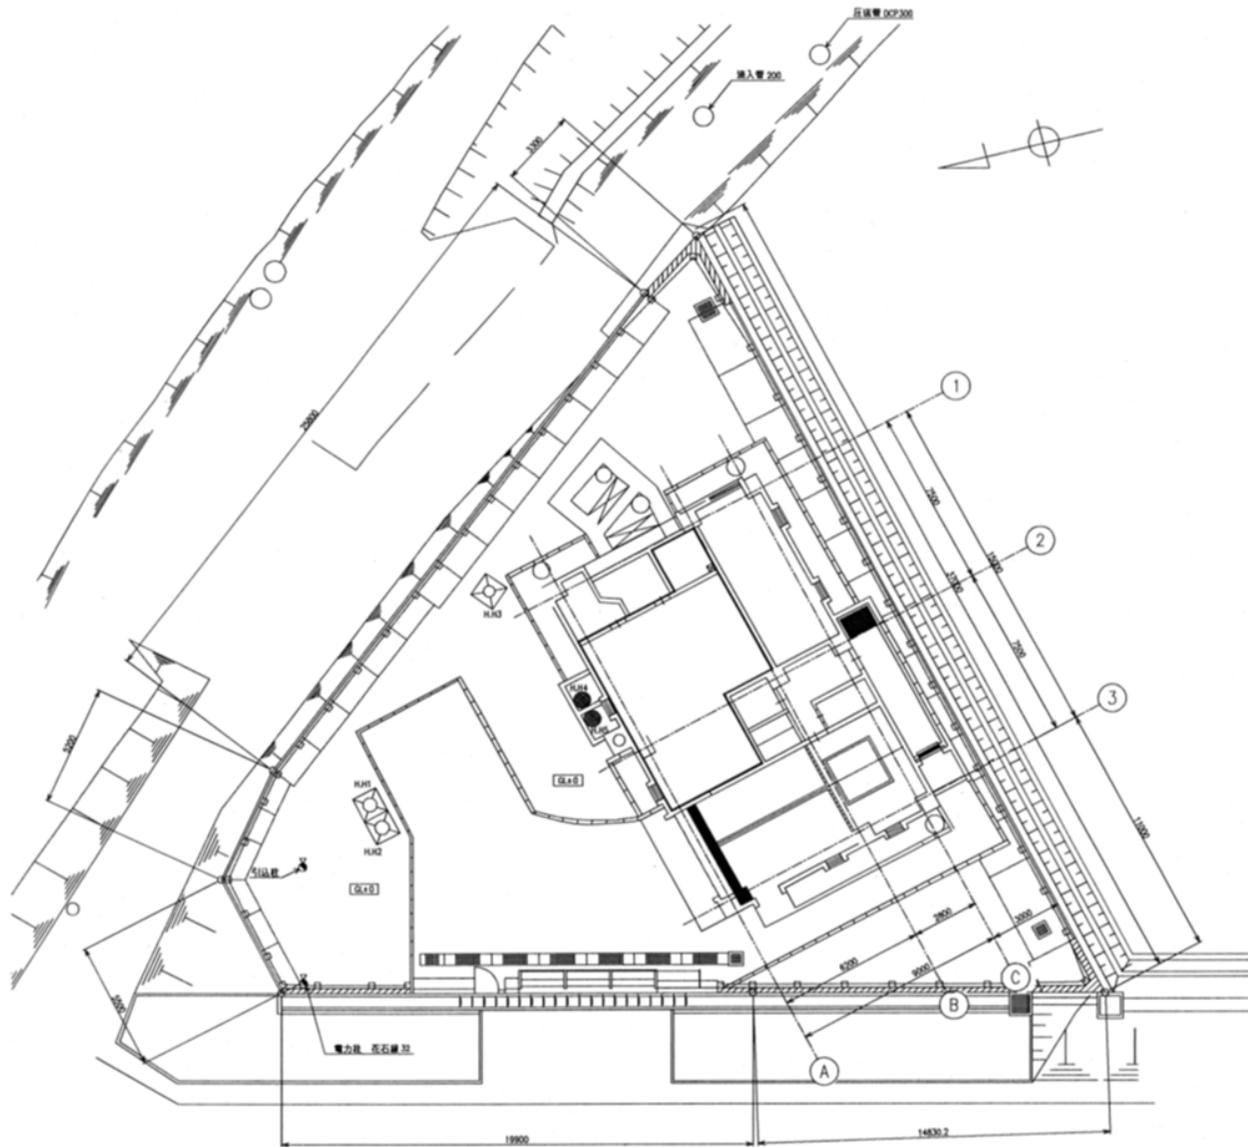


全体平面図 S=1/100

岩手県北上川上流流域下水道事務所	
北上浄化センターほか消防用設備定期点検業務委託	
47 / 77	石鳥谷ポンプ場全体配置図
令和7年度	
縮尺	No scale

	消火器
	受信器
	熱感知器 定温スポット
	* 防木型
	* 防珪型
	熱感知器 露出型
	* 点検口付
	受信器 表計上付 電鈴
	誘導灯

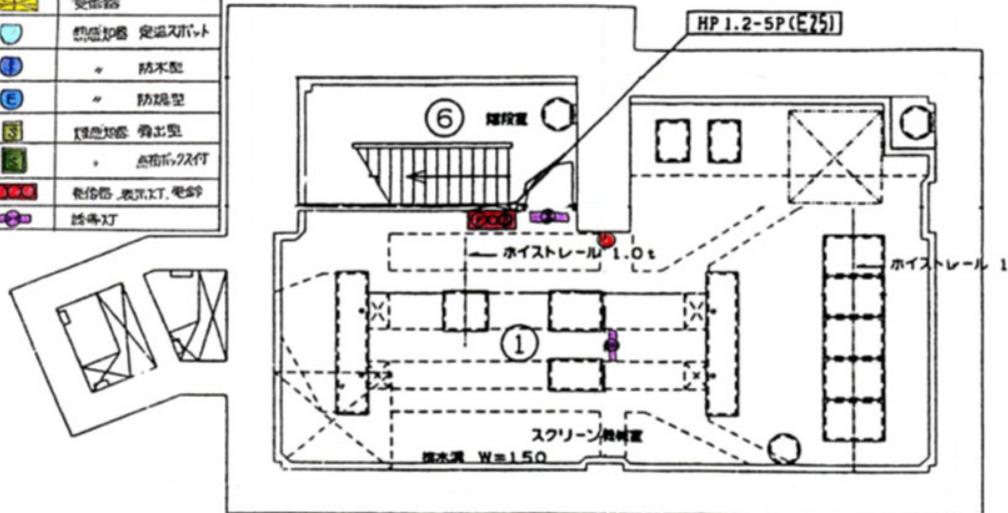


地下3階 平面図 1/100

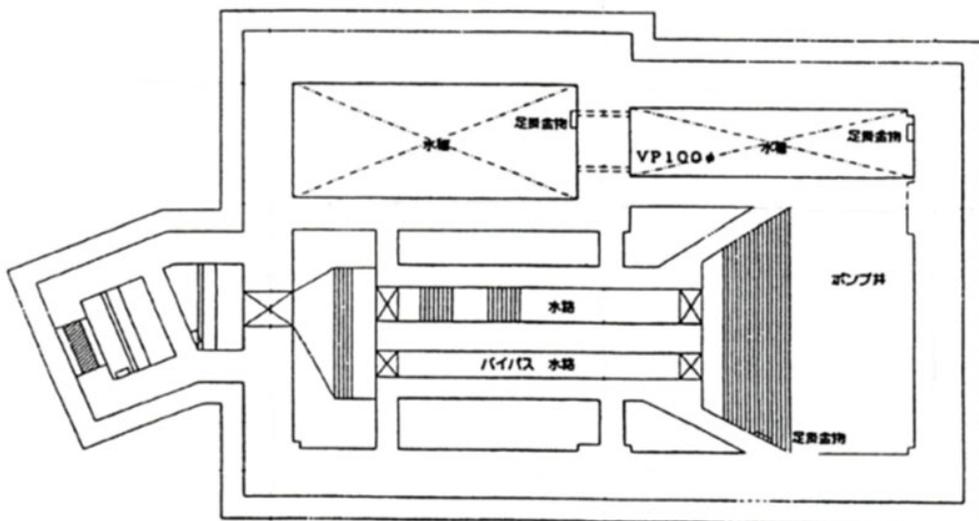


地下4階 平面図 1/100

岩手県北上川上流流域下水道事務所	
北上浄化センターほか消防用設備定期点検業務委託	
48 / 77	石鳥谷ポンプ場 地下3階、4階
令和7年度	
縮尺	No scale

	消火器
	変換器
	熱感知器 変温タイプ
	防犯型
	防犯型
	熱感知器 発煙型
	点検口付
	受信器、表示灯、電鈴
	誘導灯


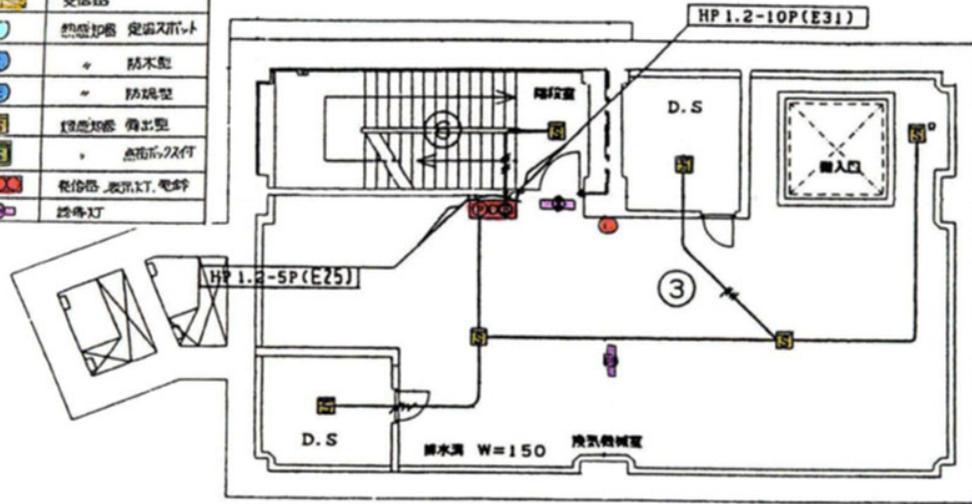


地下1階 平面図 1/100

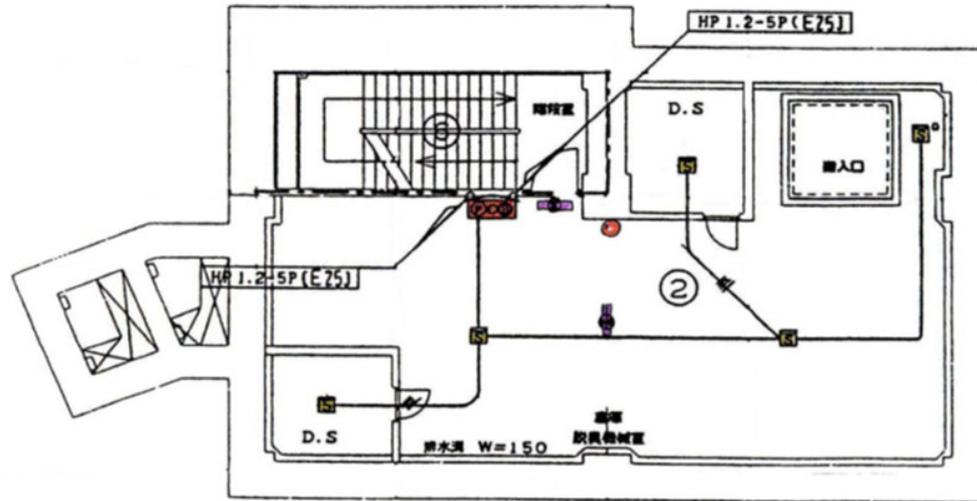

地下2階 平面図 1/100


岩手県北上川上流流域下水道事務所	
北上浄化センターほか消防用設備定期点検業務委託	
49 / 77	石鳥谷ポンプ場 地下2階、1階
令和7年度	
縮尺	No scale

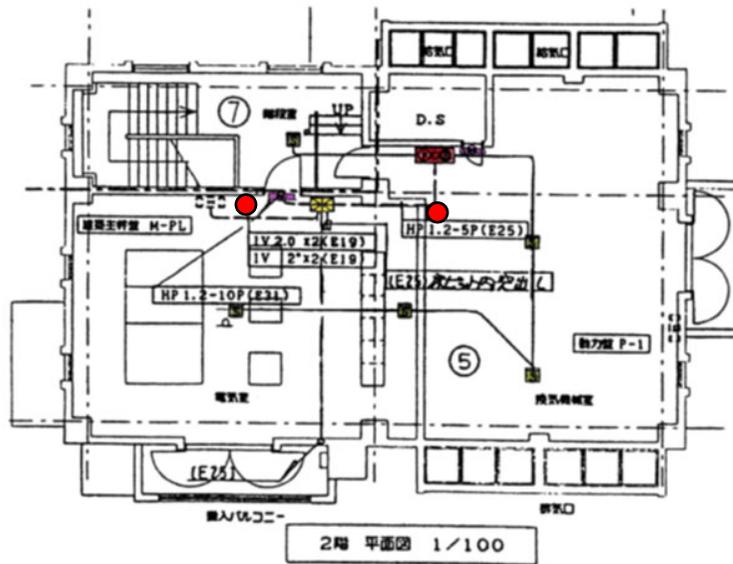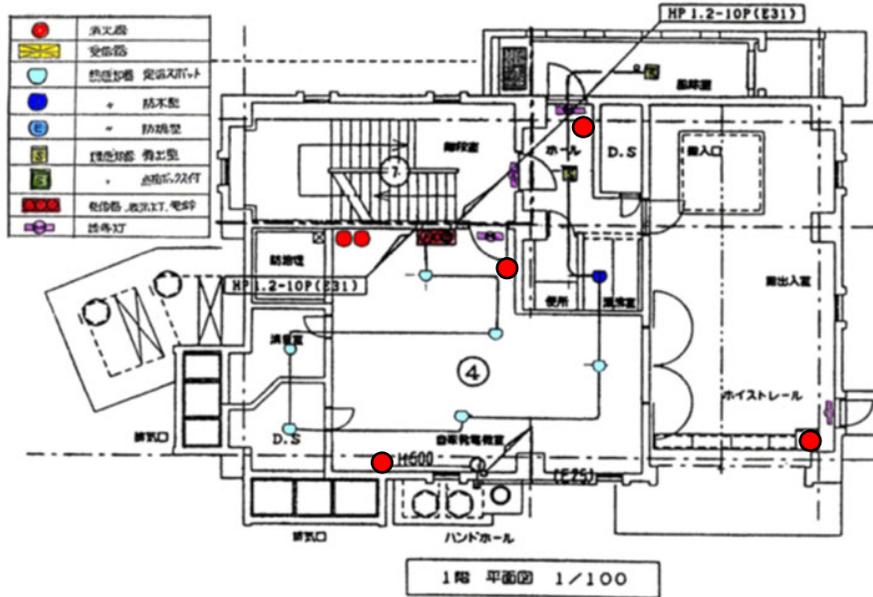


岩手県北上川上流流域下水道事務所	
北上浄化センターほか消防用設備定期点検業務委託	
50 / 77	石鳥谷ポンプ場 1階、2階
令和7年度	
縮尺	No scale



案内図

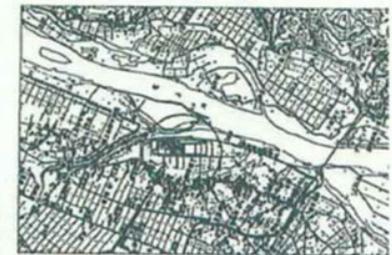


水沢浄化センター

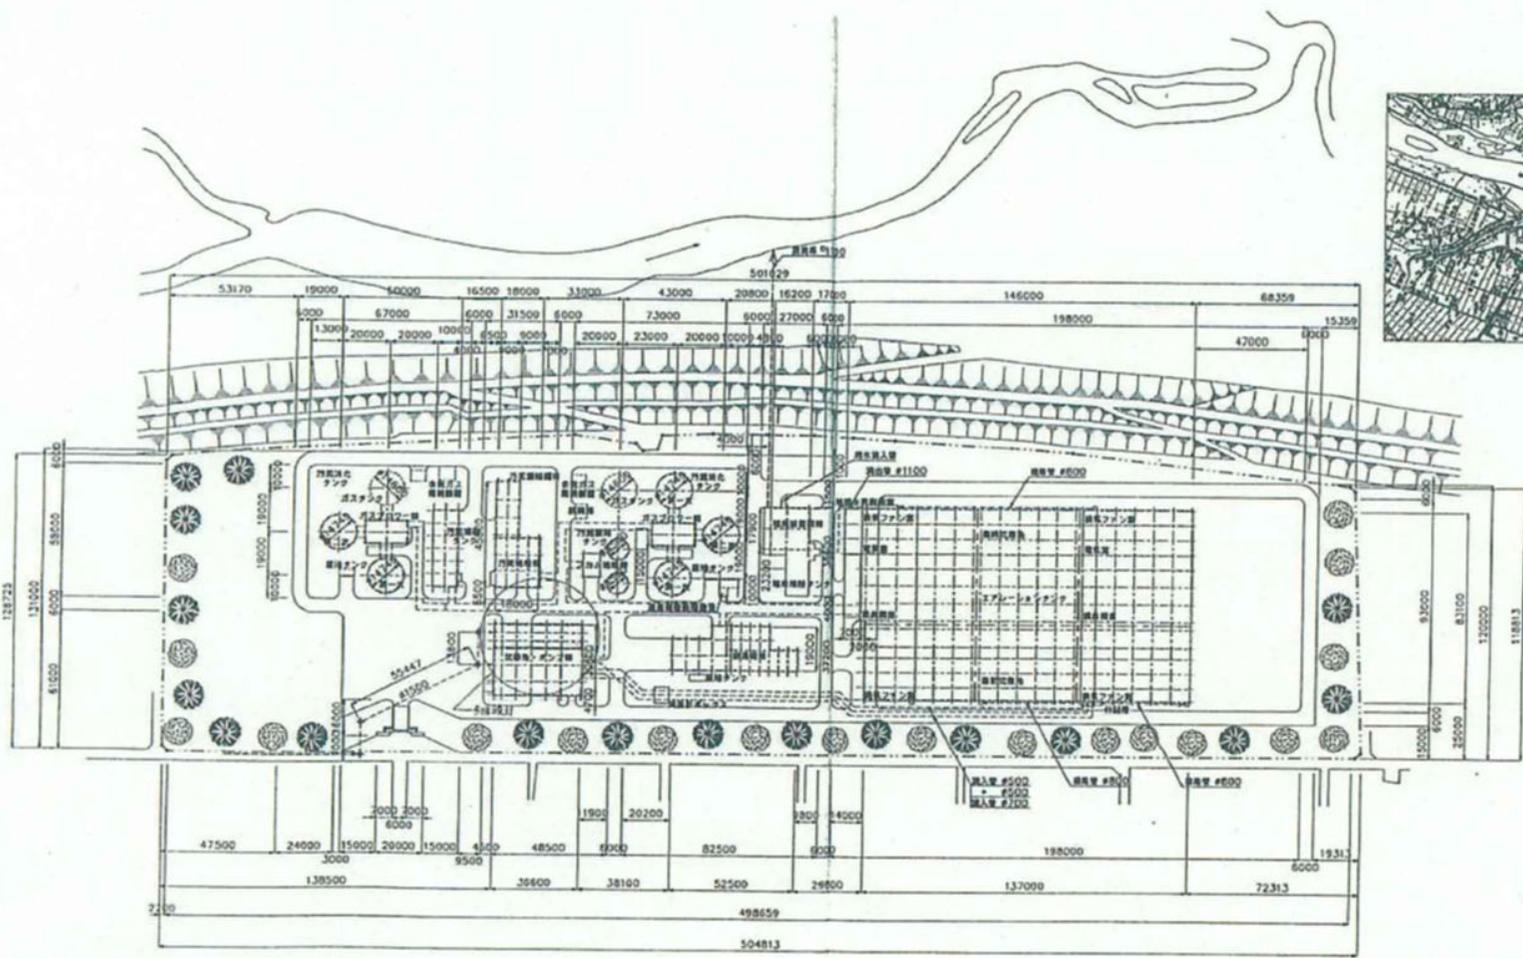


岩手県北上川上流流域下水道事務所	
北上浄化センターほか消防用設備定期点検業務委託	
51 / 77	水沢浄化センター全体配置図
令和7年度	
縮尺	No scale

凡 例	
	受信機
	消火栓
	発信機
	消火器
	誘導灯
	定温感知器
	差動感知器
	煙感知器
	スピーカ

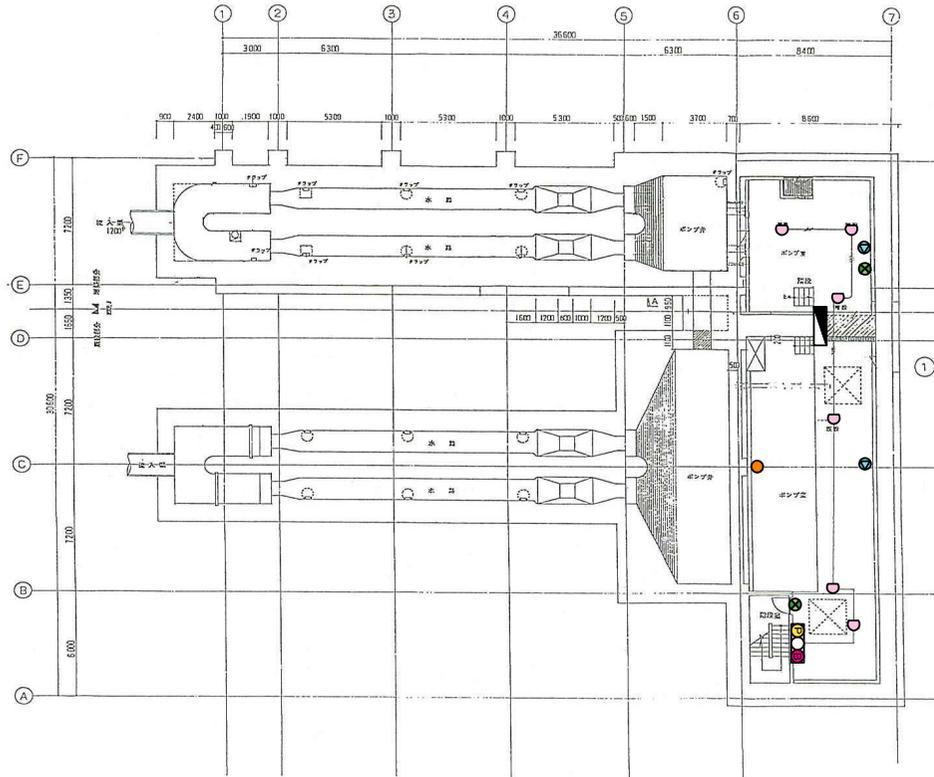


岩手県北上川上流流域下水道事務所	
北上浄化センターほか消防用設備定期点検業務委託	
52 / 77	水沢浄化センター沈砂池ポンプ棟 地下2階
令和7年度	
縮尺	No scale

凡 例	
	受信機
	消火栓
	発信機
	消火器
	誘導灯
	定温感知器
	差動感知器
	煙感知器
	スピーカ
	音響装置

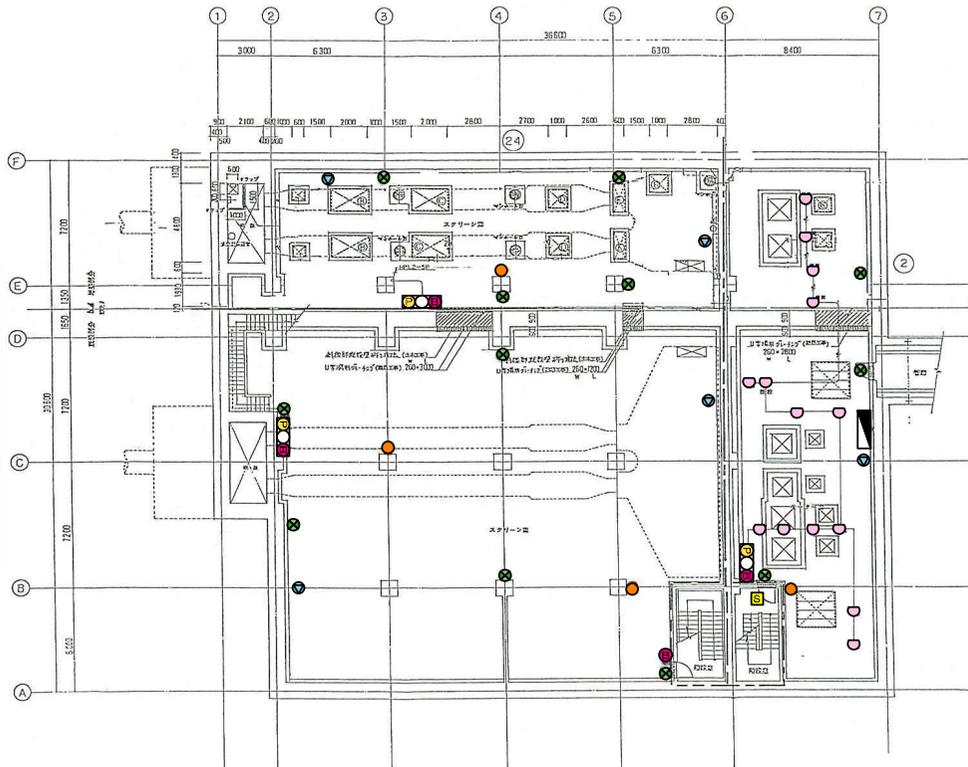


岩手県北上川上流流域下水道事務所	
北上浄化センターほか消防用設備定期点検業務委託	
53 / 77	水沢浄化センター沈砂池ポンプ棟 地下1階
令和7年度	
縮尺	No scale

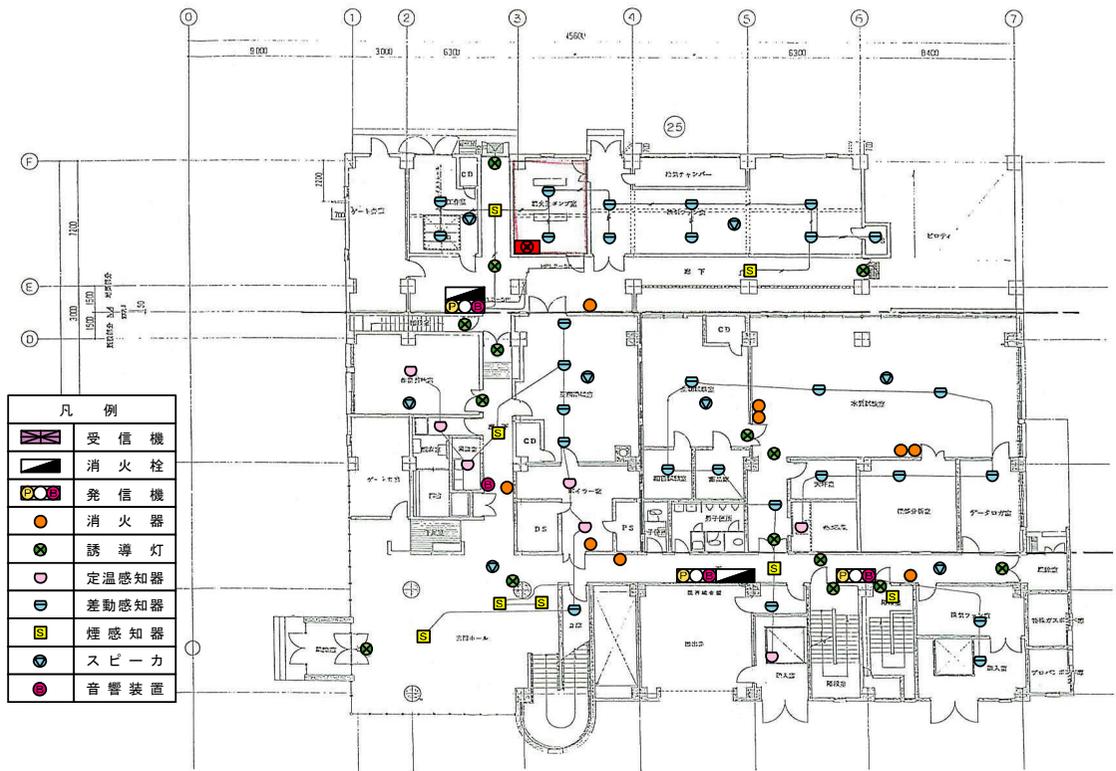


凡 例	
	受信機
	消火栓
	発信機
	消火器
	誘導灯
	定温感知器
	差動感知器
	煙感知器
	スピーカ
	音響装置

岩手県北上川上流流域下水道事務所	
北上浄化センターほか消防用設備定期点検業務委託	
54 / 77	水沢浄化センター沈砂池ポンプ棟 1階
令和7年度	
縮尺	No scale

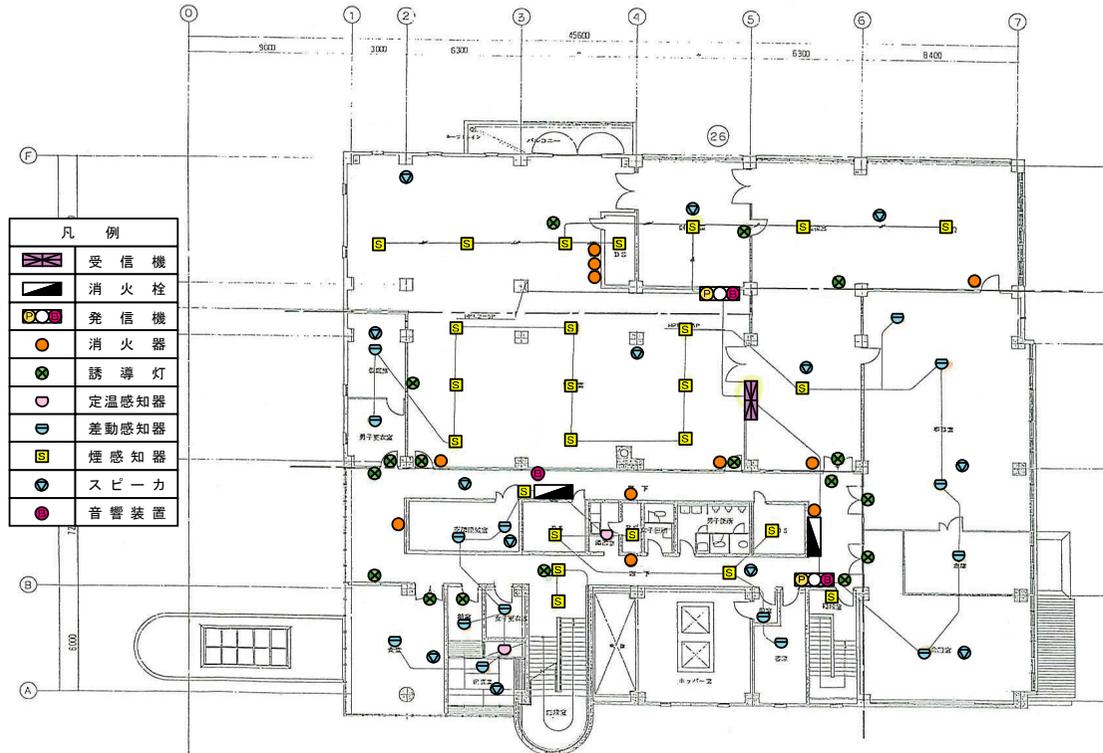



岩手県北上川上流流域下水道事務所	
北上浄化センターほか消防用設備定期点検業務委託	
55 / 77	水沢浄化センター沈砂池ポンプ棟 2階
令和7年度	
縮尺	No scale

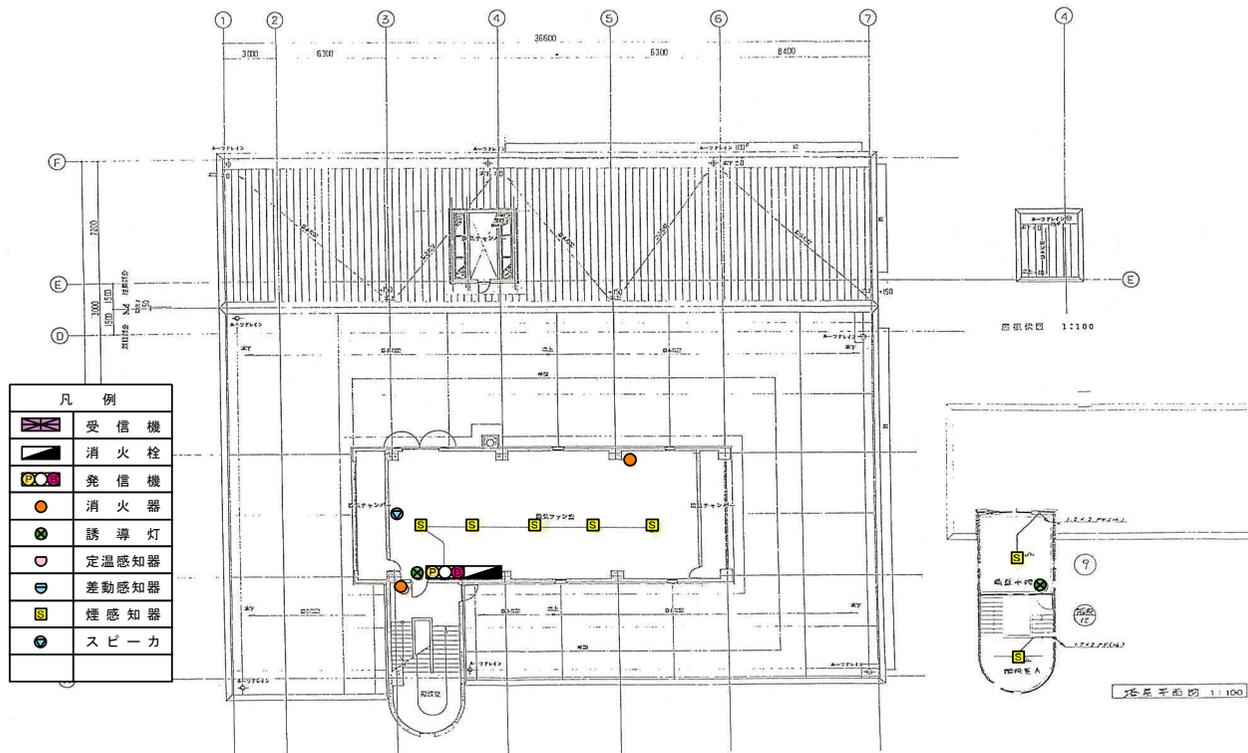

岩手県北上川上流流域下水道事務所	
北上浄化センターほか消防用設備定期点検業務委託	
56 / 77	水沢浄化センター沈砂池ポンプ棟 3階
令和7年度	
縮尺	No scale




岩手県北上川上流流域下水道事務所	
北上浄化センターほか消防用設備定期点検業務委託	
57 / 77	水沢浄化センター汚泥処理棟 地下1階、1階
令和7年度	
縮尺	No scale

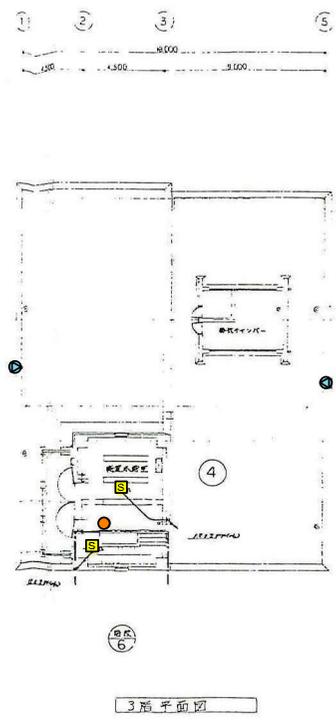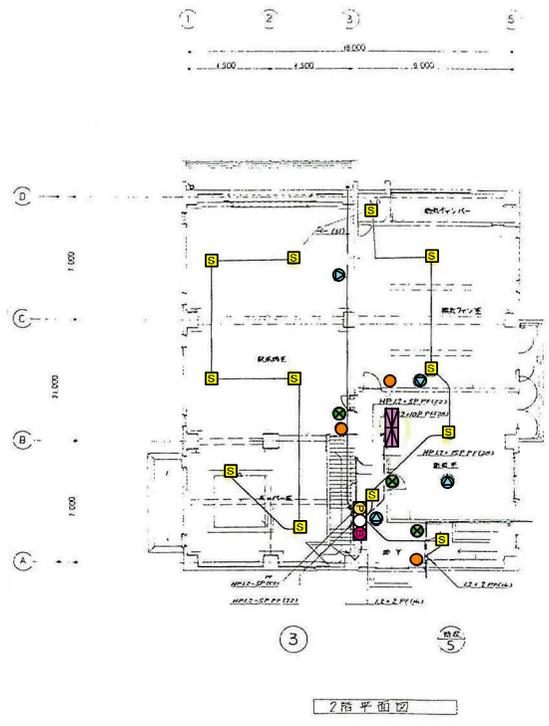


凡 例	
	受信機
	消火栓
	発信機
	消火器
	誘導灯
	定温感知器
	差動感知器
	煙感知器
	スピーカ

岩手県北上川上流流域下水道事務所	
北上浄化センターほか消防用設備定期点検業務委託	
58 / 77	水沢浄化センター汚泥処理棟 2階、3階
令和7年度	
縮尺	No scale

凡 例	
	受 信 機
	消 火 栓
	発 信 機
	消 火 器
	誘 導 灯
	定 温 感 知 器
	差 動 感 知 器
	煙 感 知 器
	ス ピ ー カ

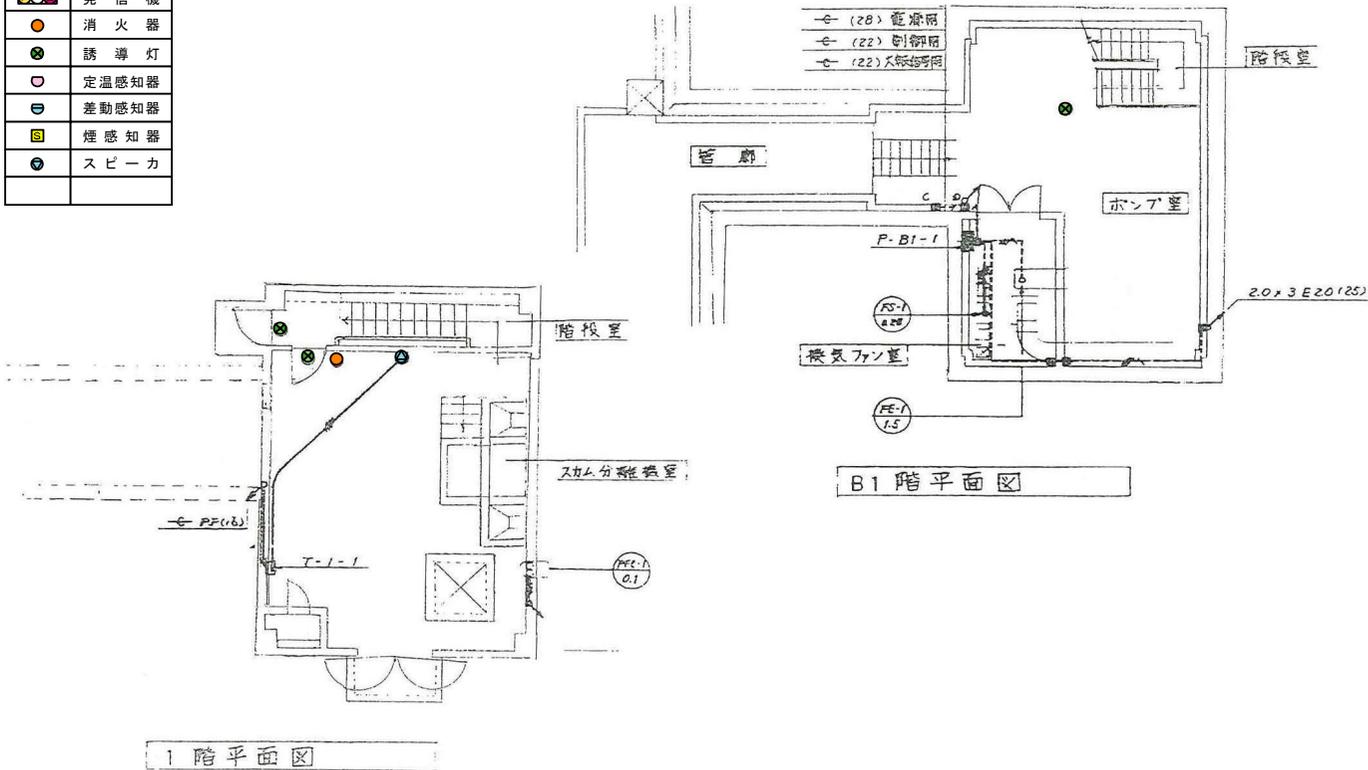


岩手県北上川上流流域下水道事務所	
北上浄化センターほか消防用設備定期点検業務委託	
59 / 77	水沢浄化センタースカム処理棟
令和7年度	
縮 尺	No scale

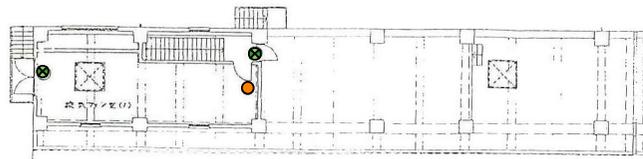

— 1階平面図 1:100


凡 例	
	受信機
	消火栓
	発信機
	消火器
	誘導灯
	定温感知器
	差動感知器
	煙感知器
	スピーカ

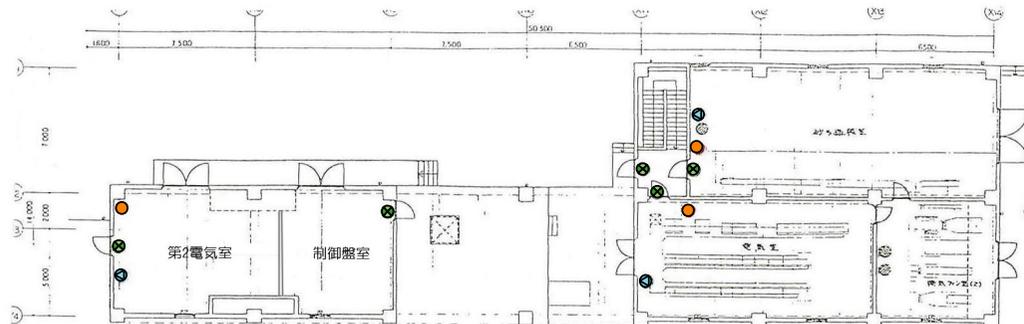

— 1階平面図 1:100




岩手県北上川上流流域下水道事務所	
北上浄化センターほか消防用設備定期点検業務委託	
60 / 77	水沢浄化センター水処理棟 1階
令和7年度	
縮尺	No scale

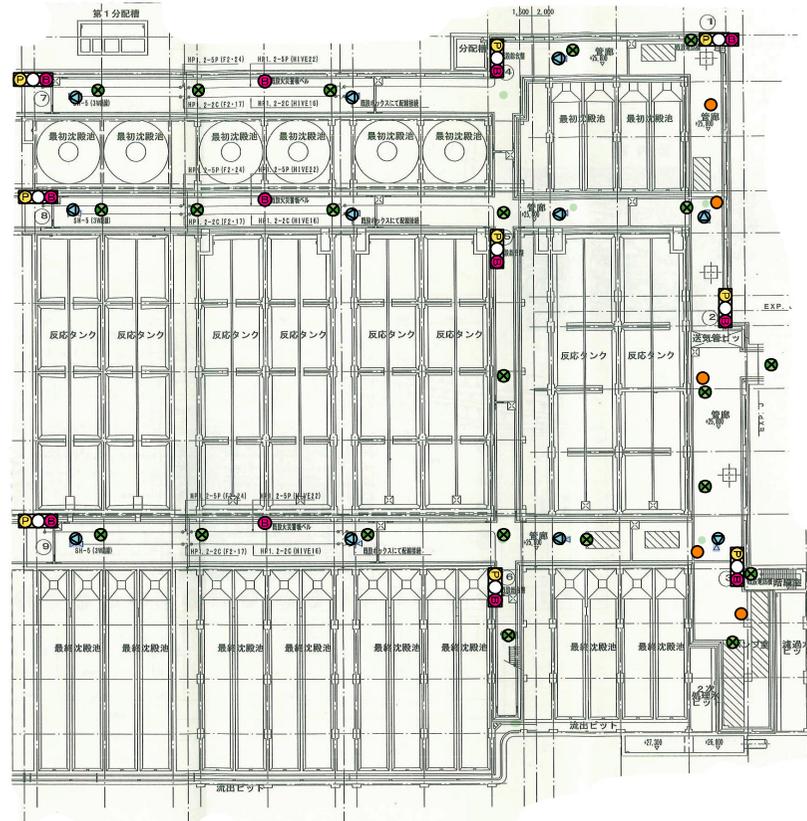


凡 例	
	受 信 機
	消 火 栓
	発 信 機
	消 火 器
	誘 導 灯
	定 温 感 知 器
	差 動 感 知 器
	煙 感 知 器
	ス ピ ー カ
	音 響 装 置

岩手県北上川上流流域下水道事務所	
北上浄化センターほか消防用設備定期点検業務委託	
61 / 77	水沢浄化センター水処理棟 地下1階
令和7年度	
縮 尺	No scale

凡 例	
	受信機
	消火栓
	発信機
	消火器
	誘導灯
	定温感知器
	差動感知器
	煙感知器
	スピーカー

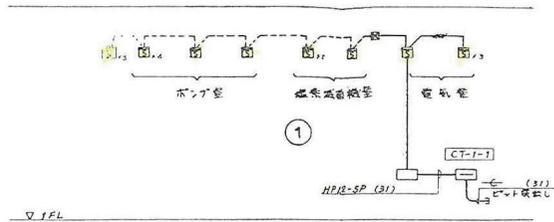



①
消火設備系統図

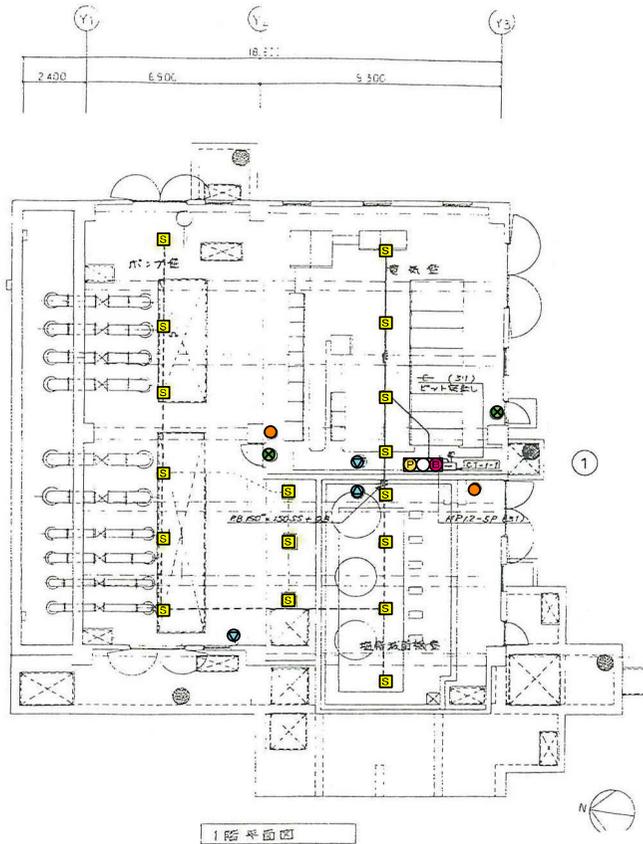


①
1階平面図

岩手県北上川上流流域下水道事務所	
北上浄化センターほか消防用設備定期点検業務委託	
62 / 77	水沢浄化センター塩素滅菌棟
令和7年度	
縮尺	No scale

凡 例	
	受信機
	消火栓
	発信機
	消火器
	誘導灯
	定温感知器
	差動感知器
	煙感知器
	スピーカ
	音響装置

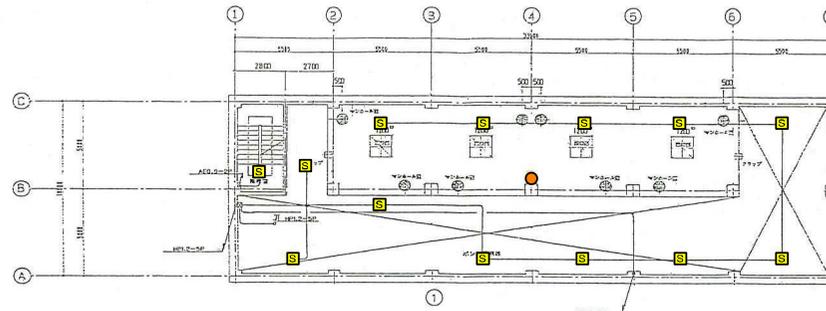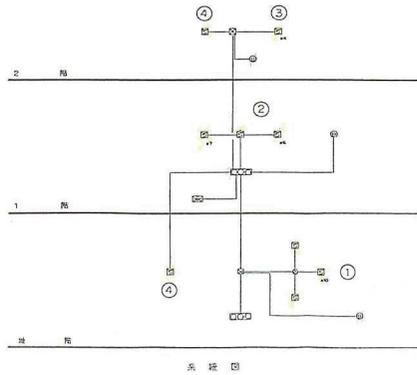



地下1階 B1 平面図 1:100

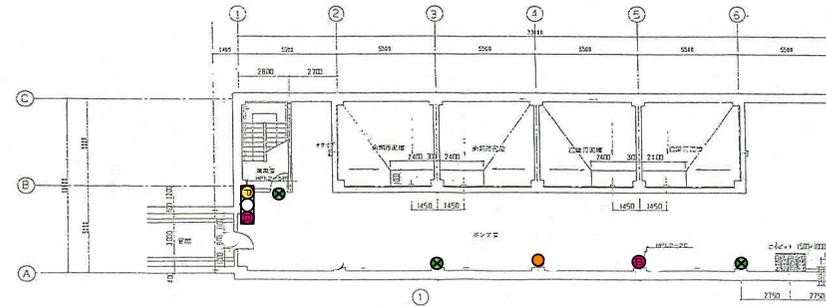

地下1階 平面図 1:100


特記
記入の位置はAEO.S-4Cタイプとする

岩手県北上川上流流域下水道事務所	
北上浄化センターほか消防用設備定期点検業務委託	
63 / 77	水沢浄化センター汚泥濃縮機棟 地下1階
令和7年度	
縮尺	No scale

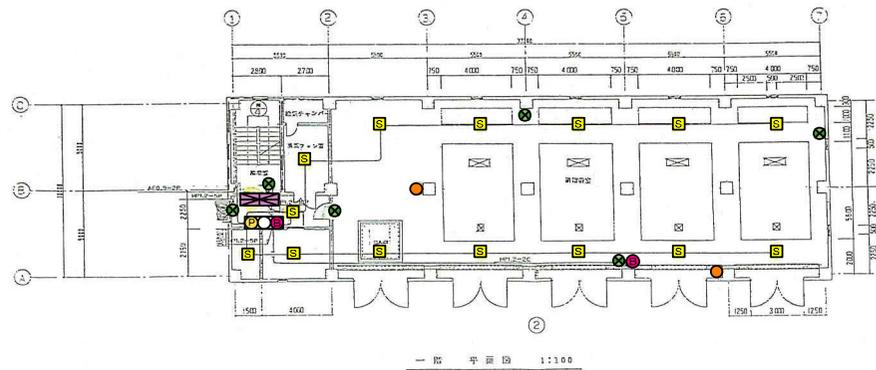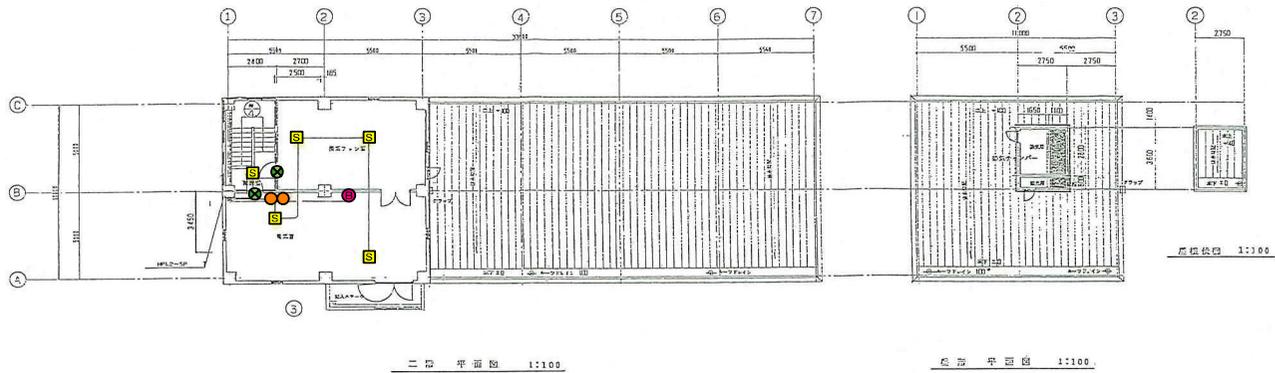


凡例	
	受信機
	消火栓
	発信機
	消火器
	誘導灯
	定温感知器
	差動感知器
	煙感知器
	スピーカ
	音響装置

岩手県北上川上流流域下水道事務所	
北上浄化センターほか消防用設備定期点検業務委託	
64 / 77	水沢浄化センター汚泥濃縮機棟 1階、2階
令和7年度	
縮尺	No scale

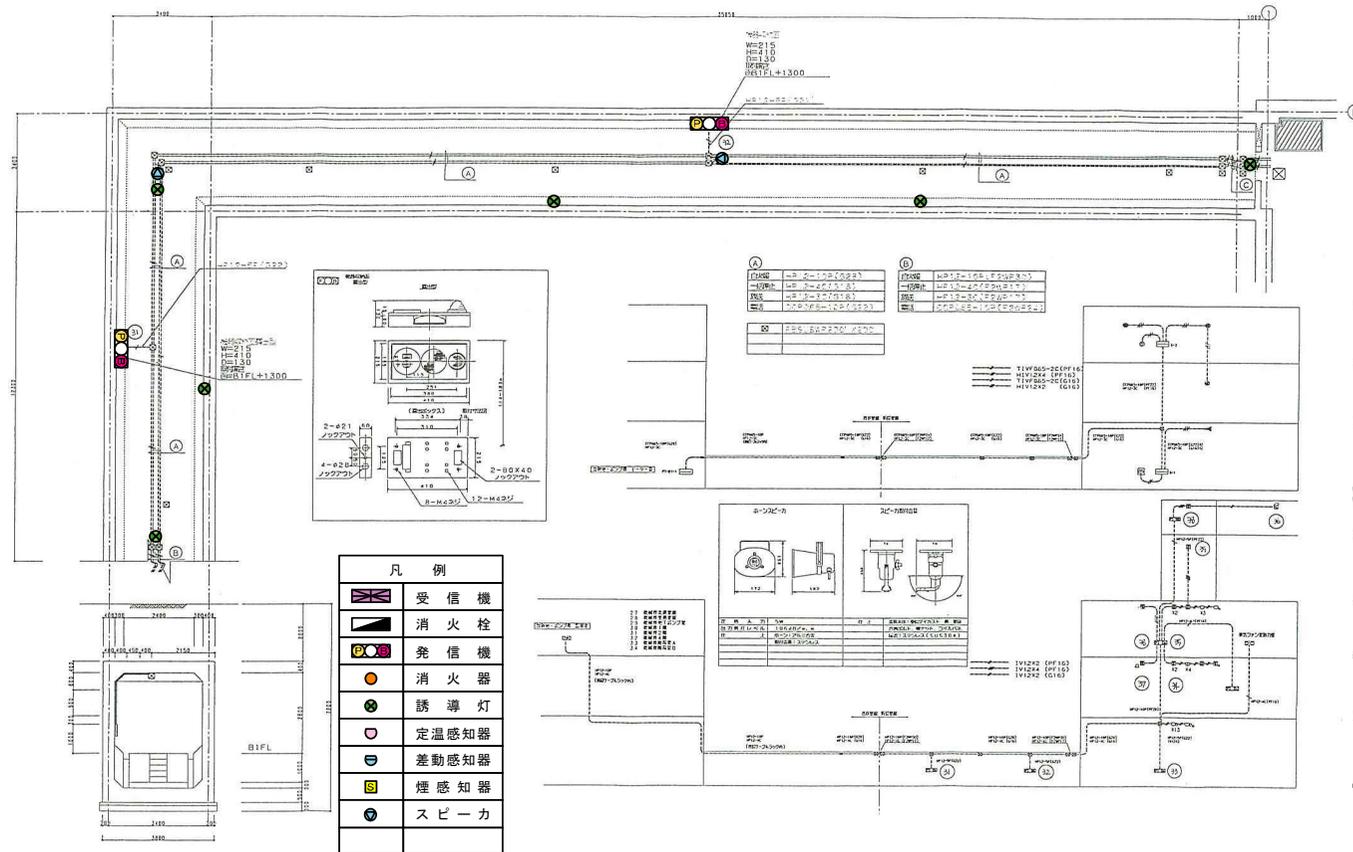


凡 例	
	受信機
	消火栓
	発信機
	消火器
	誘導灯
	定温感知器
	差動感知器
	煙感知器
	スピーカ

岩手県北上川上流流域下水道事務所	
北上浄化センターほか消防用設備定期点検業務委託	
65 / 77	水沢浄化センター消化タンク棟 管廊
令和7年度	
縮尺	No scale

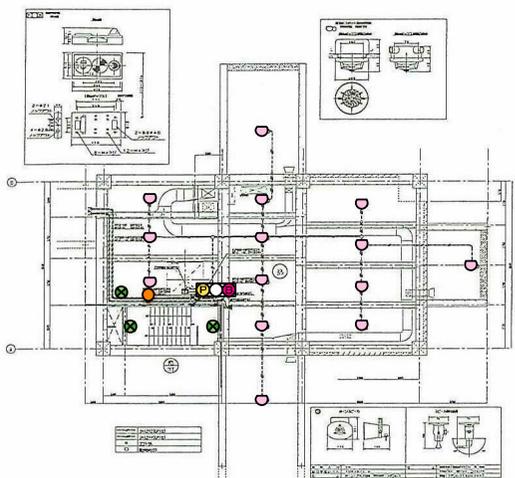


地下1F


凡 例	
	受信機
	消火栓
	発信機
	消火器
	誘導灯
	定温感知器
	差動感知器
	煙感知器
	スピーカ

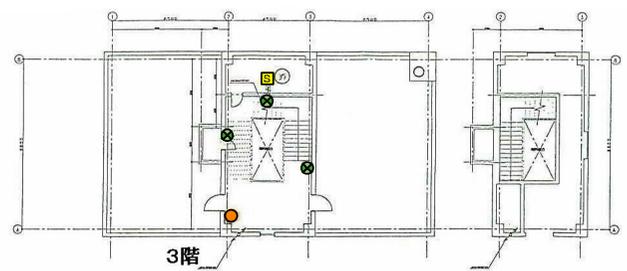


3階

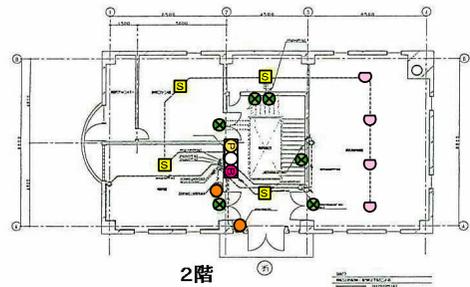



2階

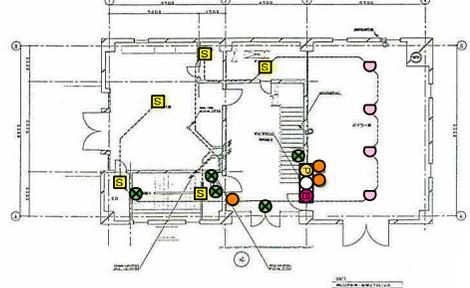

1階

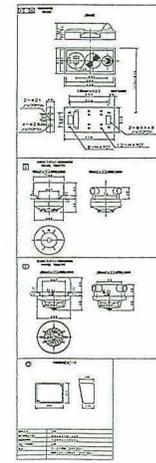


岩手県北上川上流流域下水道事務所	
北上浄化センターほか消防用設備定期点検業務委託	
66 / 77	水沢浄化センター消化タンク棟 地下1階、1-3階
令和7年度	
縮尺	No scale

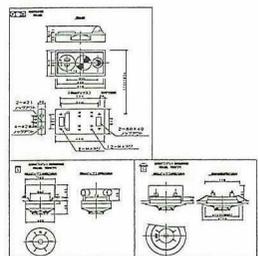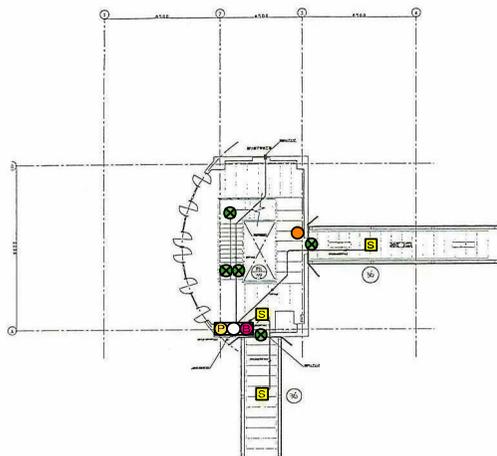

凡 例	
	受 信 機
	消 火 栓
	発 信 機
	消 火 器
	誘 導 灯
	定 温 感 知 器
	差 動 感 知 器
	煙 感 知 器
	ス ピ ー カ

岩手県北上川上流流域下水道事務所	
北上浄化センターほか消防用設備定期点検業務委託	
67 / 77	水沢浄化センター消化タンク棟 4階
令和7年度	
縮 尺	No scale

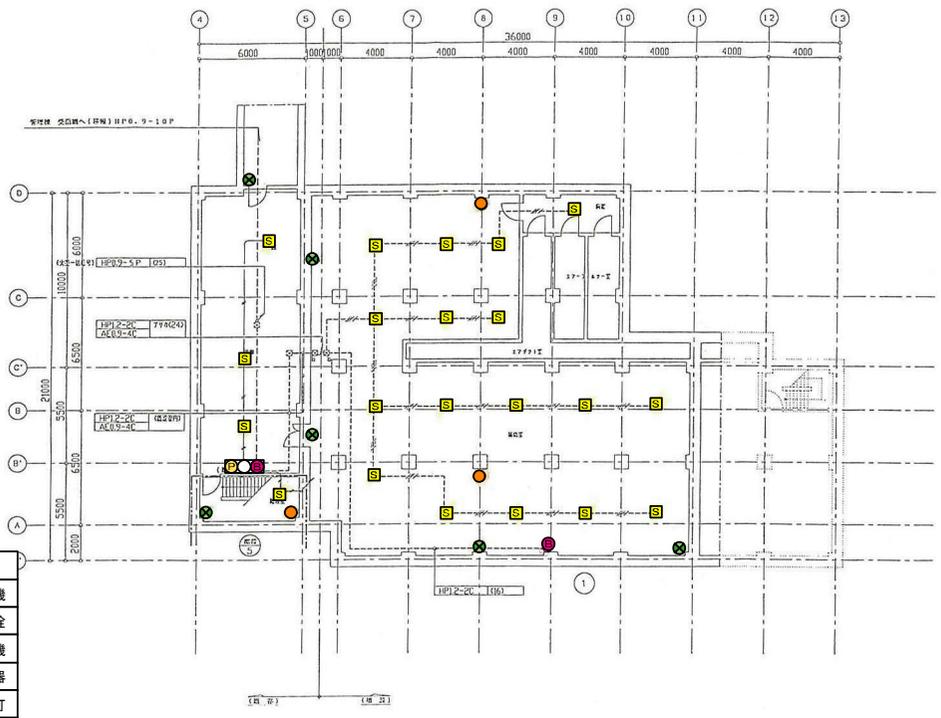

注1) 消火器の設置位置は下記のとおり。
 --- AE 0.9-4C (6)
 --- AE 0.9-4C PF(16)

注2) スピーカ等の設置位置は下記のとおり。
 8a SS 200X200X100
 8b SS 200X200X100CWPS
 8c 8d

凡 例	
	受信機
	消火栓
	発信機
	消火器
	誘導灯
	定温感知器
	差動感知器
	煙感知器
	スピーカ
	音響装置

地下1階平面図 S=1:100

岩手県北上川上流流域下水道事務所	
北上浄化センターほか消防用設備定期点検業務委託	
68 / 77	水沢浄化センター自家発送風機棟 地下1階
令和7年度	
縮尺	No scale




凡例	
	受信機
	消火栓
	発信機
	消火器
	誘導灯
	定温感知器
	差動感知器
	煙感知器
	スピーカ

岩手県北上川上流流域下水道事務所	
北上浄化センターほか消防用設備定期点検業務委託	
69 / 77	水沢浄化センター自家発送風機棟 1階
令和7年度	
縮尺	No scale

凡 例	
	受信機
	消火栓
	発信機
	消火器
	誘導灯
	定温感知器
	差動感知器
	煙感知器
	スピーカ




岩手県北上川上流流域下水道事務所	
北上浄化センターほか消防用設備定期点検業務委託	
70 / 77	水沢浄化センター自家発送風機棟 2階
令和7年度	
縮尺	No scale

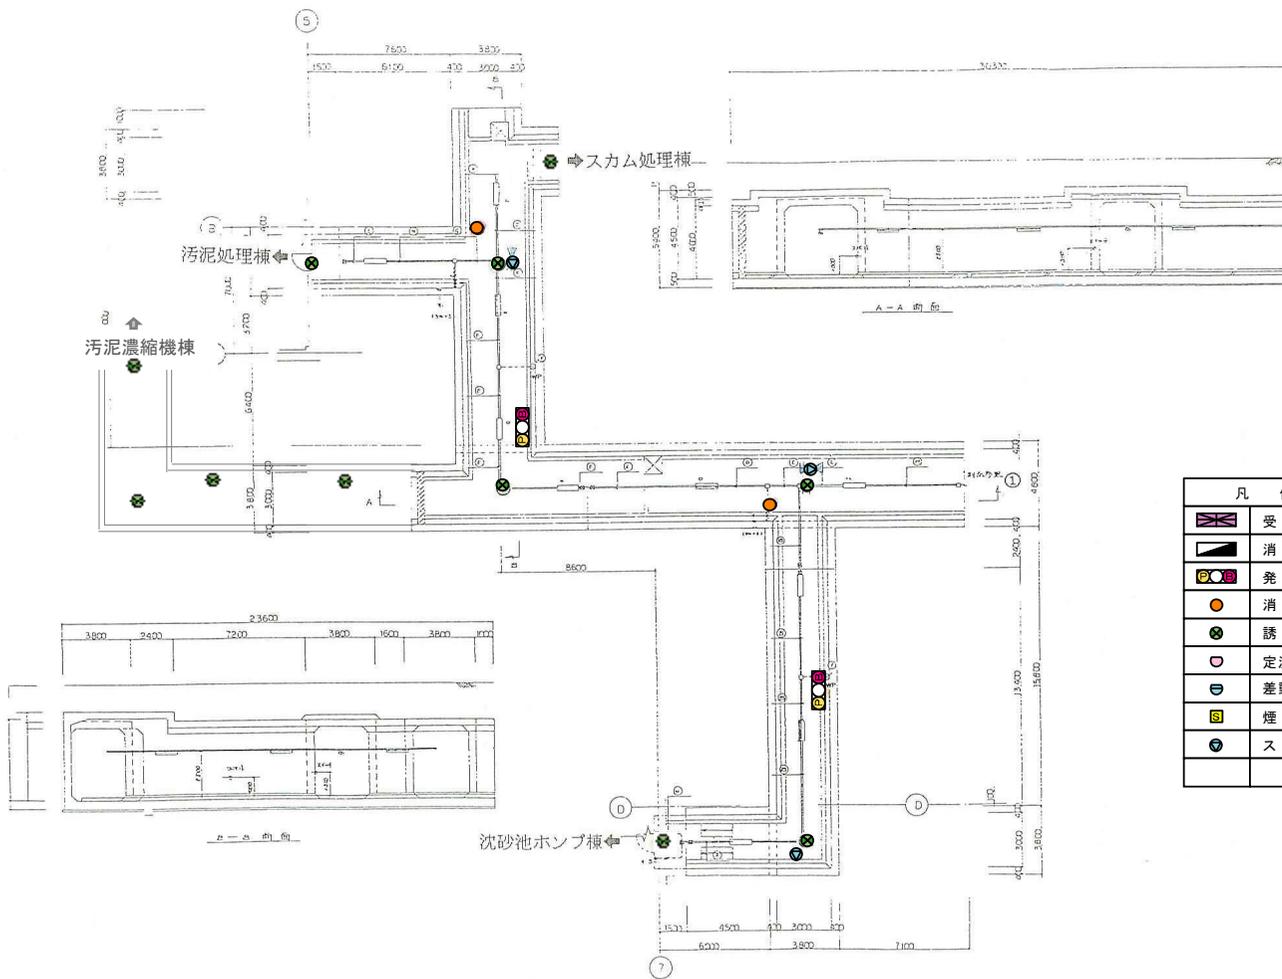


凡例	
	受信機
	消火栓
	発信機
	消火器
	誘導灯
	定温感知器
	差動感知器
	煙感知器
	スピーカ


岩手県北上川上流流域下水道事務所	
北上浄化センターほか消防用設備定期点検業務委託	
71 / 77	水沢浄化センター連絡管廊(1)
令和7年度	
縮尺	No scale

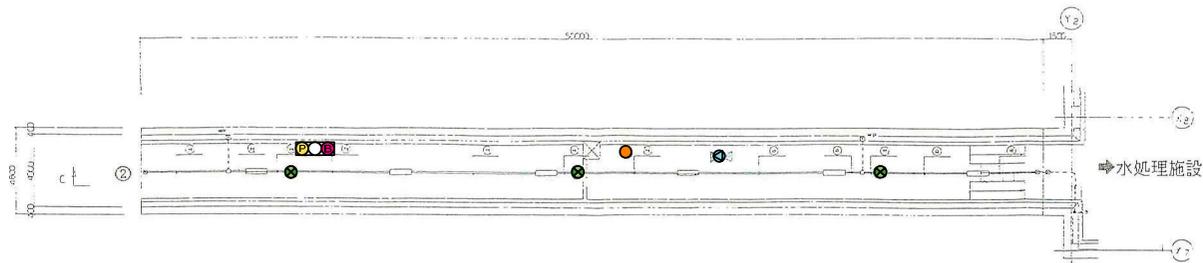



①	55°-5-110	4-2-241
②	55°-5	4-4-242
③	55°-5-110	4-2-241
④	55°-5	4-4-242
⑤	55°-5-110	4-2-241
⑥	55°-5	4-4-242
⑦	55°-5-110	4-2-241
⑧	55°-5	4-4-242
⑨	55°-5-110	4-2-241
⑩	55°-5	4-4-242

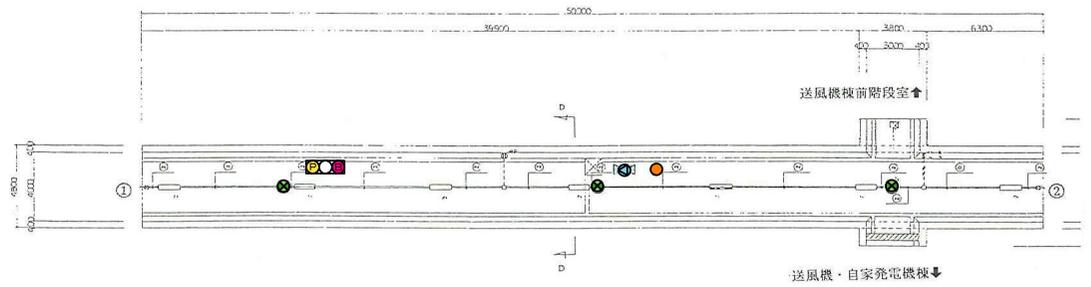

凡 例	
	受信機
	消火栓
	発信機
	消火器
	誘導灯
	定温感知器
	差動感知器
	煙感知器
	スピーカー

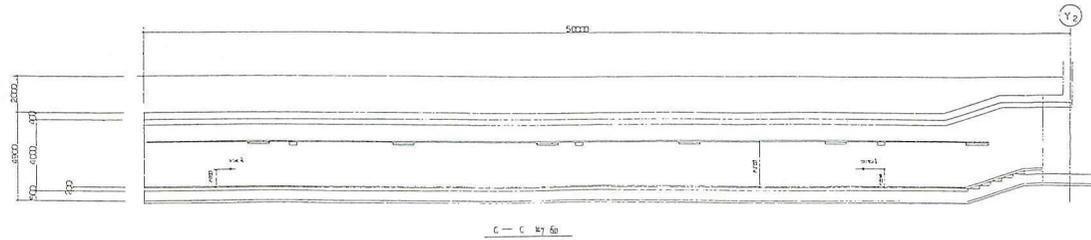

岩手県北上川上流流域下水道事務所	
北上浄化センターほか消防用設備定期点検業務委託	
72 / 77	水沢浄化センター連絡管廊(2)
令和7年度	
縮尺	No scale

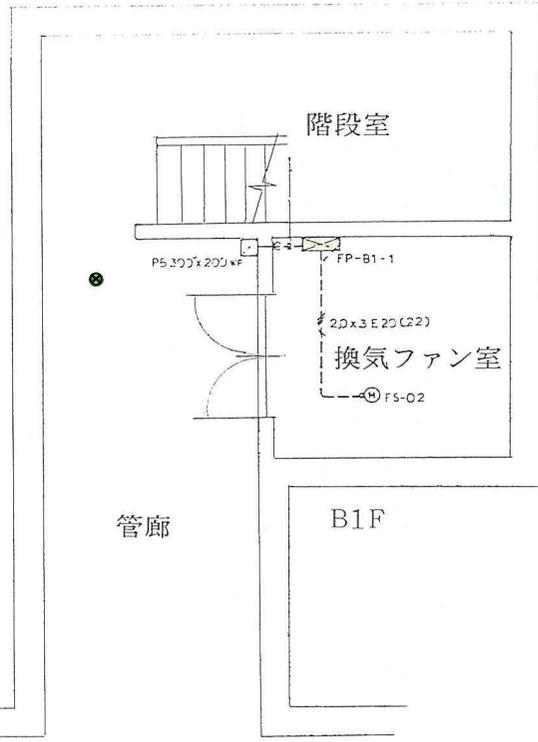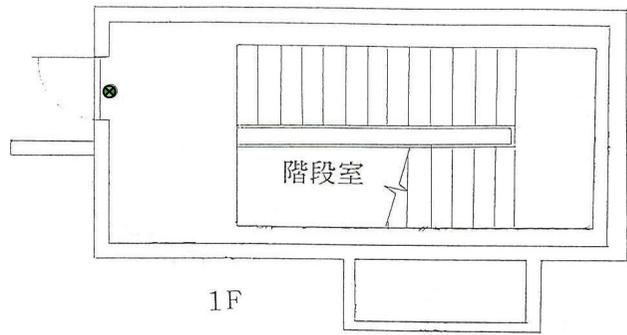


汚泥処理棟 ←


⇒ 水処理棟

凡 例	
	受 信 機
	消 火 栓
	発 信 機
	消 火 器
	誘 導 灯
	定 温 感 知 器
	差 動 感 知 器
	煙 感 知 器
	ス ピ ー カ


岩手県北上川上流流域下水道事務所	
北上浄化センターほか消防用設備定期点検業務委託	
73 / 77	水沢浄化センター自家発送風機棟前階段室
令和7年度	
縮 尺	No scale

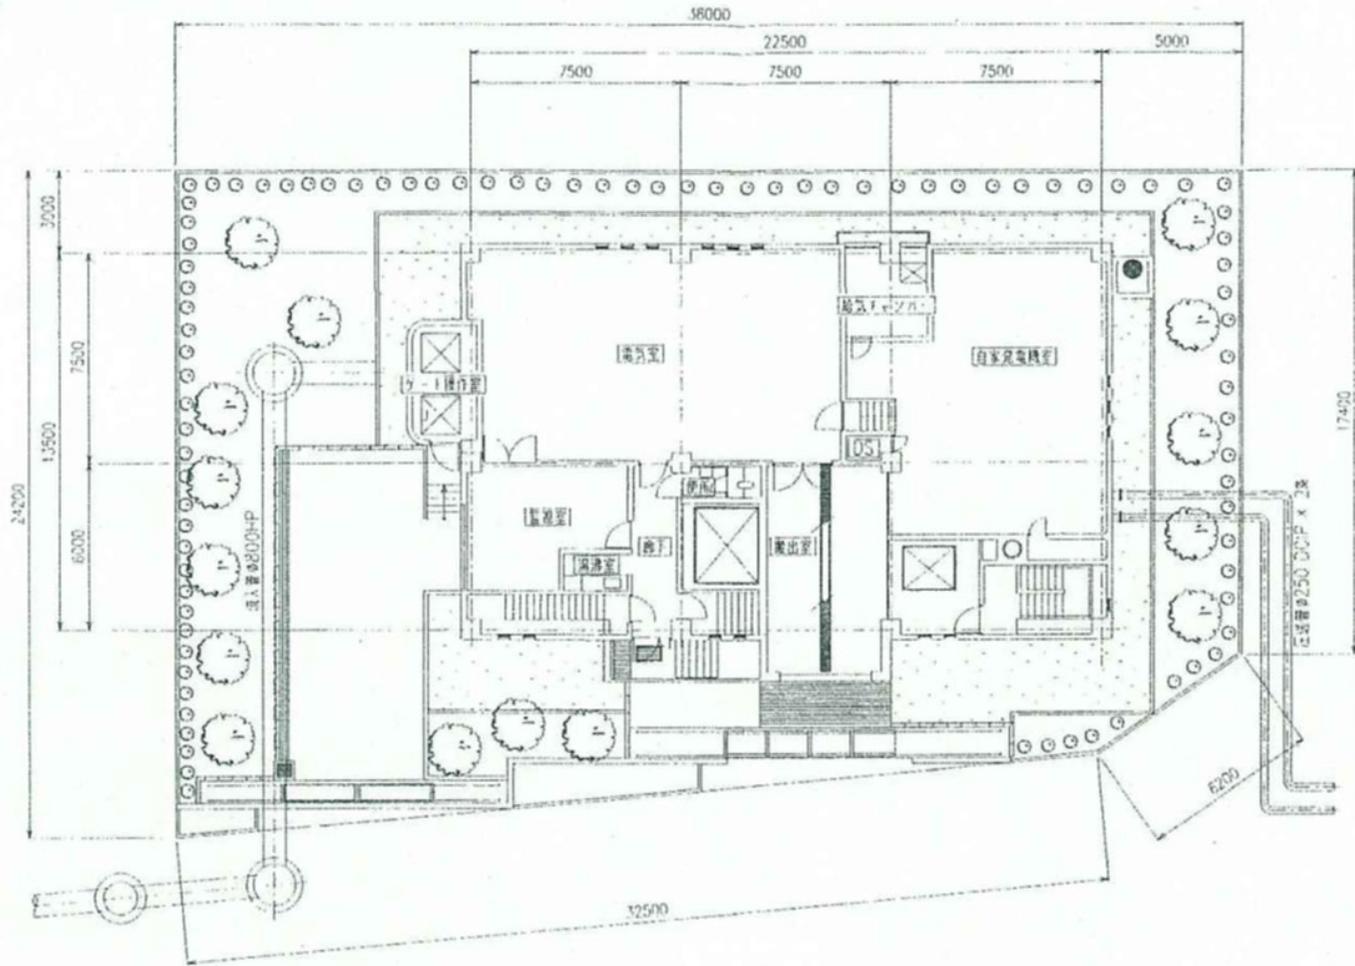


岩手県北上川上流流域下水道事務所	
北上浄化センターほか消防用設備定期点検業務委託	
74 / 77	江刺ポンプ場全体配置図
令和7年度	
縮尺	No scale

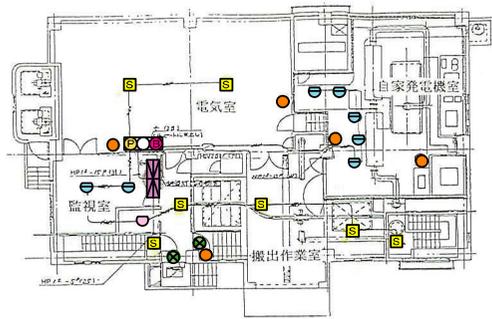

1階平面図

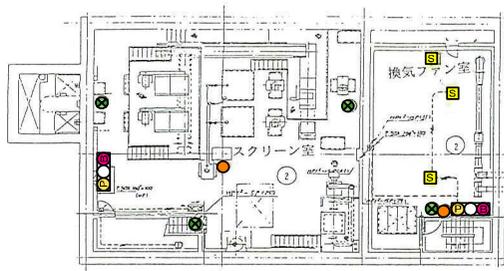


地下2階平面図

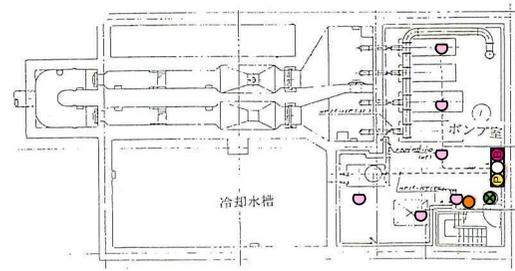



地下3階平面図

凡 例	
	受信機
	消火栓
	発信機
	消火器
	誘導灯
	定温感知器
	差動感知器
	煙感知器
	スピーカ


岩手県北上川上流流域下水道事務所	
北上浄化センターほか消防用設備定期点検業務委託	
75 / 77	江刺ポンプ場 地下2階、地下1階、1階
令和7年度	
縮尺	No scale

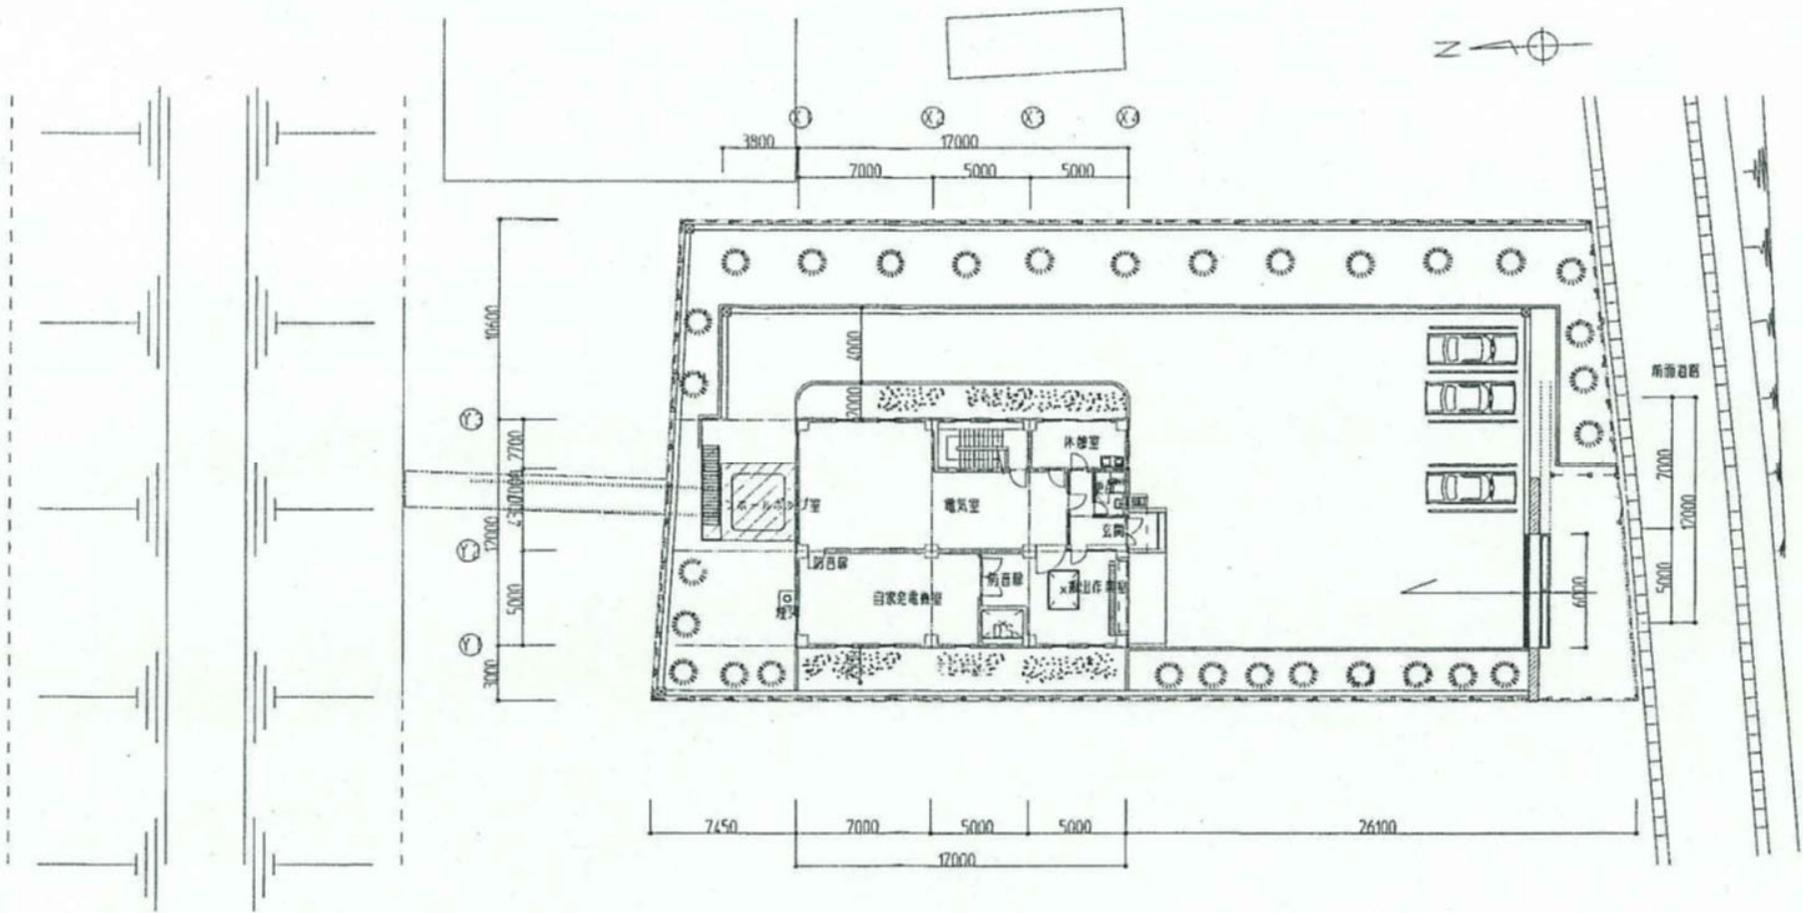

岩手県北上川上流流域下水道事務所	
北上浄化センターほか消防用設備定期点検業務委託	
76 / 77	佐倉河ポンプ場全体配置図
令和7年度	
縮尺	No scale

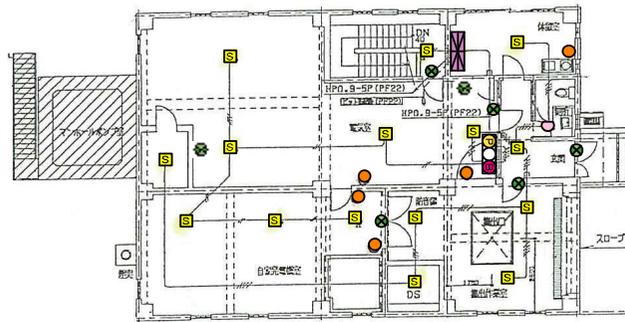 

1階 平面図 S=1/100

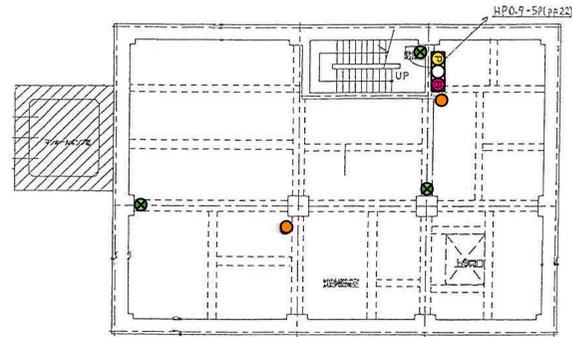

地下1階平面図 S=1/100

凡 例	
	受信機
	消火栓
	発信機
	消火器
	誘導灯
	定温感知器
	差動感知器
	煙感知器
	スピーカー

岩手県北上川上流流域下水道事務所	
北上浄化センターほか消防用設備定期点検業務委託	
77 / 77	佐倉河ポンプ場 地下1階、1階
令和7年度	
縮尺	No scale